

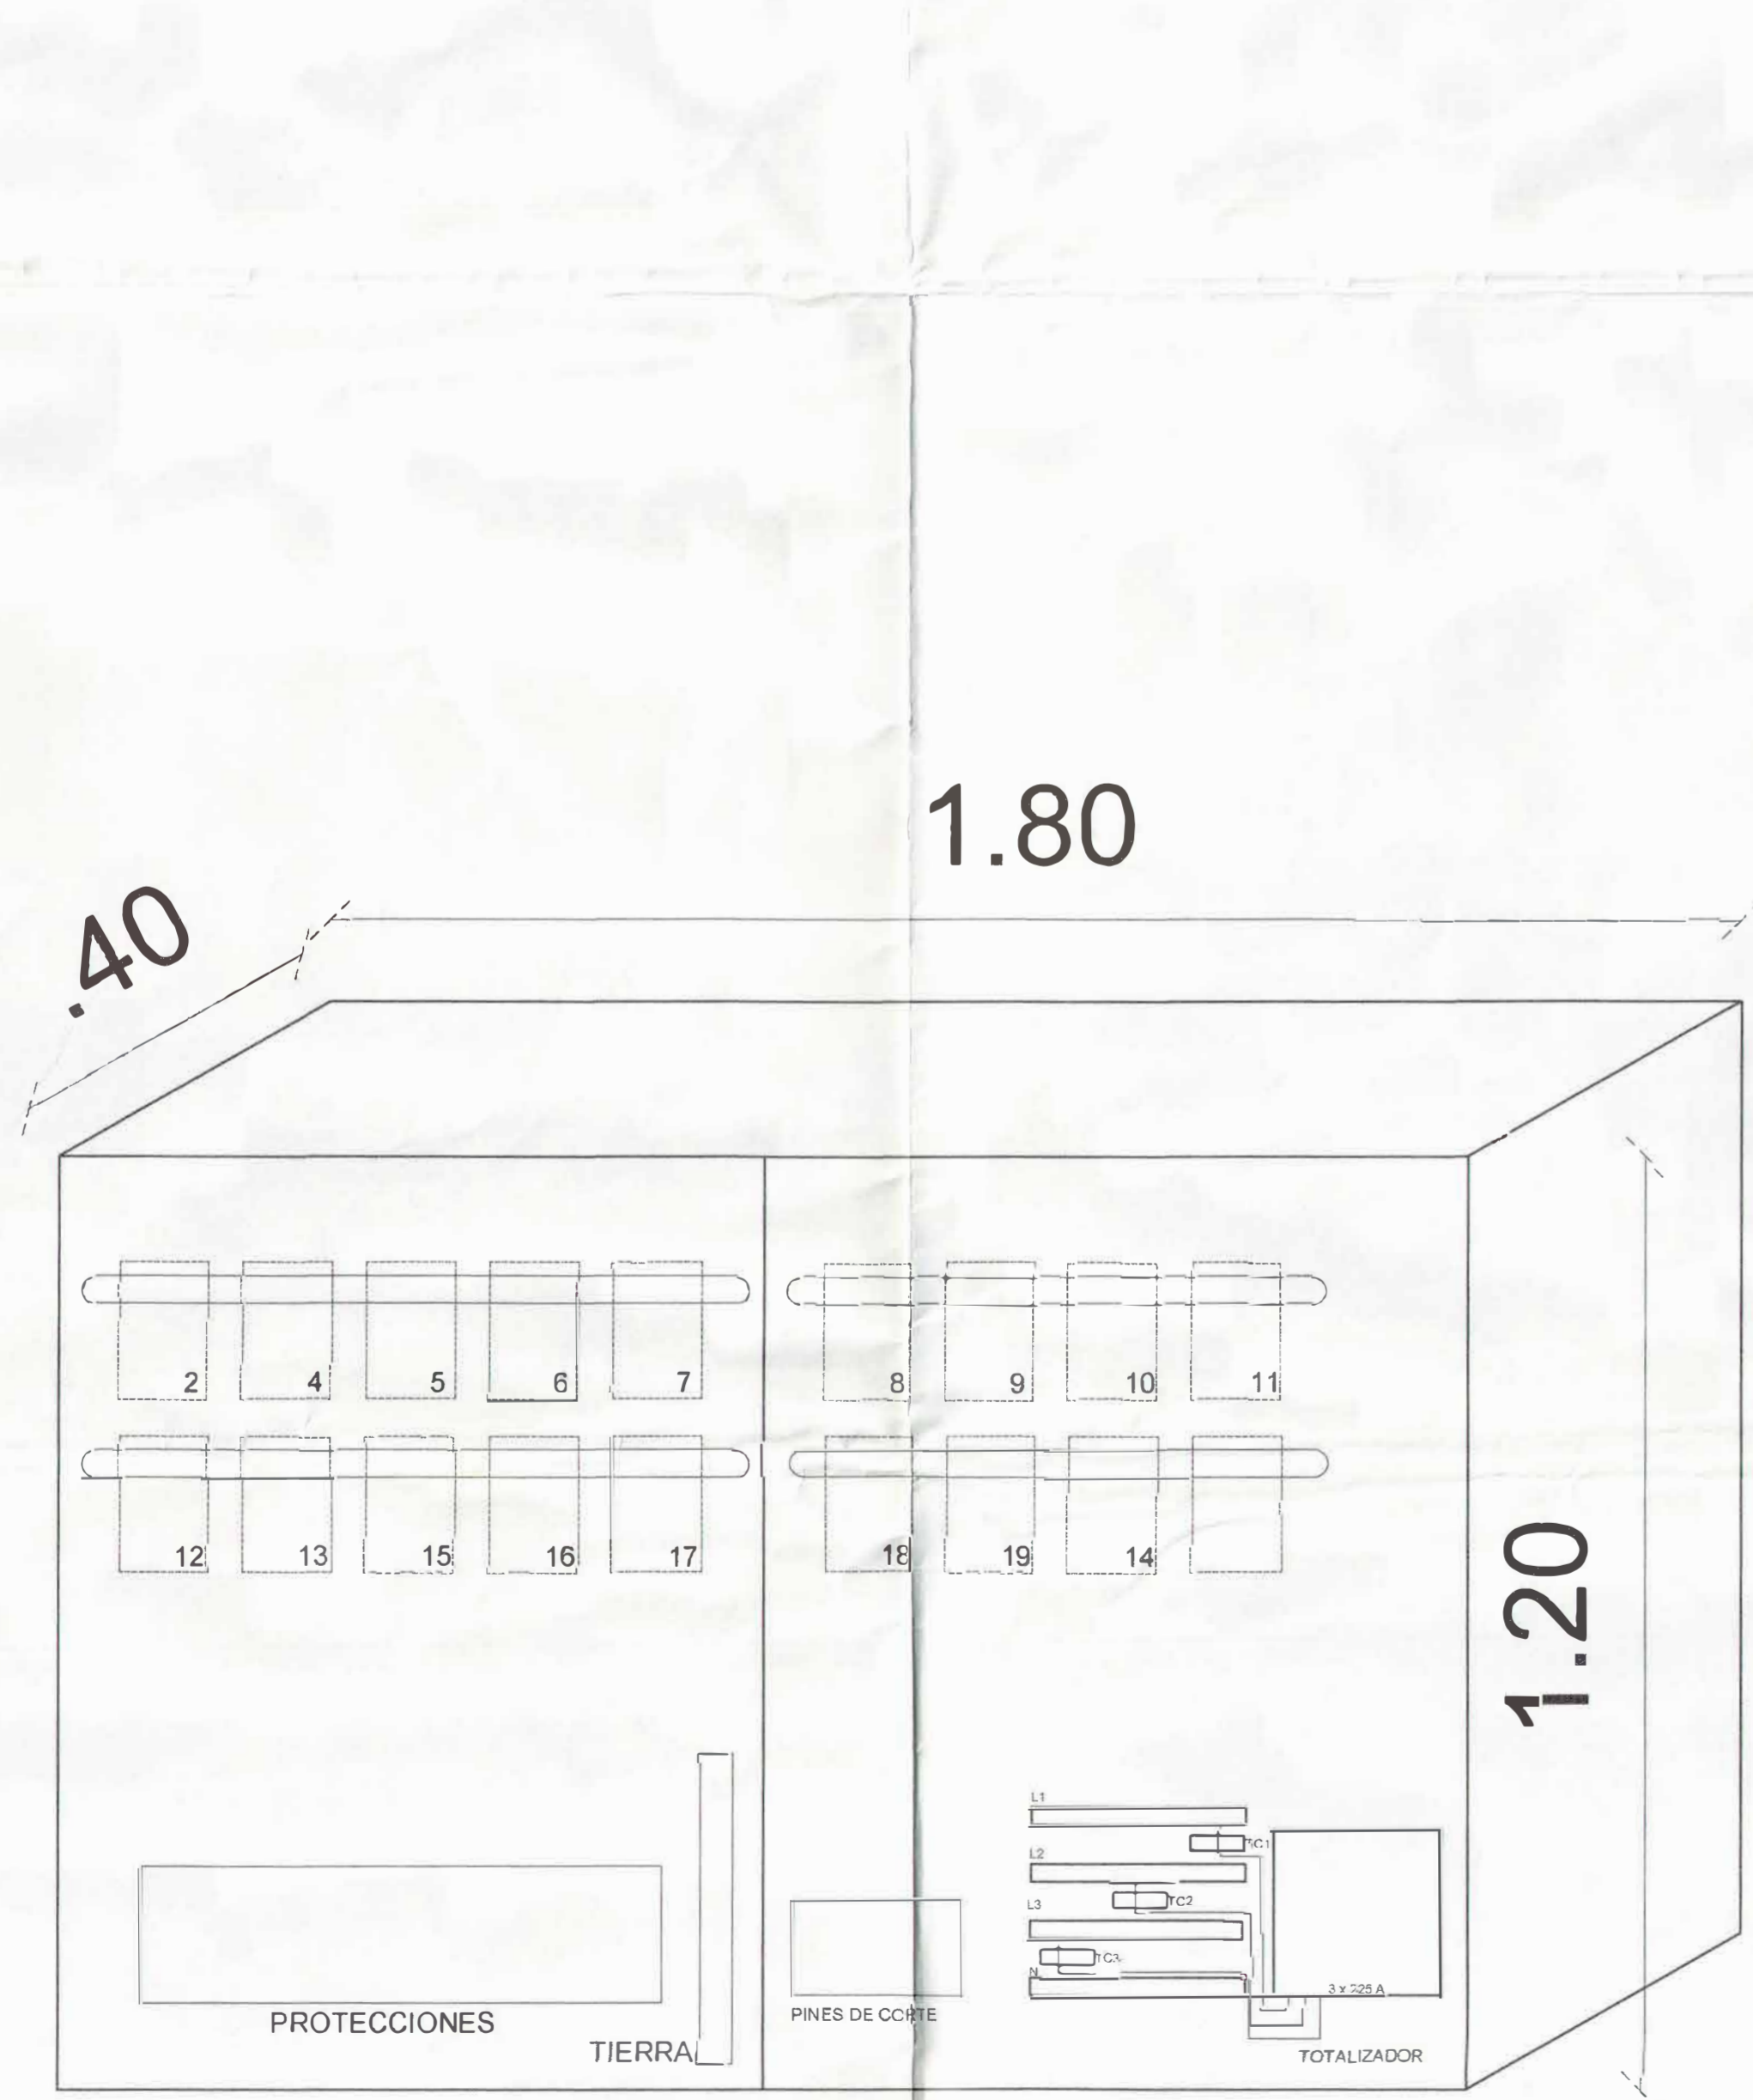


TABLERO GENERAL BAJA TENSION DIAGRAMA UNIFILAR

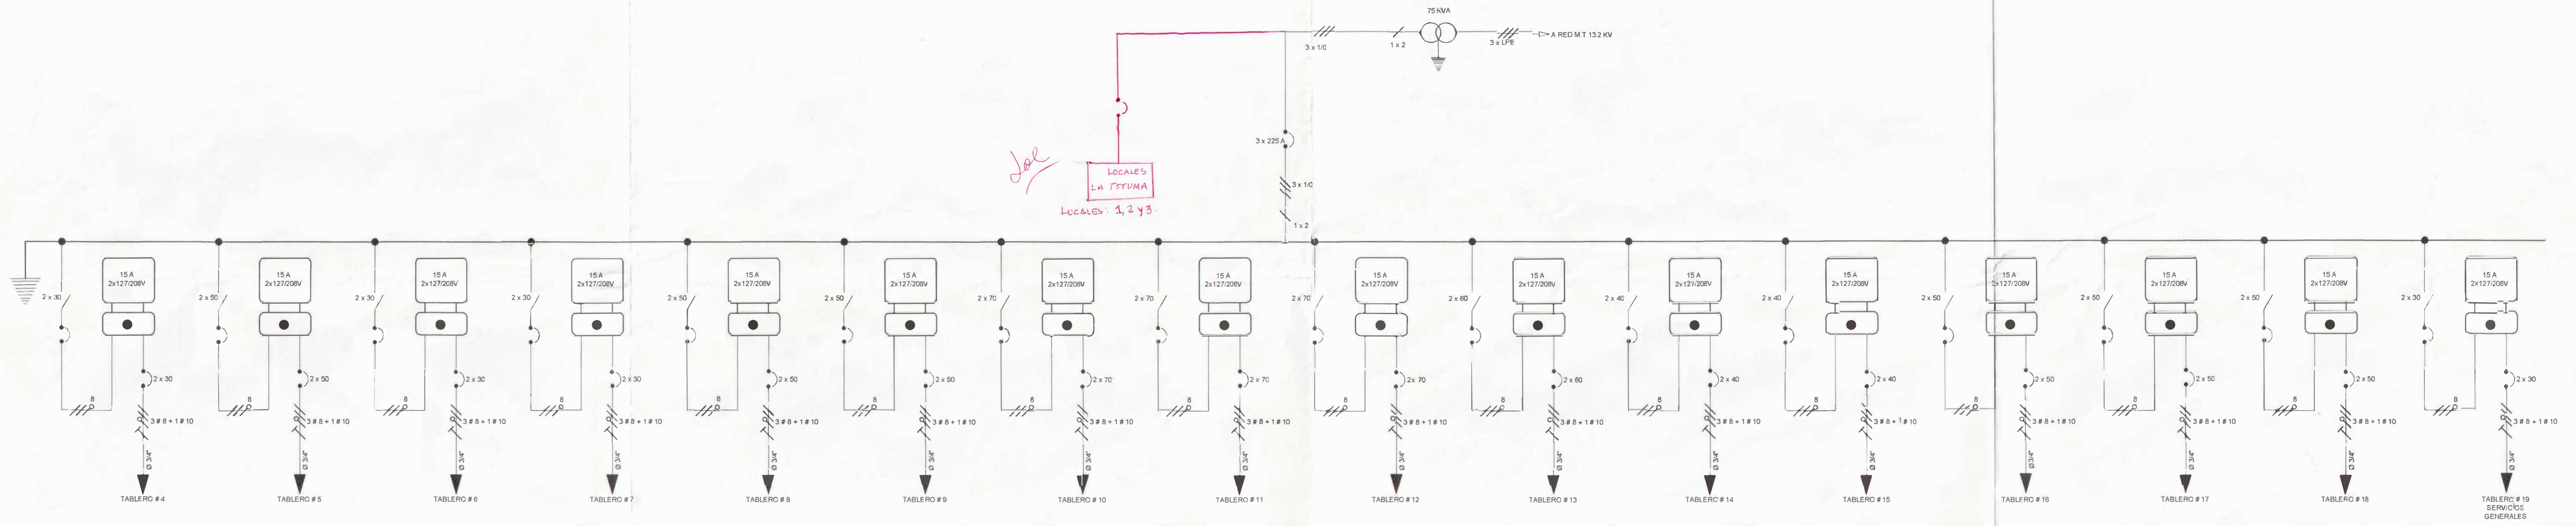


TABLERO GENERAL BAJA TENSION

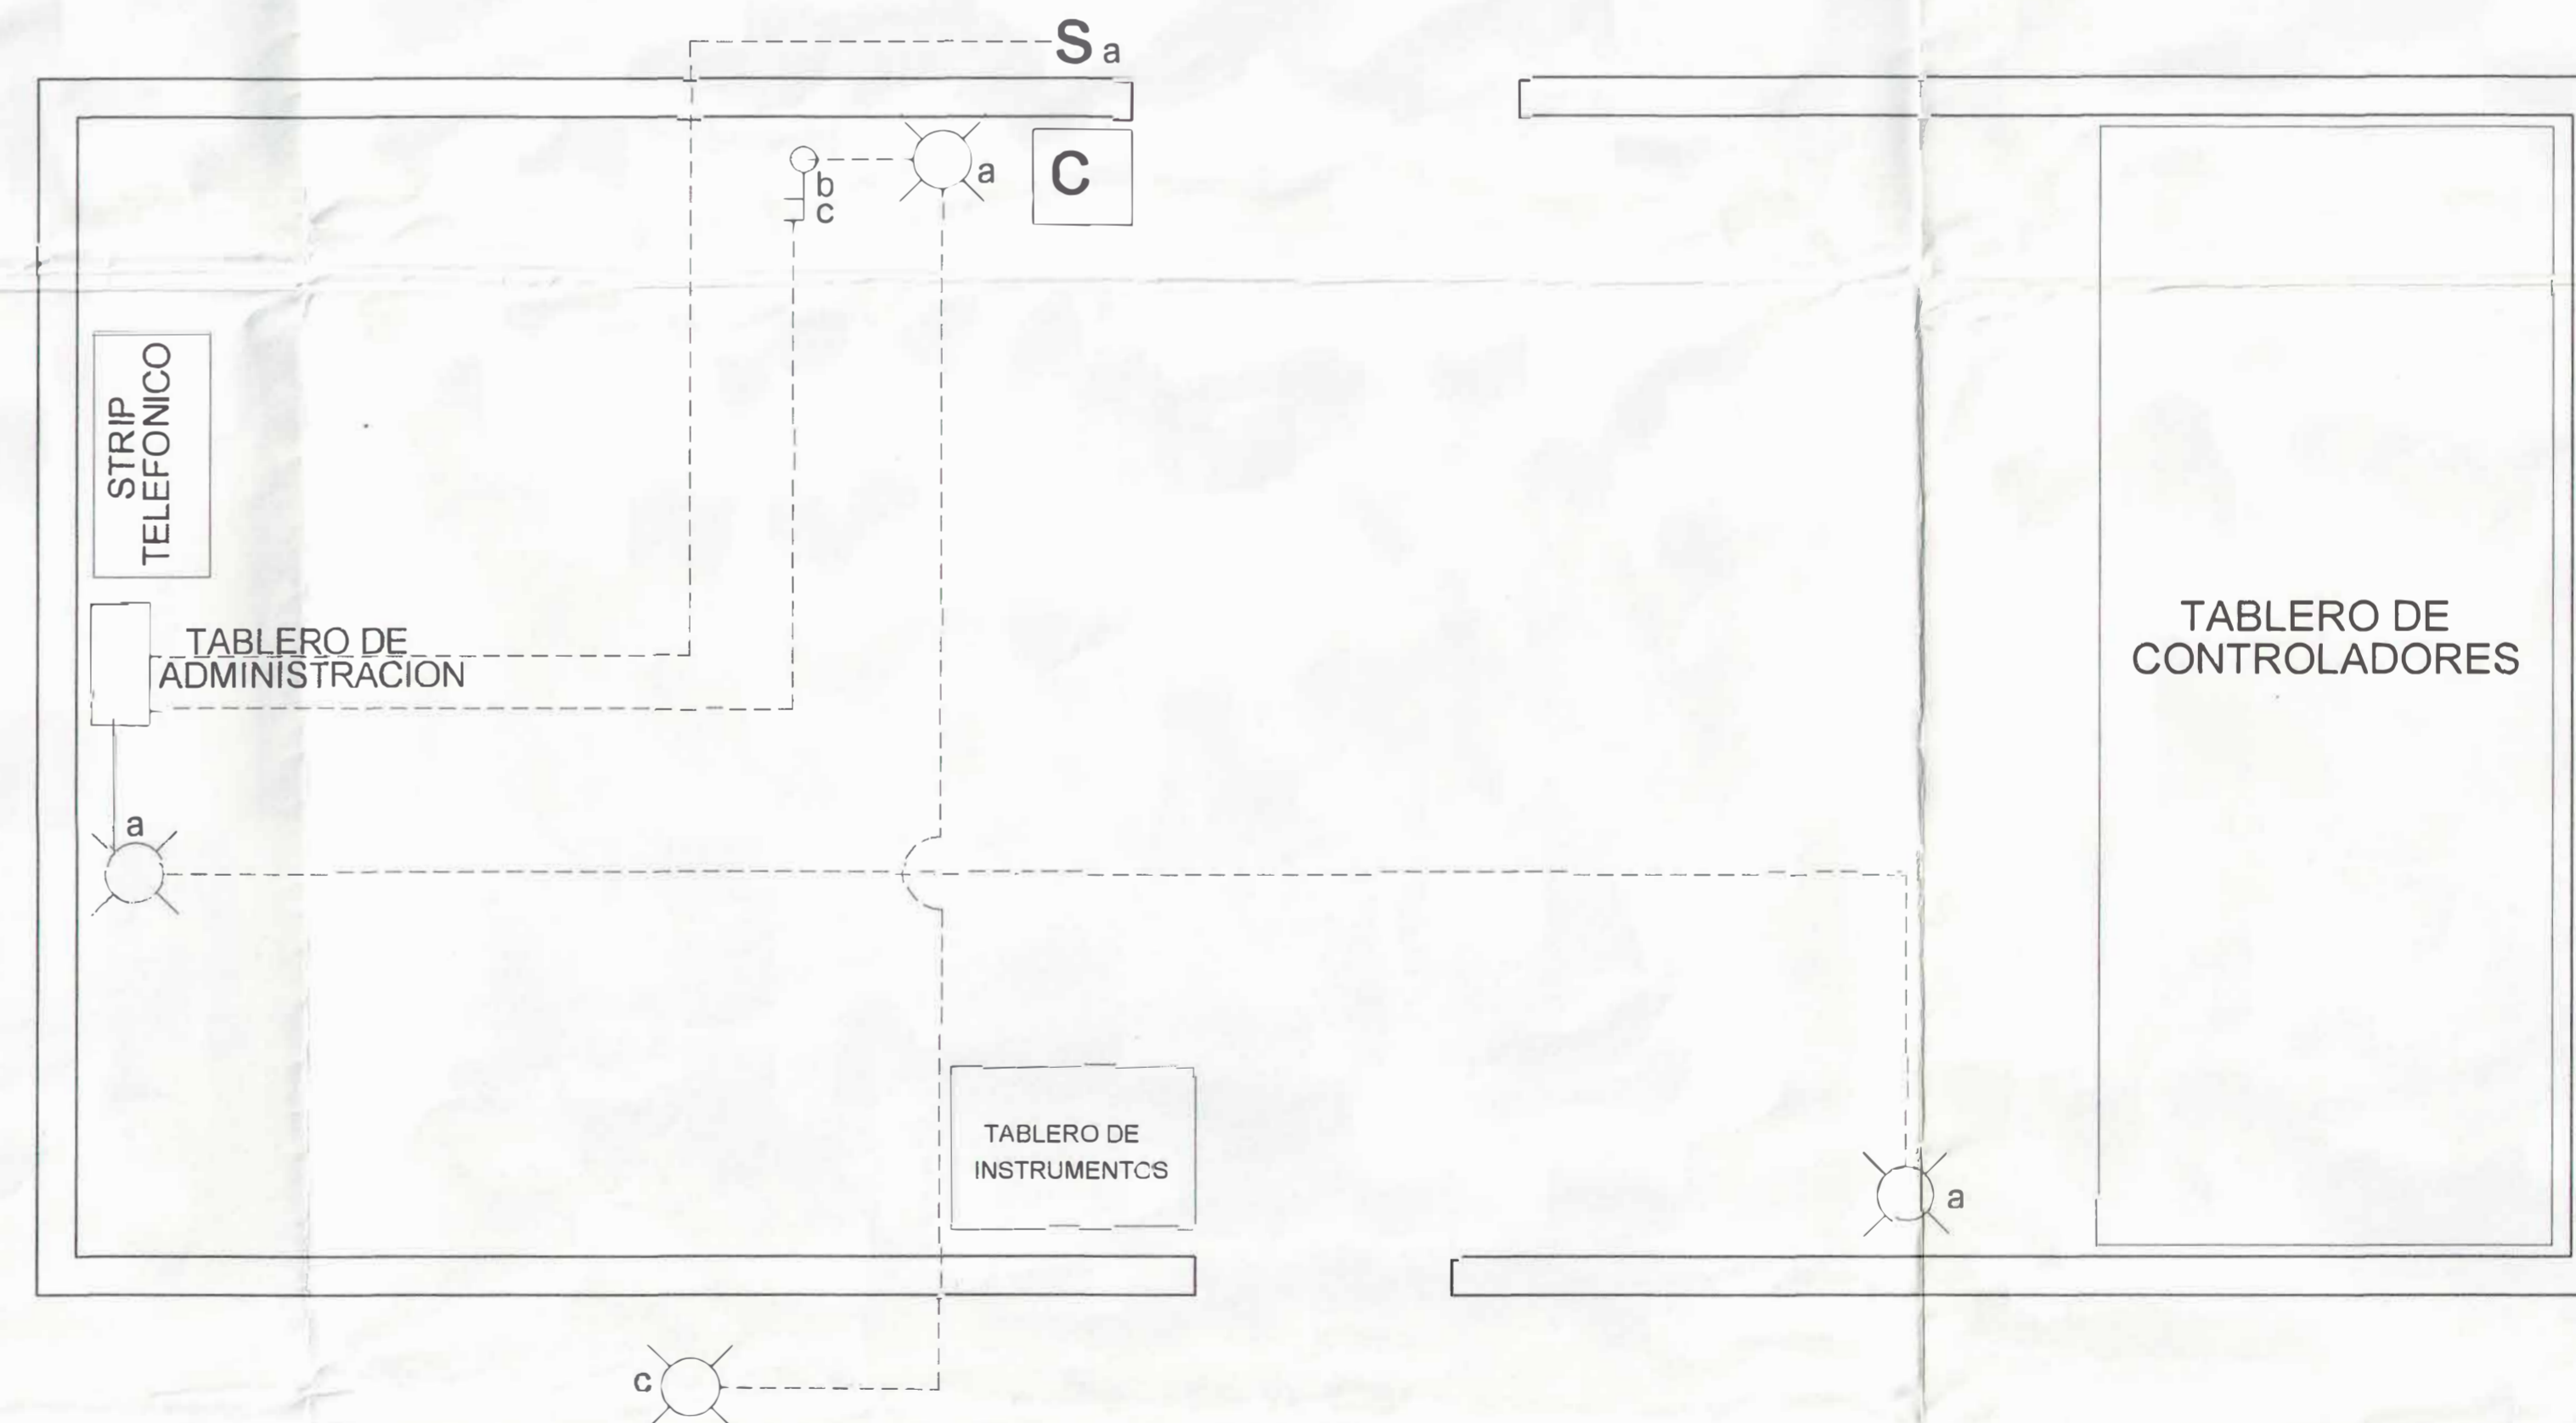


PLANTA DE SUBESTACION

ASESORIAS ELECTRICAS Y CIVILES JD E.U.	
NIT. 829.000.866-4 CEL. 962 21 30 e-mail: jorge.dariosuarez@hotmail.com	
OBRA: CENTRO COMERCIAL CAVIPETROL	TIPO DE OBRA: CONTRATO CCC. N° 03-12
PROPIETARIO: CENTRO COMERCIAL CAVIPETROL	
CONTIENE: TABLERO GENERAL BT (DIAGRAMA UNIFILAR)	
INGENIERO RESPONSABLE: JORGE DARIO SUAREZ P.	
FIRMA: <i>[Signature]</i>	DIBUJO: L.E.A 3177122958 ESCALA: SIN FECHA: MARZO/2012 PLANO No: 1/1
MATRICULA No: AN205-27916	


OK Recibido: 03-MAYO-2012 Jol

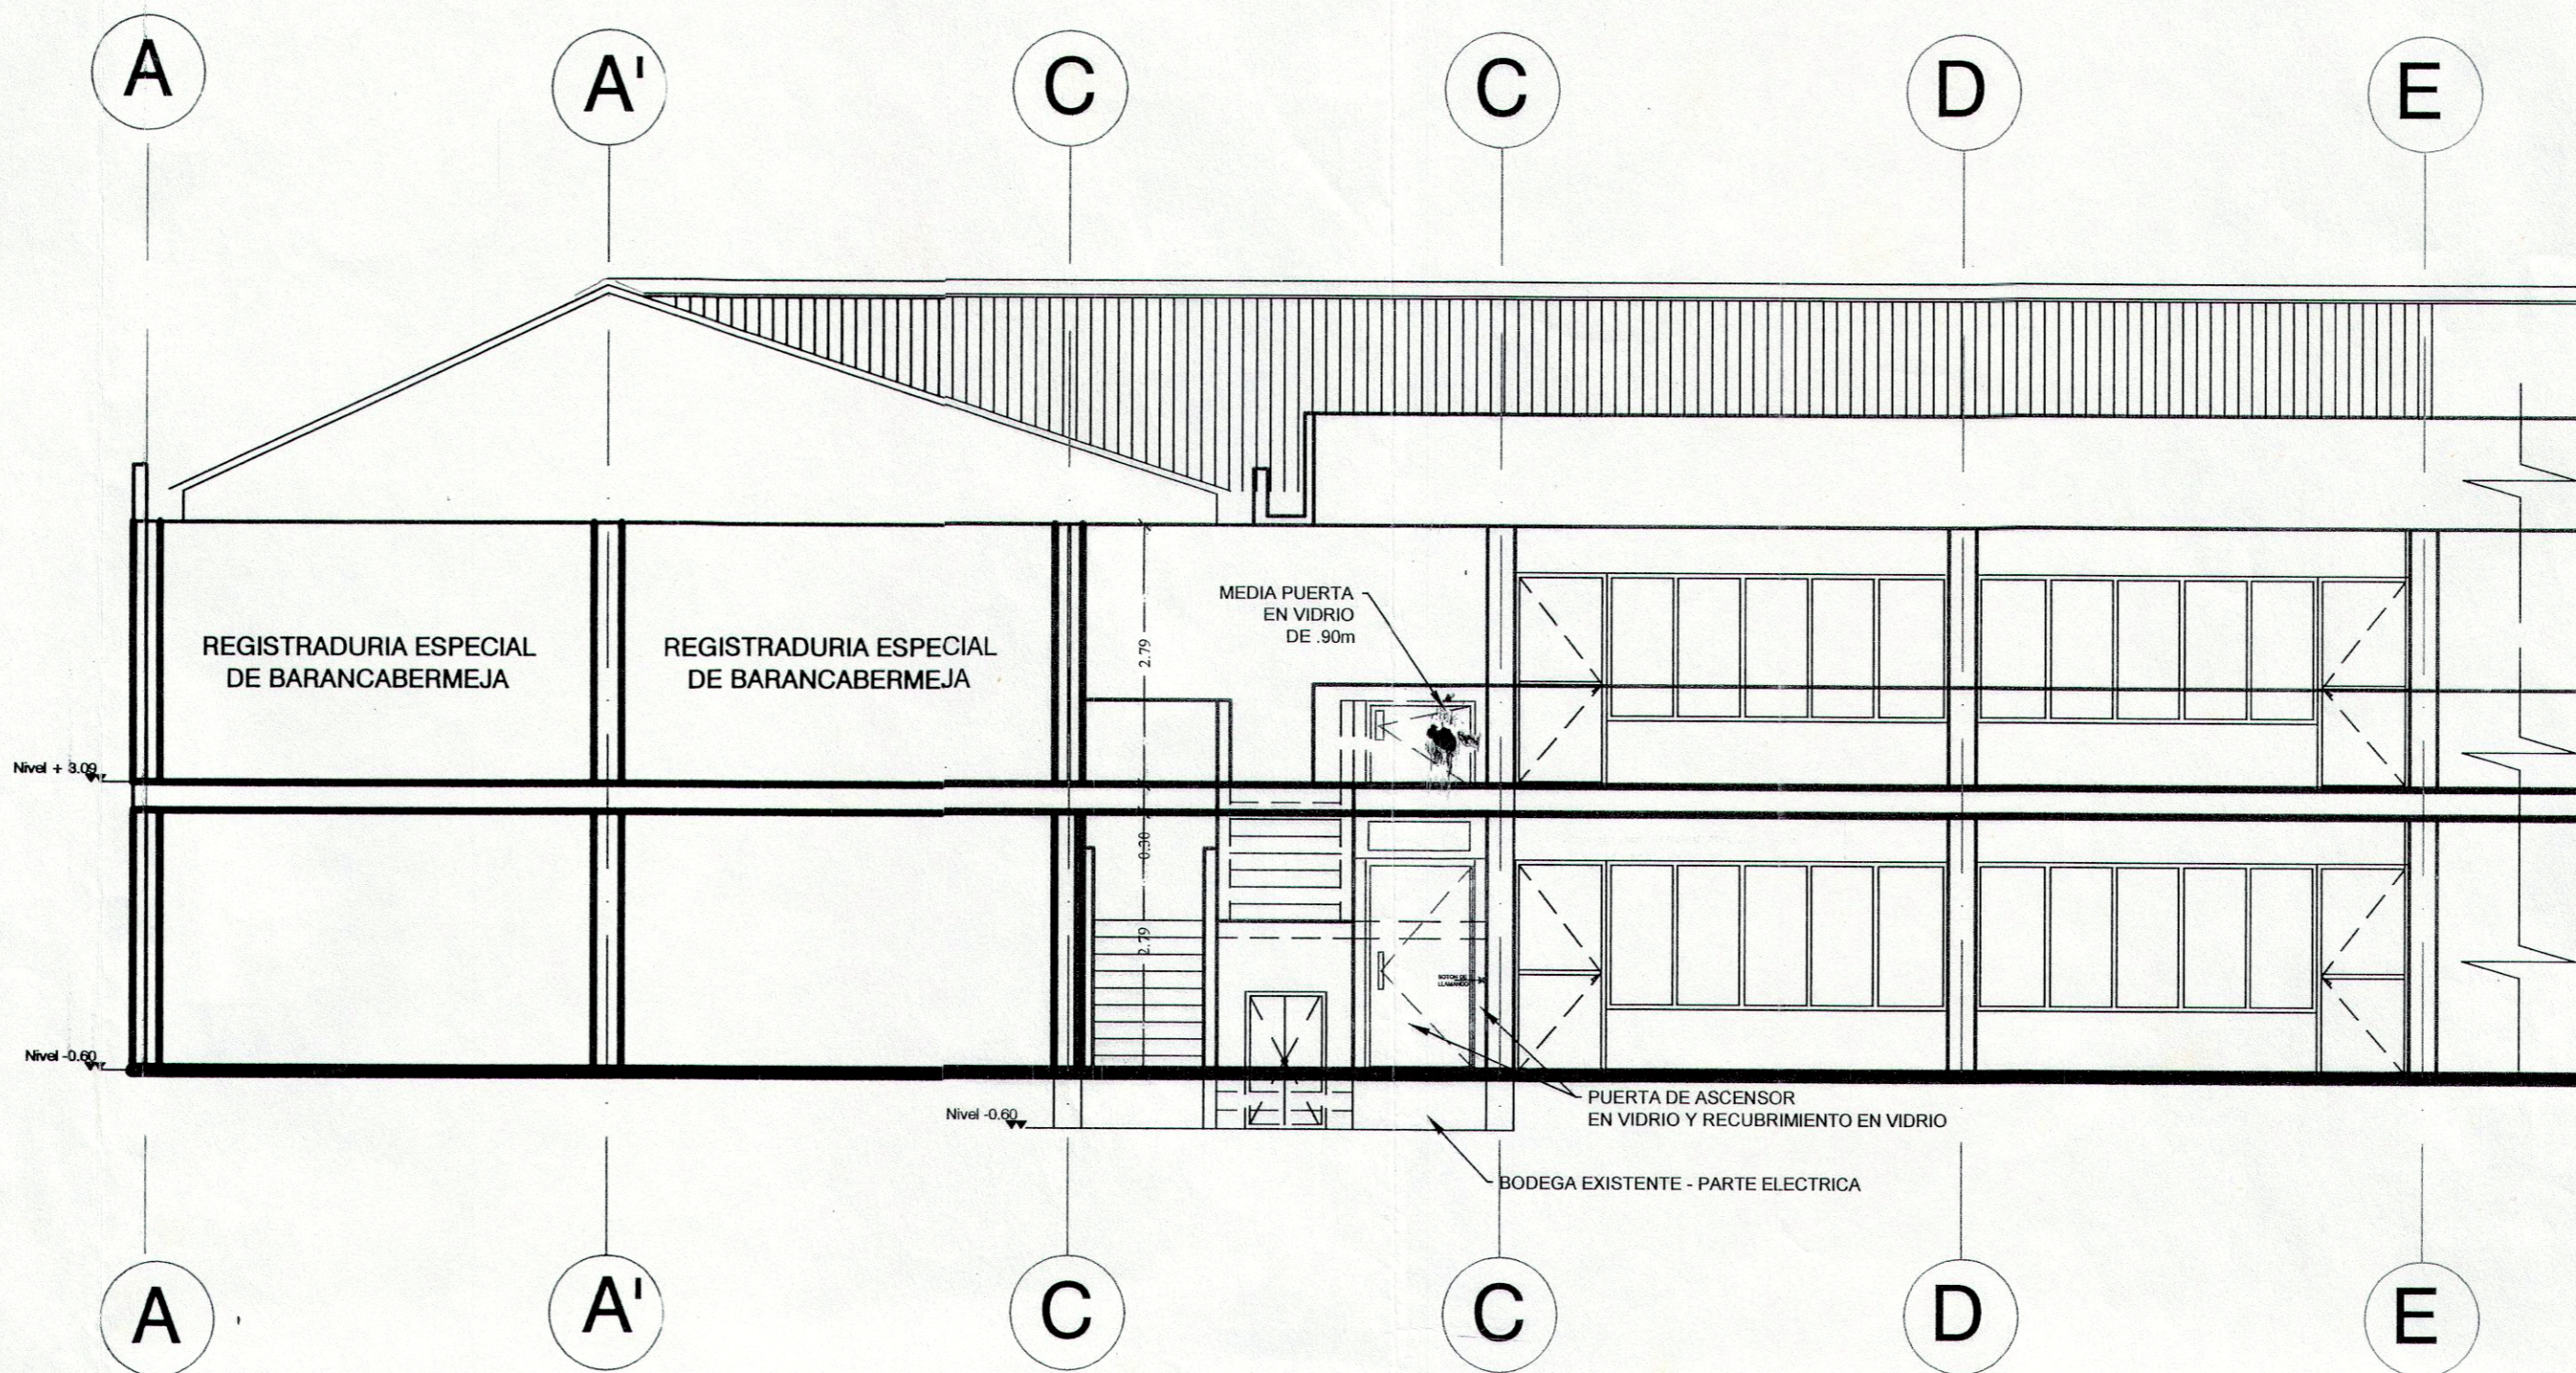

Corte F - F'

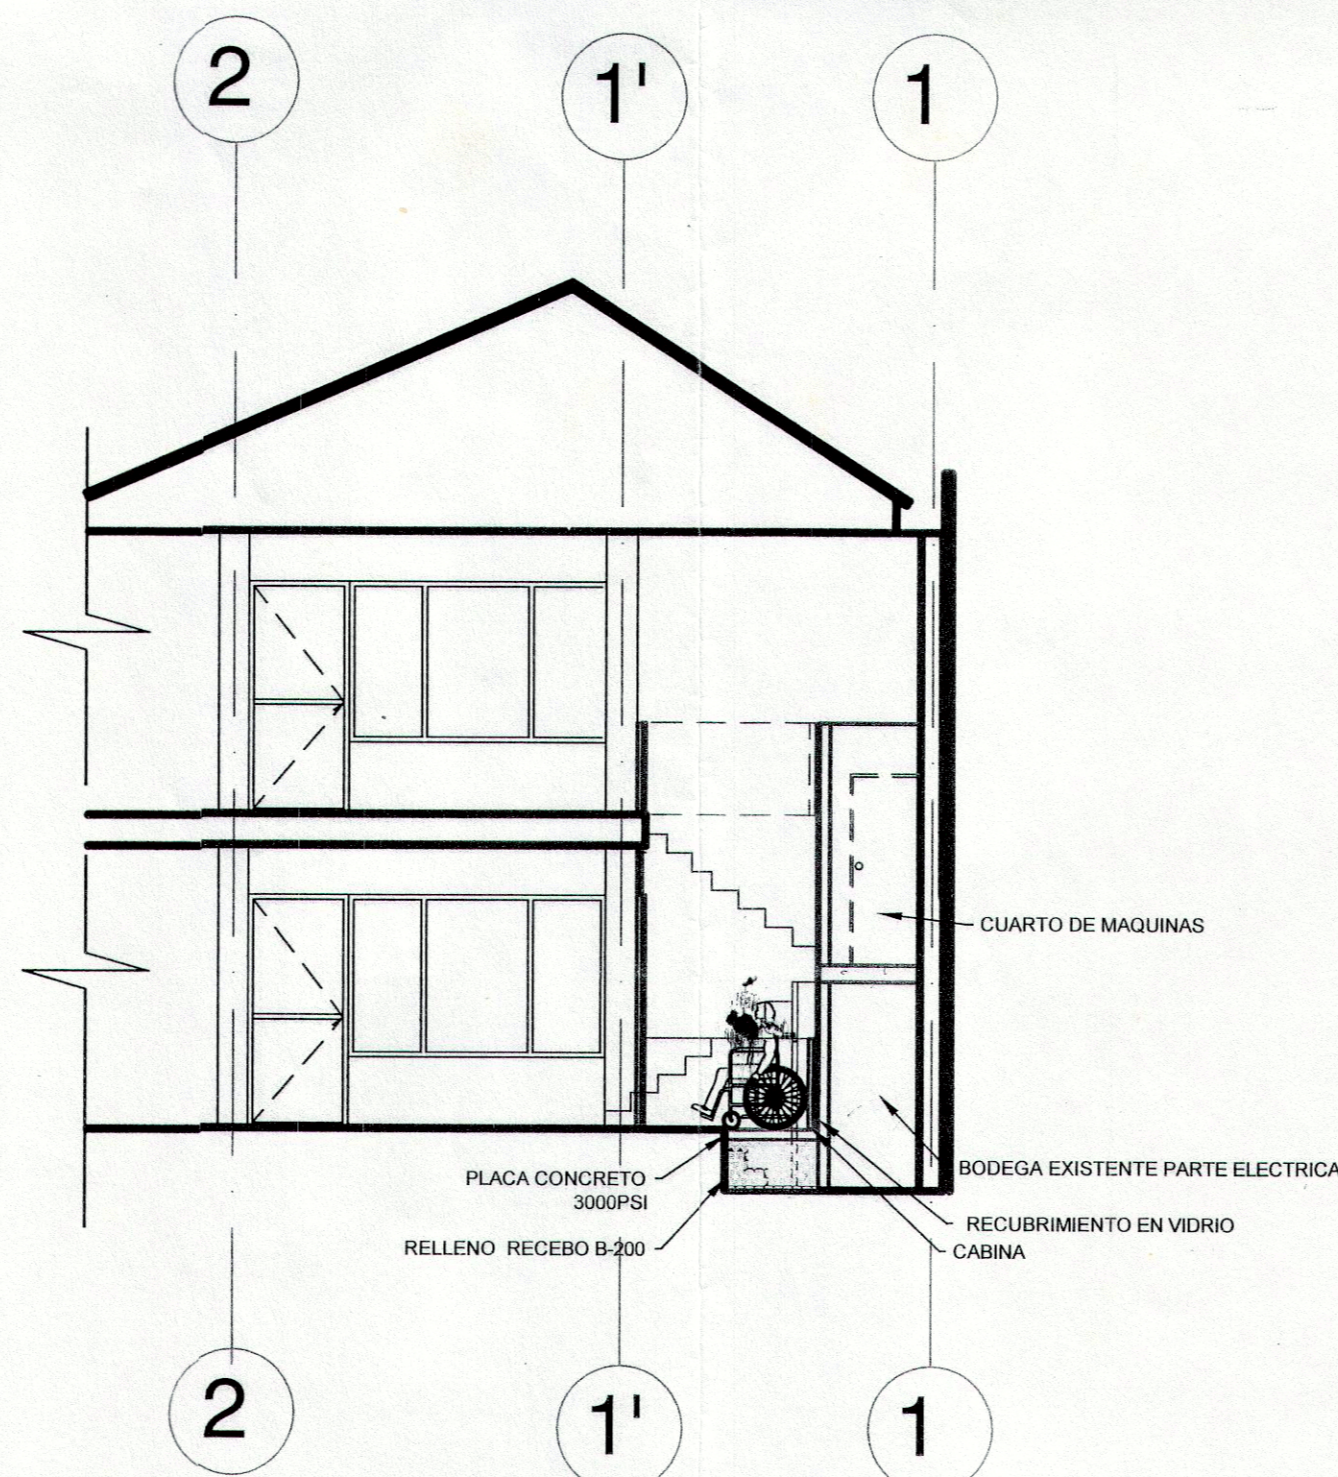

Corte R - R'

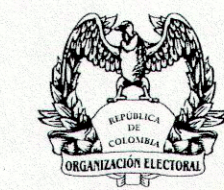

REGISTRADURÍA NACIONAL DEL ESTADO CIVIL

PROYECTO:

REGISTRADURIA ESPECIAL DE BARRANCABERMEJA ASCENSOR PARA DISCAPACITADOS

PROPIETARIO:

FONDO ROTATORIO DE LA REGISTRADURIA NACIONAL

LOCALIZACION:

Dig.56 No. 18A-134

DISEÑO ESTRUCTURAL:

Ing. Rafael Arturo Pérez E.

Coordinador de G.C. y M.

Ing. Javier Horacio Pachón

OBSERVACIONES:

CURADURÍA URBANA BARRANCABERMEJA
 Ing. OSCAR TADEO LARIOS DIAZ
 Fecha: 26 OCT 2012
 Hora: 4:97 / 12'
 Radicado No. 68081-1-12-0114
 Hermano D. D. ARQUITECTO REVISOR
 CURADOR URBANO

CONTIENE:

CORTES

PLANO:

4/5

ESCALA:

1:75

07 SEP 2012