
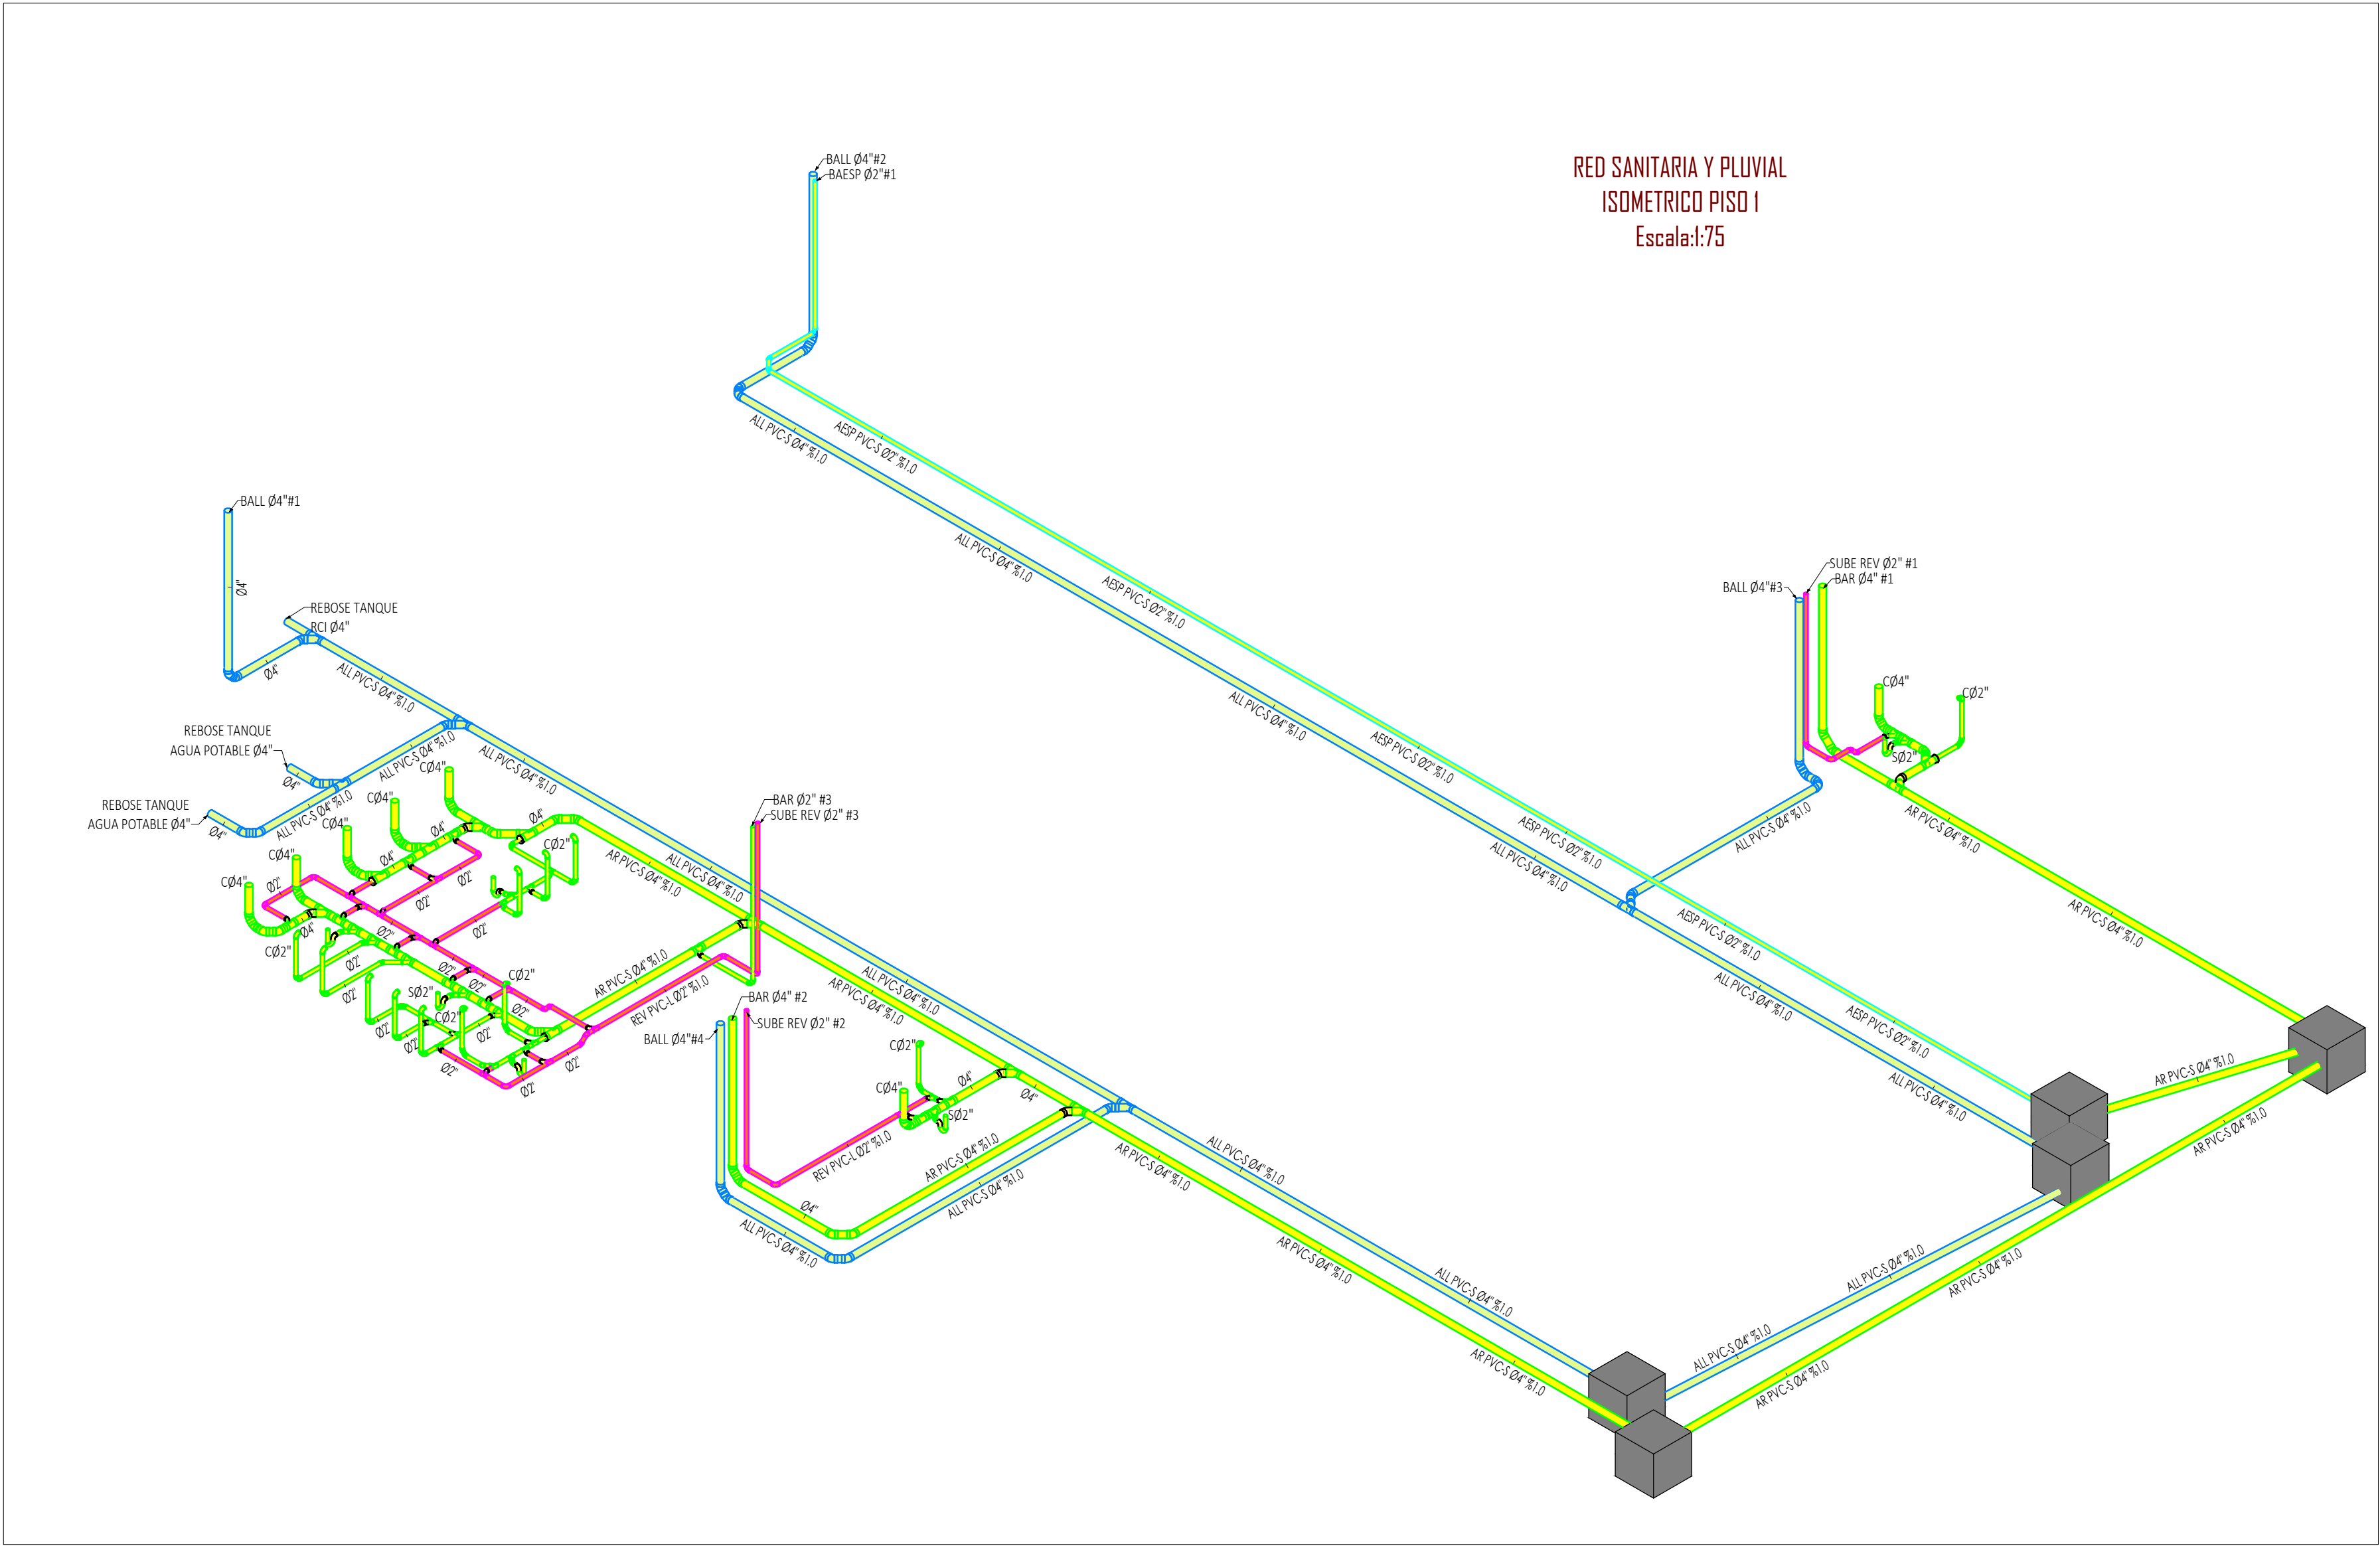


RED SANITARIA Y PLUVIAL
PLANTA DE PRIMER PISO
Escala:1:75

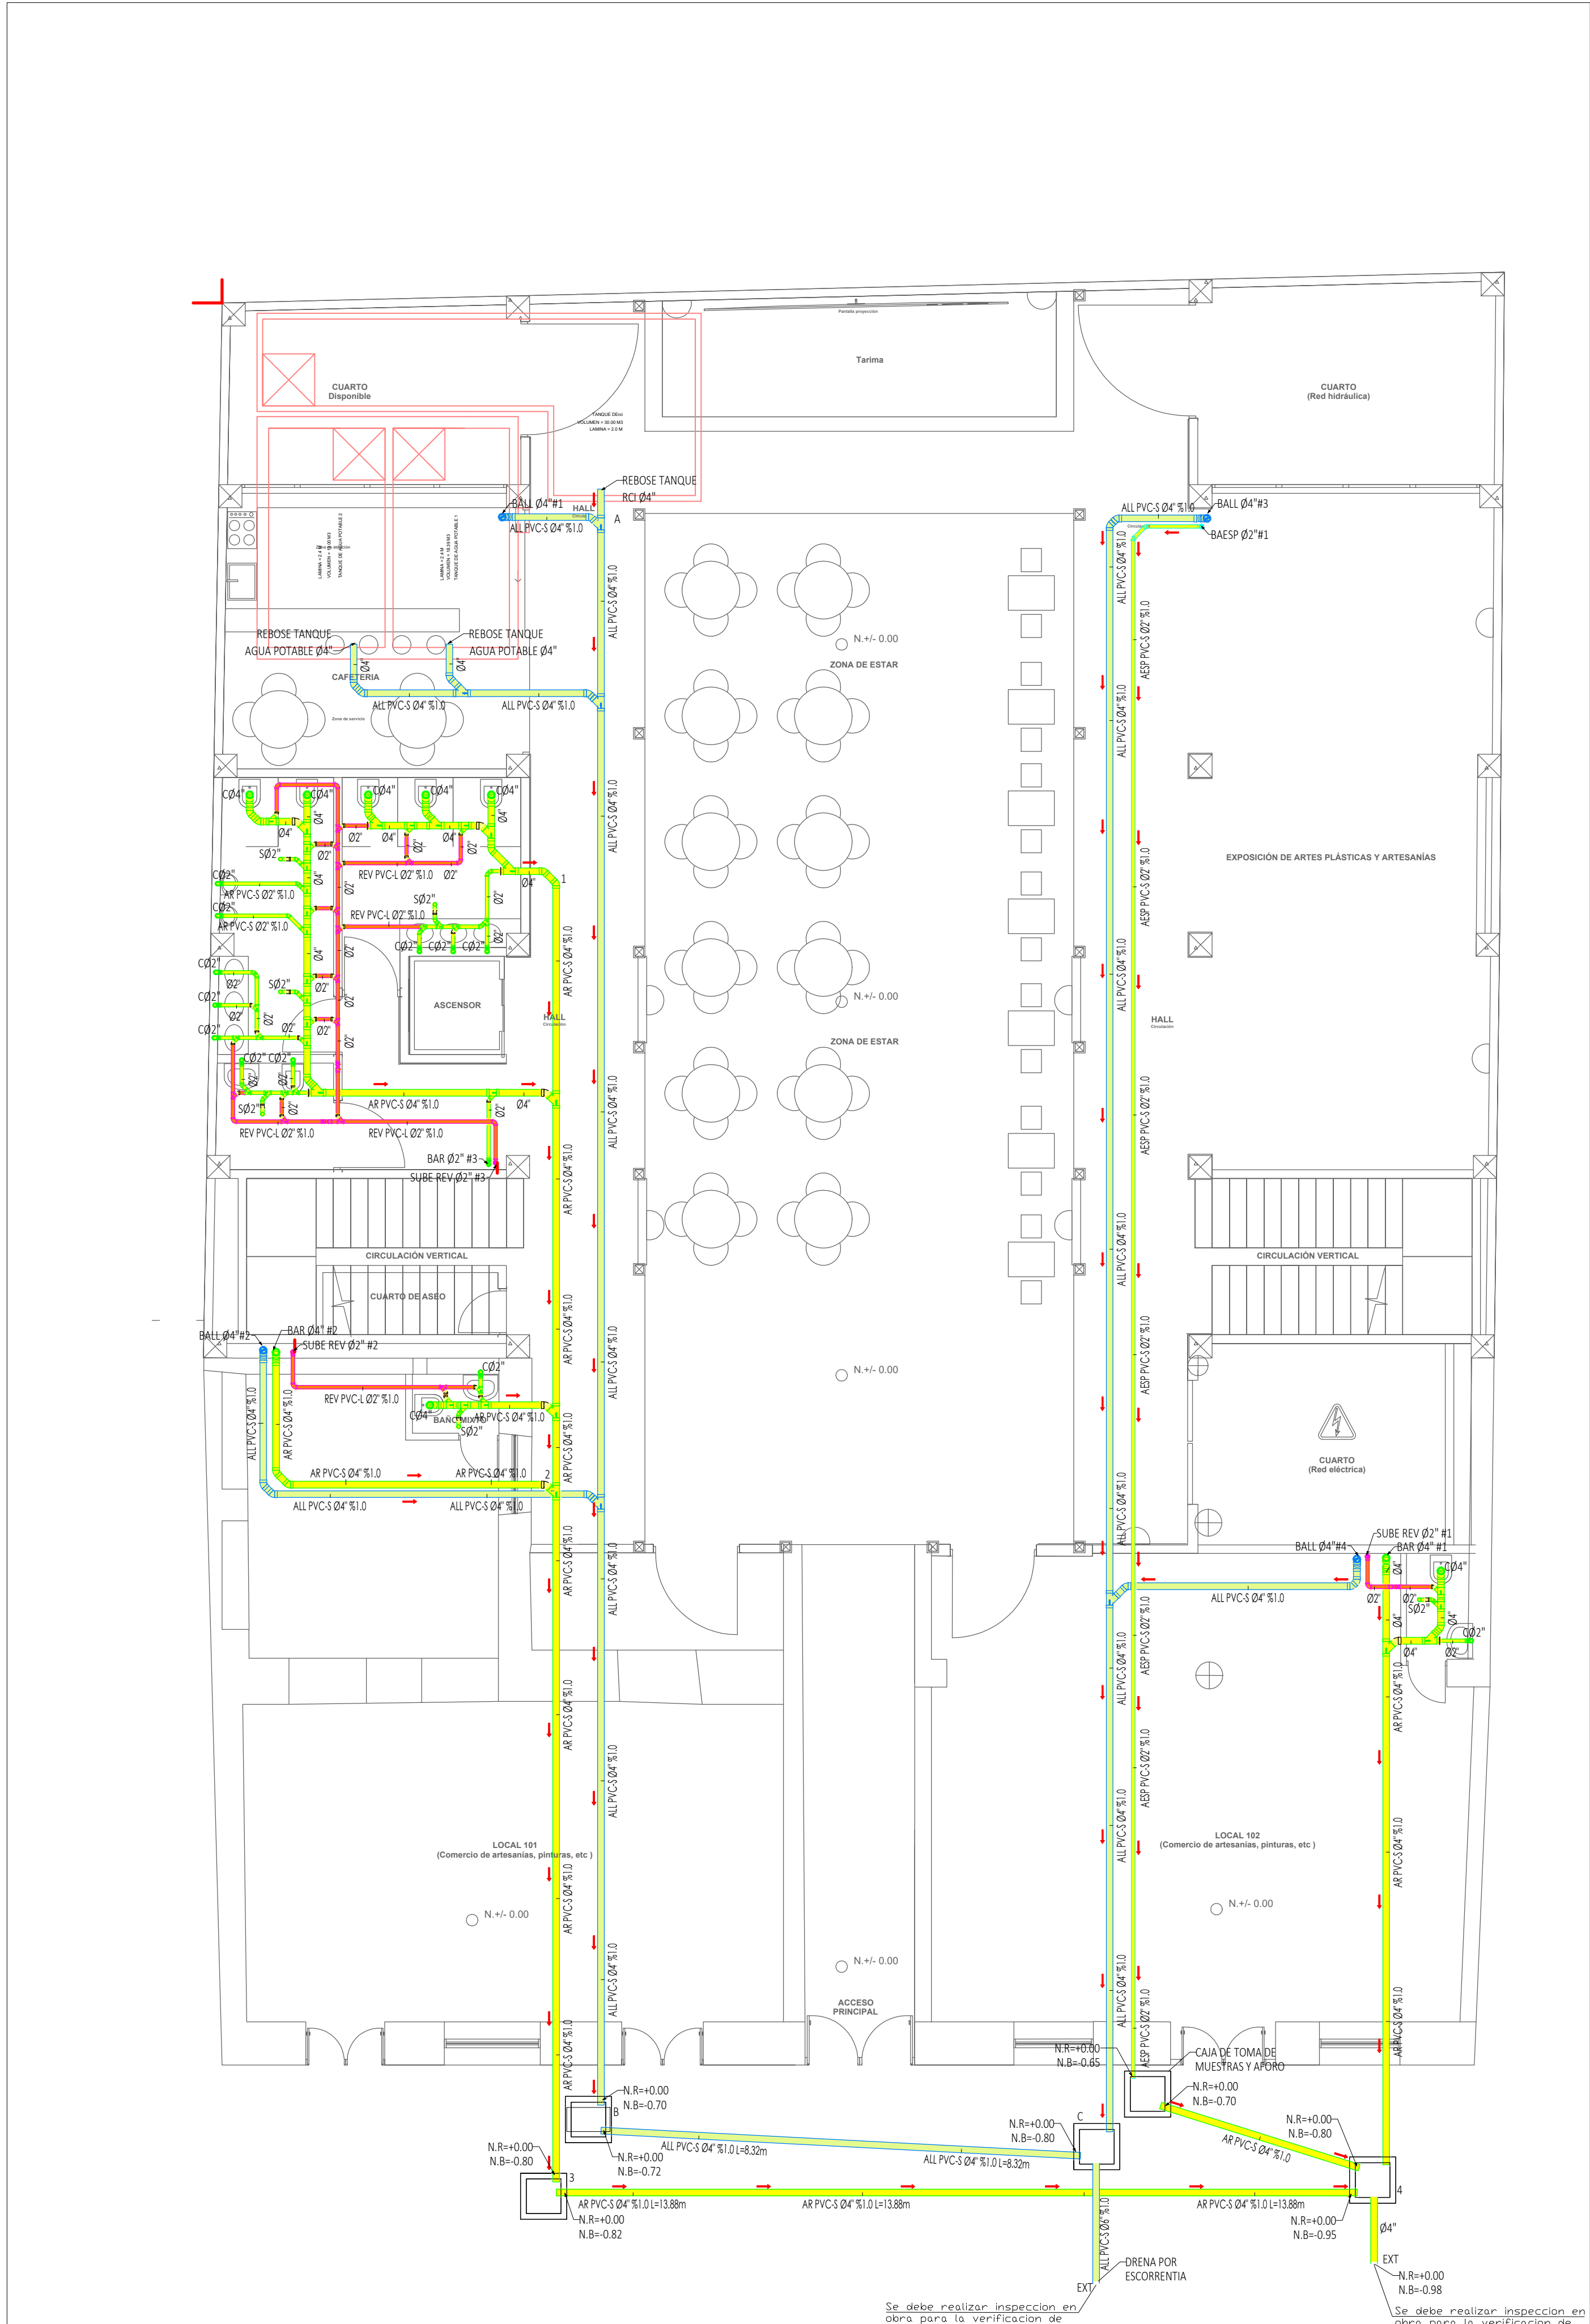

ENTIDAD CONTRATANTE:		CONTRATISTA:	
RIGOBERTO ALFONSO PEREZ Alcalde del Municipio de Sogamoso		CAROLINA REJAS M. INGENIERA CAROLINA REJAS MORALES CONSORCIO CORREGIDOR 08	
OBJETO CONTRATO		CONTENIDO:	
ESTUDIO TÉCNICO ACTUALIZADO PARA LA RESTAURACIÓN DEL ANTIGUO PALACIO MUNICIPAL (CASA DEL CORREGIDOR) MUNICIPIO DE SOGOMOSO		RED SANITARIA Y PLUVIAL PLANTA DE PRIMER PISO	
Representante legal		LOCALIZACIÓN:	
INGENIERA CAROLINA REJAS MORALES CONSORCIO CORREGIDOR 08			
COLABORADORES		PLANOS DE REFERENCIA	
ARQ. DIRECTOR ARO. ASESOR PEDRO JOSÉ LÓPEZ REYES		ARCHIVOS DE REFERENCIA	
ING. ESTRUCTURAL ING. HIDRÁULICO ING. PATOLOGÍA ING. ELÉCTRICO ING. GEOTÉCNICO TOPOGRAFÍA RESTAURADOR DE BIENES MUEBLES HISTORIADOR HENRRY NEYZA RODRIGUEZ		Va. Bc. SUPERVISOR	
		Va. Bc. INTERVENTOR/ SUPERVISOR	
ARQUITECTO RESPONSABLE		DISEÑADOR HIDROSANITARIO	
ING. MAURICIO IZQUIERDO RODRIGUEZ Supervisor-Secretaría de cultura alcaldía de Sogamoso		ING. MAURICIO IZQUIERDO RODRIGUEZ ARQUITECTO	
ESCALA 1:100		FECHA 15/05/2022	
ARCHIVO		FECHA COPIA 08/05/22	
DIBUJO		ELABORACION	
REVISION		PLANO: S-1	
		DE 4	