
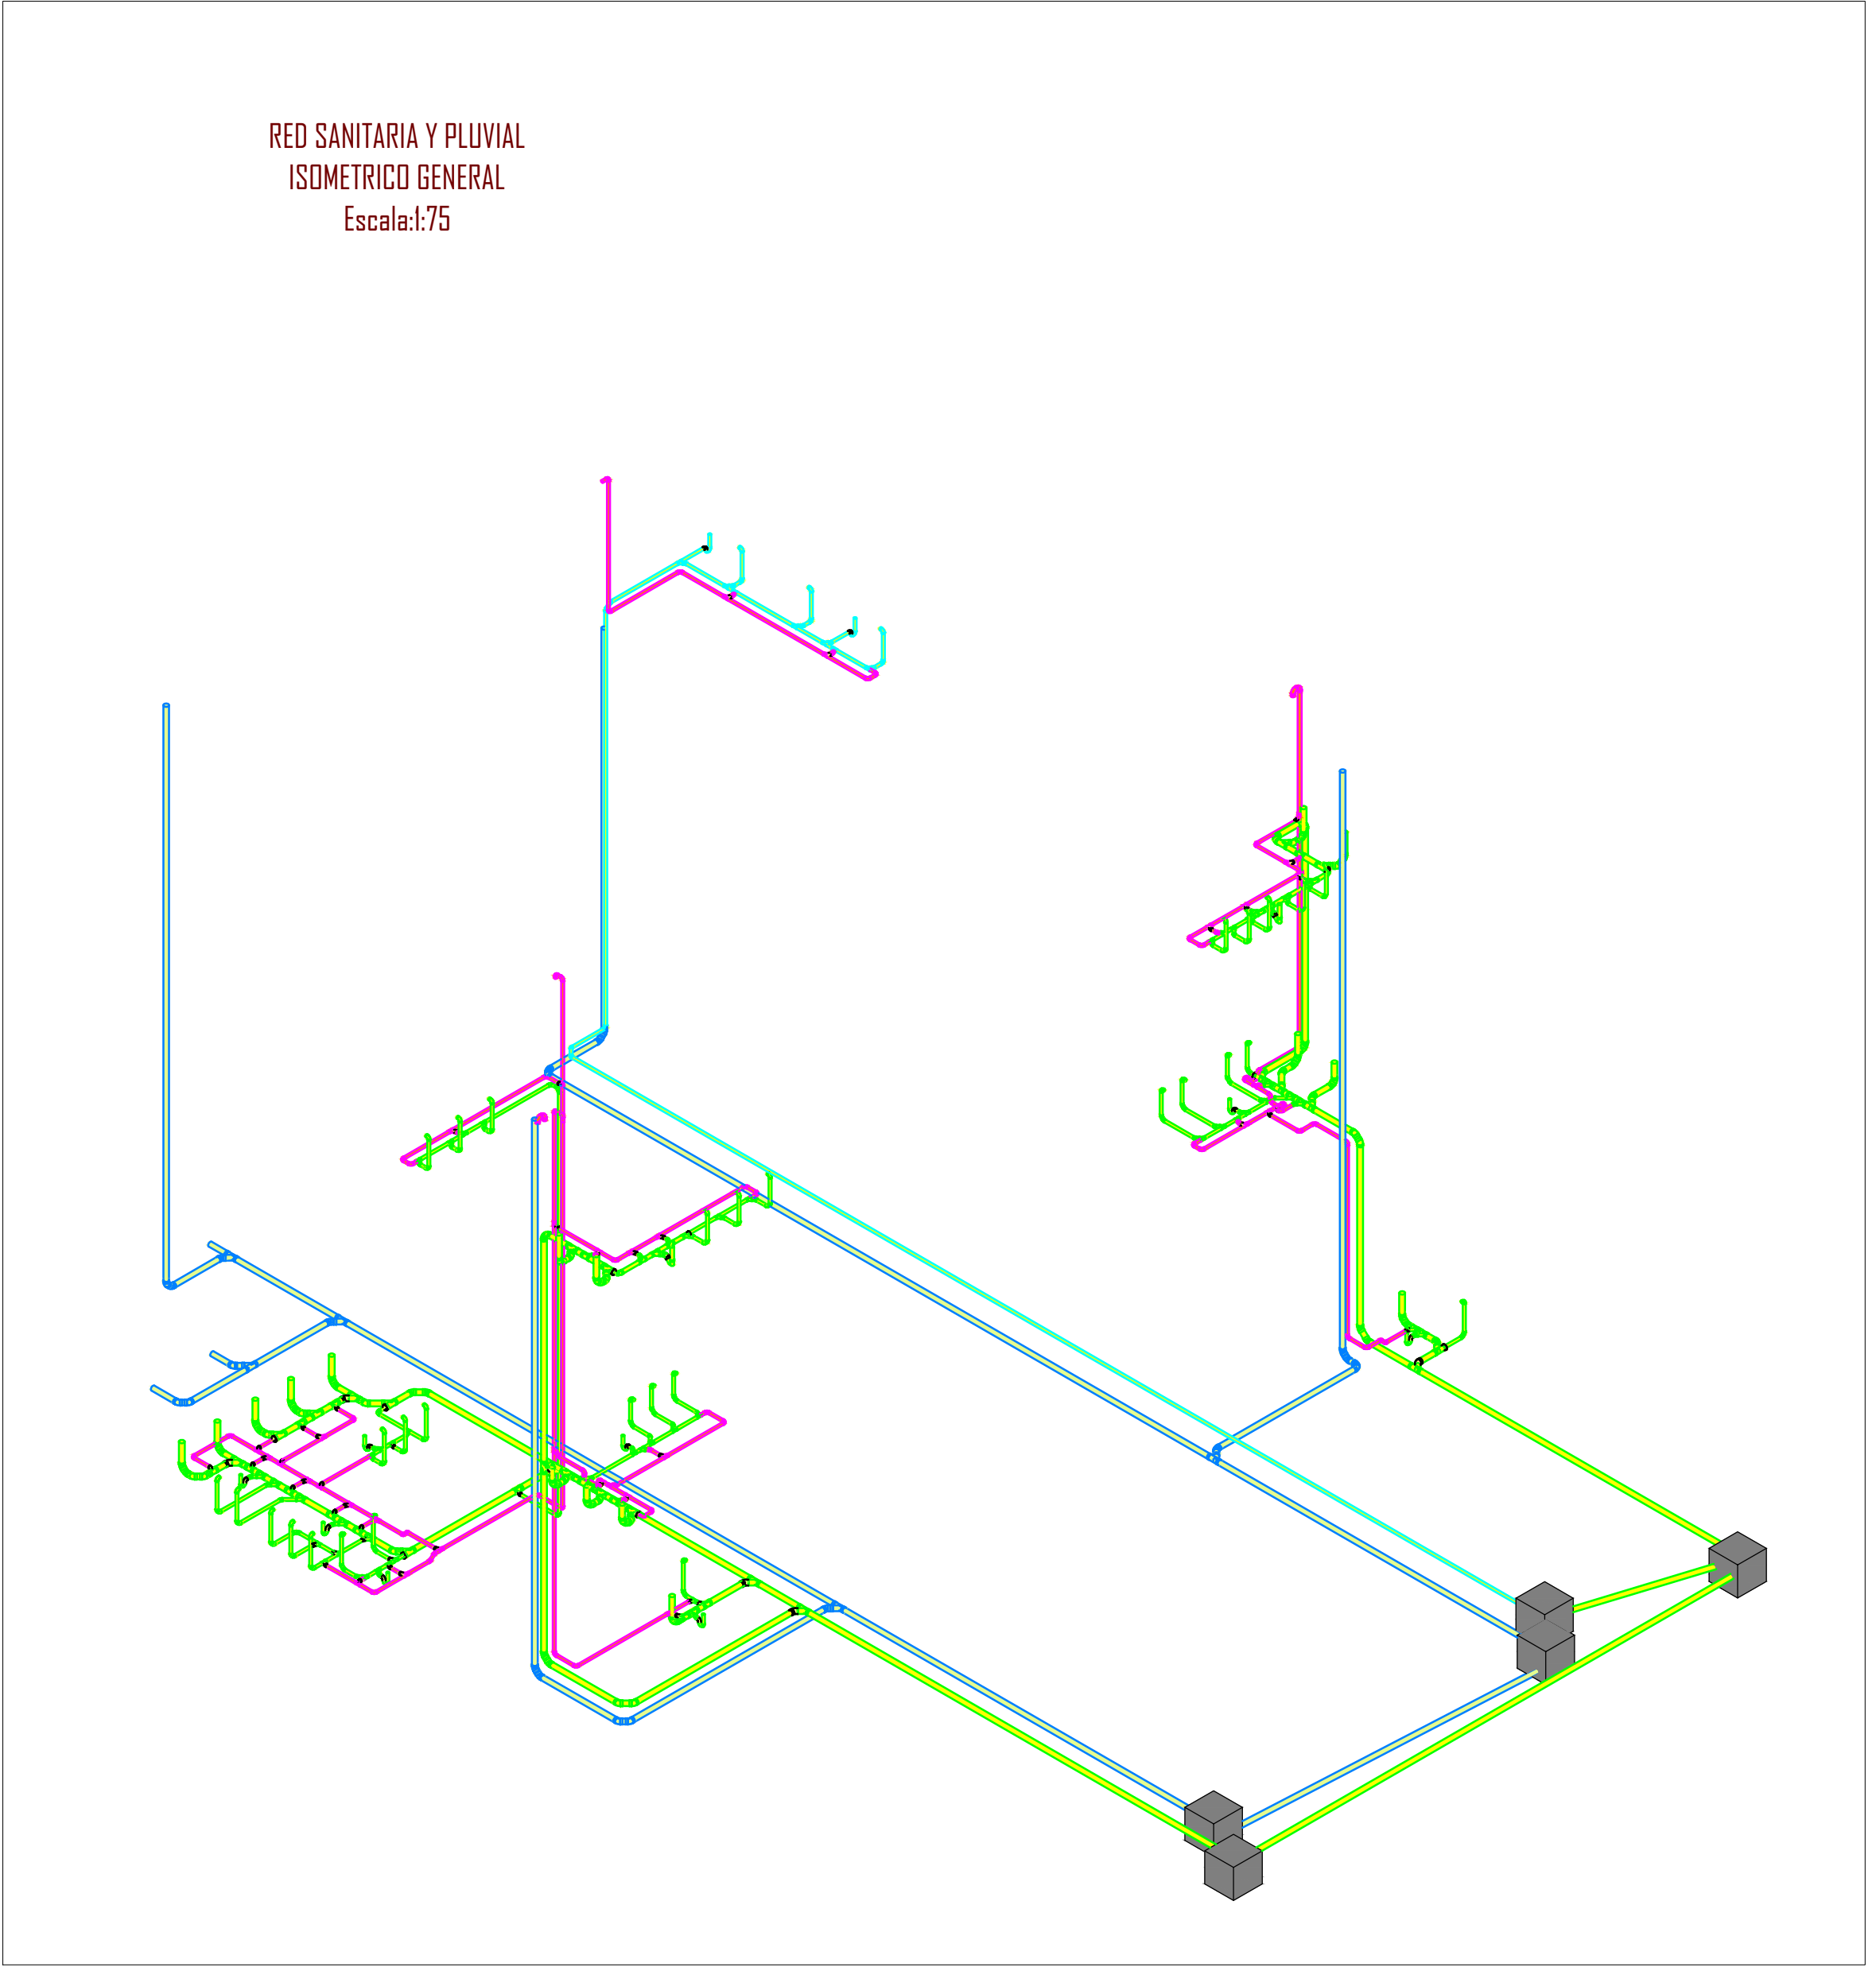


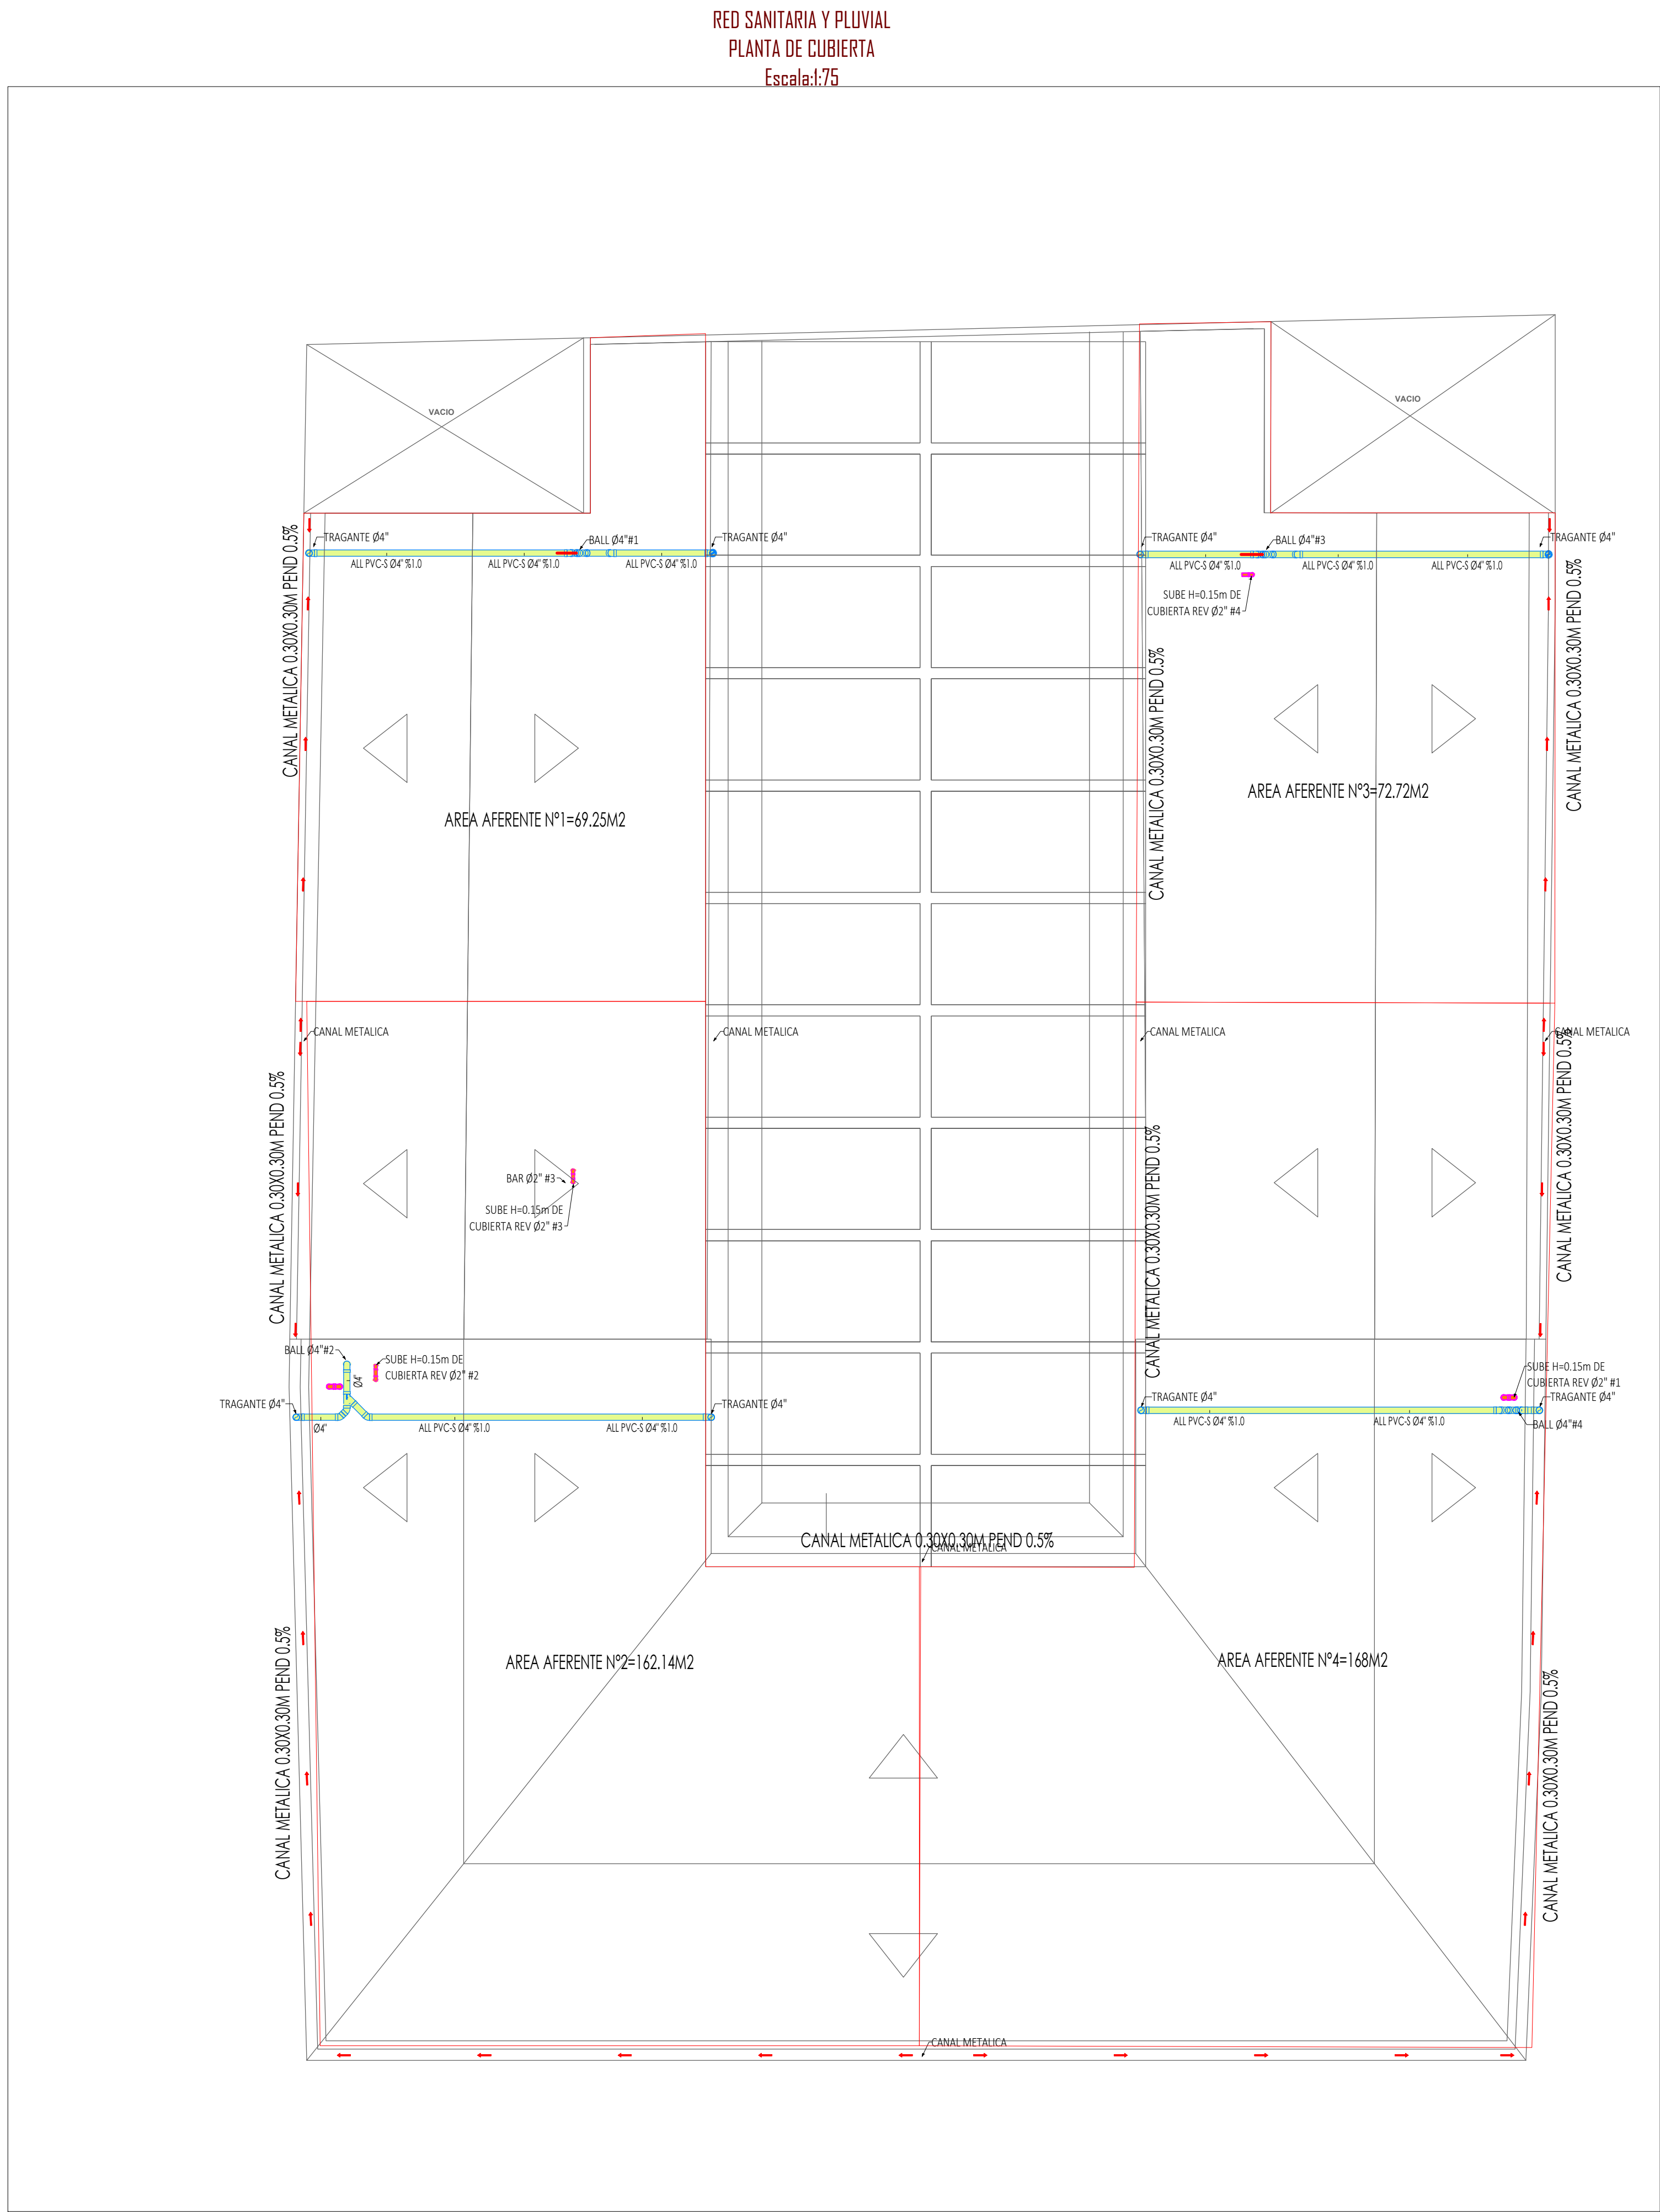

7		7-S	NO. 1318
ENTIDAD CONTRATANTE:			
RIGOBERTO ALFONSO PEREZ Alcalde del Municipio de Sogamoso			
MAURICIO IZQUIERDO RODRIGUEZ Supervisor-Secretario de cultura alcaldía de Sogamoso			
OBJETO CONTRATO			
ESTUDIO TÉCNICO ACTUALIZADO PARA LA RESTAURACIÓN DEL ANTIGUO PALACIO MUNICIPAL (CASA DEL CORREGIDOR) MUNICIPIO DE SOGOMOSO			
CONTRATISTA:			
Representante legal			
Carolina Rojas M. INGENIERA CAROLINA ROJAS MONCADA CONSORCIO CORREGIDOR 08			
CONTENIDO:			
RED SANITARIA Y PLUVIAL			
PLANTA DE PRIMER PISO			
LOCALIZACIÓN:			
COLABORADORES			
ARQ. DIRECTOR PEDRO JOSÉ LÓPEZ REYES ARQ. ASESOR ING. ESTRUCTURAL ING. HIDRÁULICO ING. PATOLOGÍA ING. ELÉCTRICO ING. GEOTÉCNICO TOPOGRAFÍA RESTAURADOR DE BIENES MUEBLES HISTORIADOR HENRRY NEYZA RODRIGUEZ			
PLANOS DE REFERENCIA			
ARCHIVOS DE REFERENCIA			
Va. Bn. SUPERVISOR			
COORDINADOR DE OBRAS PÚBLICAS PLANEACIÓN			
Va. Bn. INTERVENTOR/ SUPERVISOR			
ARQ. MAURICIO IZQUIERDO RODRIGUEZ Supervisor-Secretario de cultura alcaldía de Sogamoso			
ARQUITECTO RESPONSABLE			
 ING. PEDRO JOSÉ LÓPEZ REYES M.P. 2370007325 CHD			
DISEÑADOR HIDROSANITARIO			
 ING. WILLIAM CESAR ANULA GUEVARA M.P. 2370007325 CHD			
ESCALA 1:100	FECHA FEBRERO DE 2022		
ARCHIVO	FECHA COPIA 08/02/22		
DIBUJO	ELABORACIÓN ANULO GUEVARA		
REVISIÓN	PLANO: S-4	DE	4