
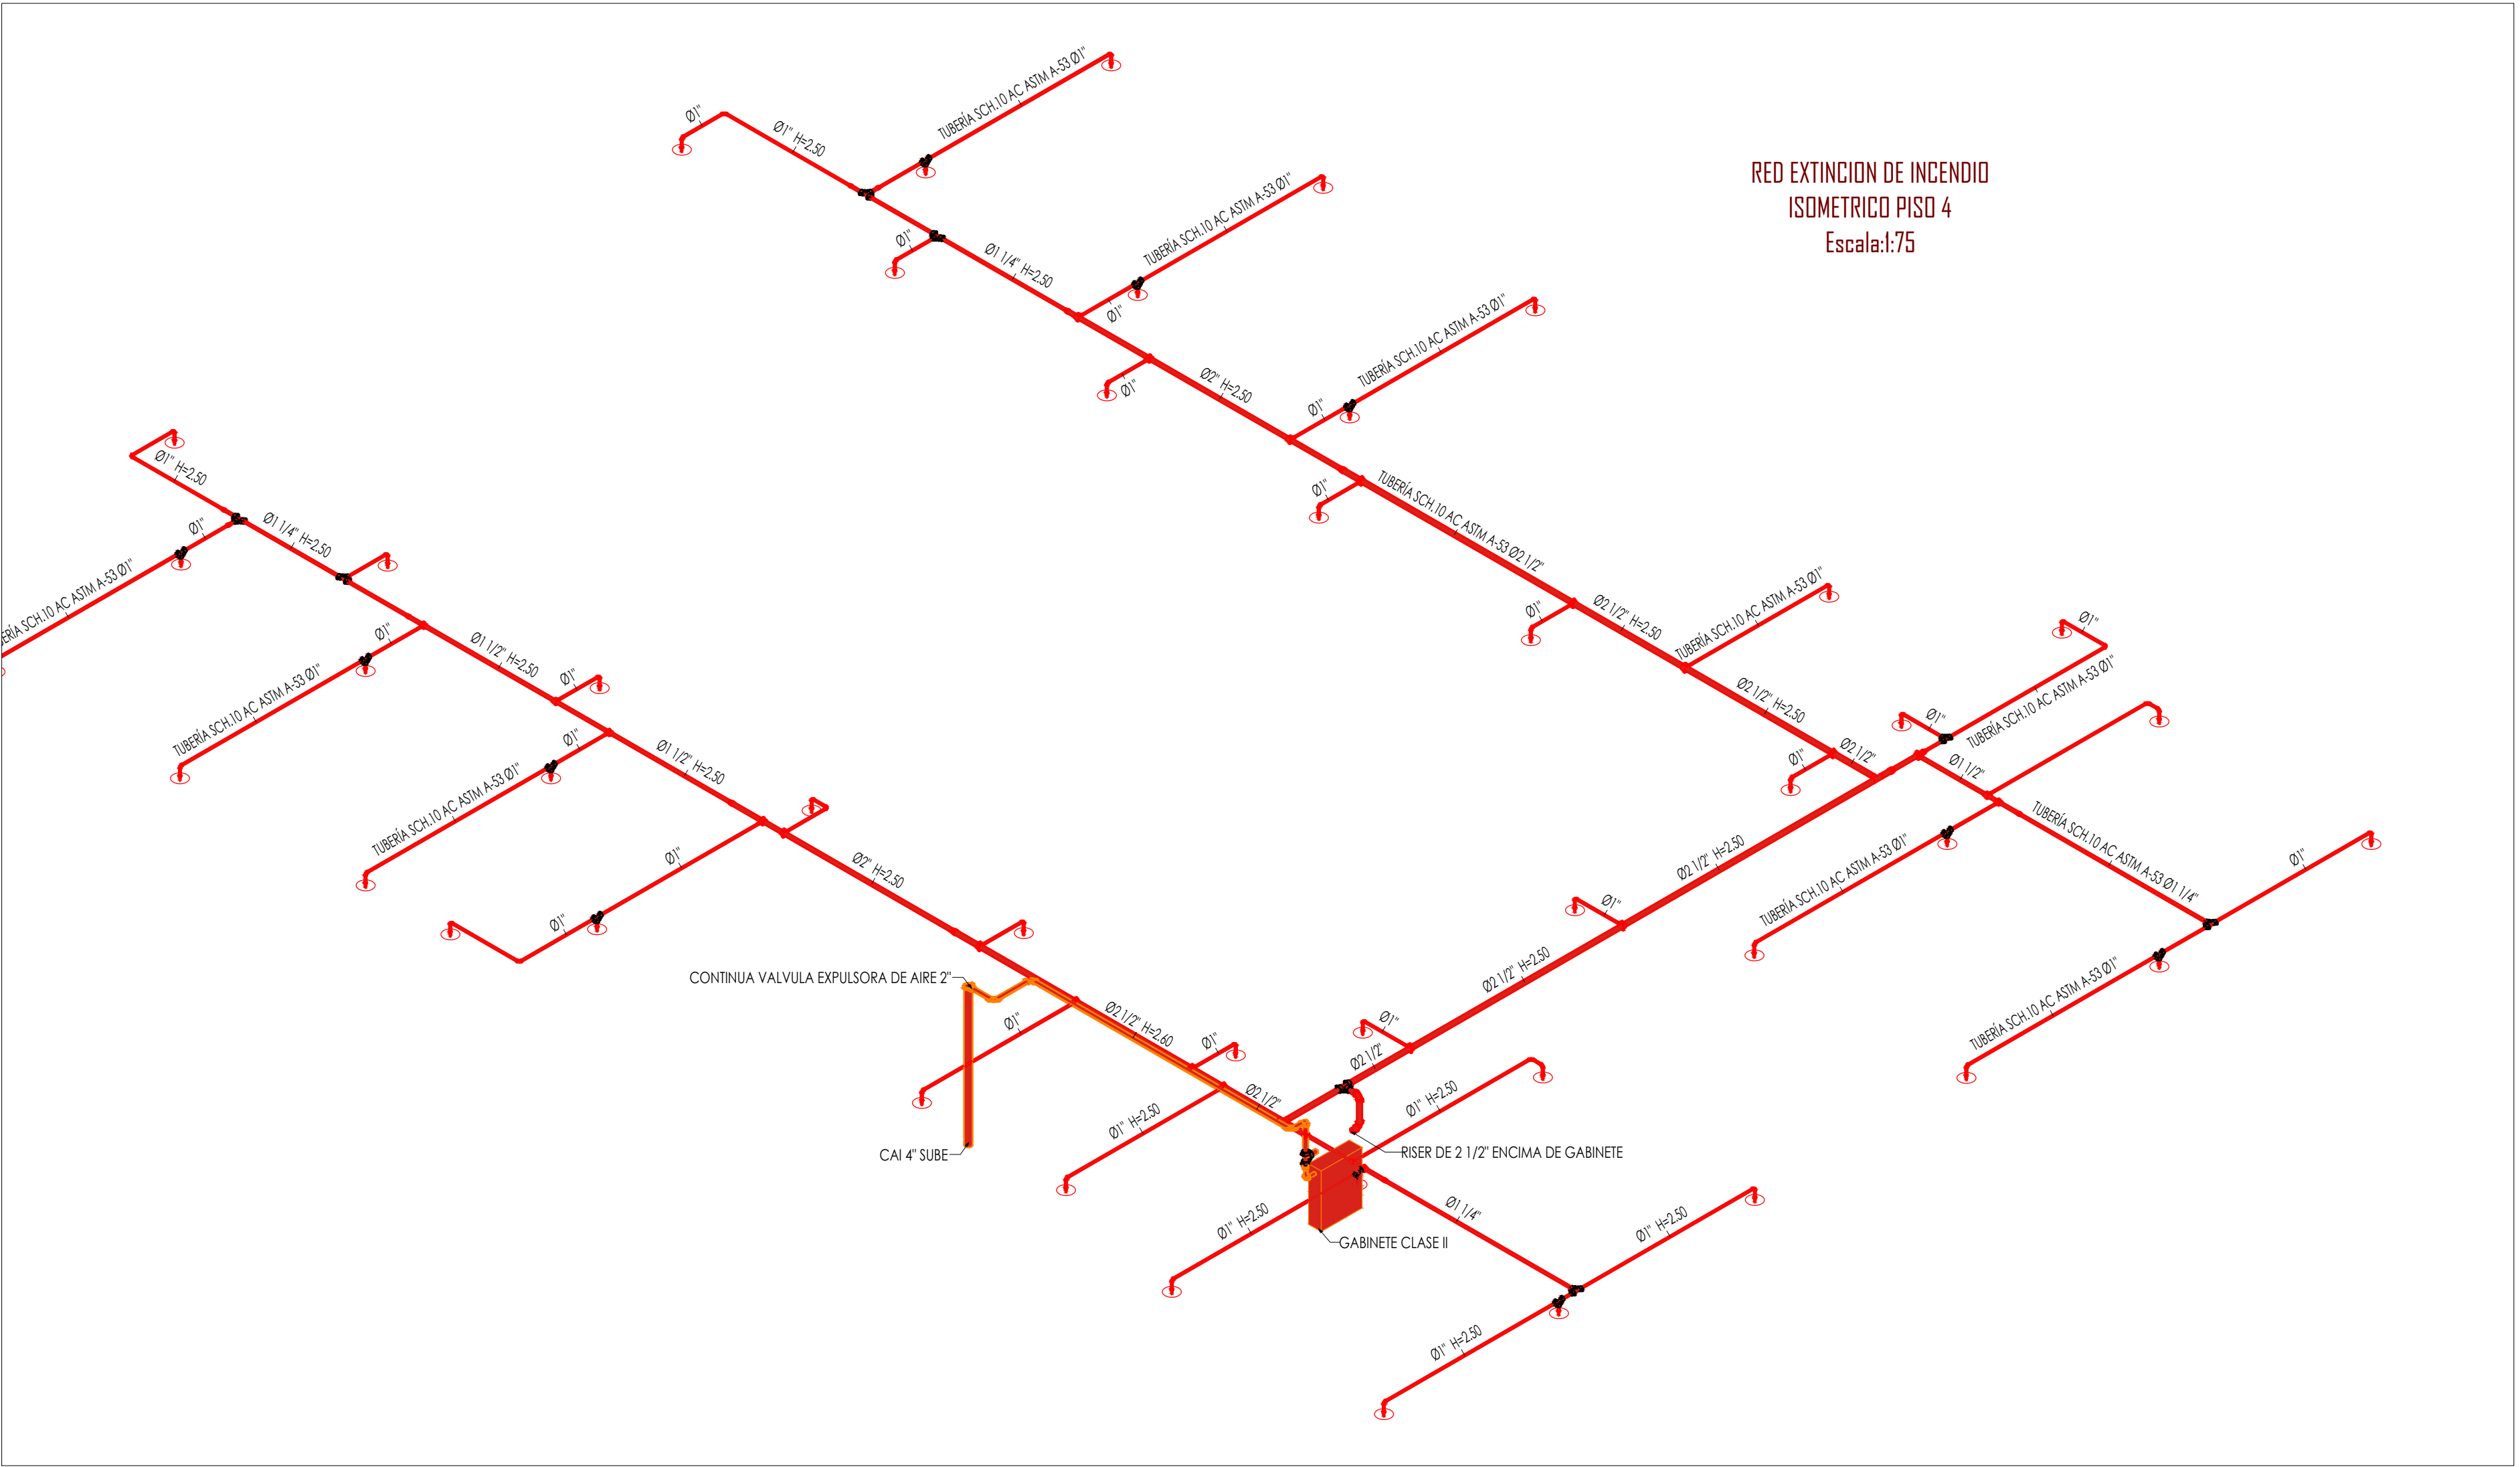
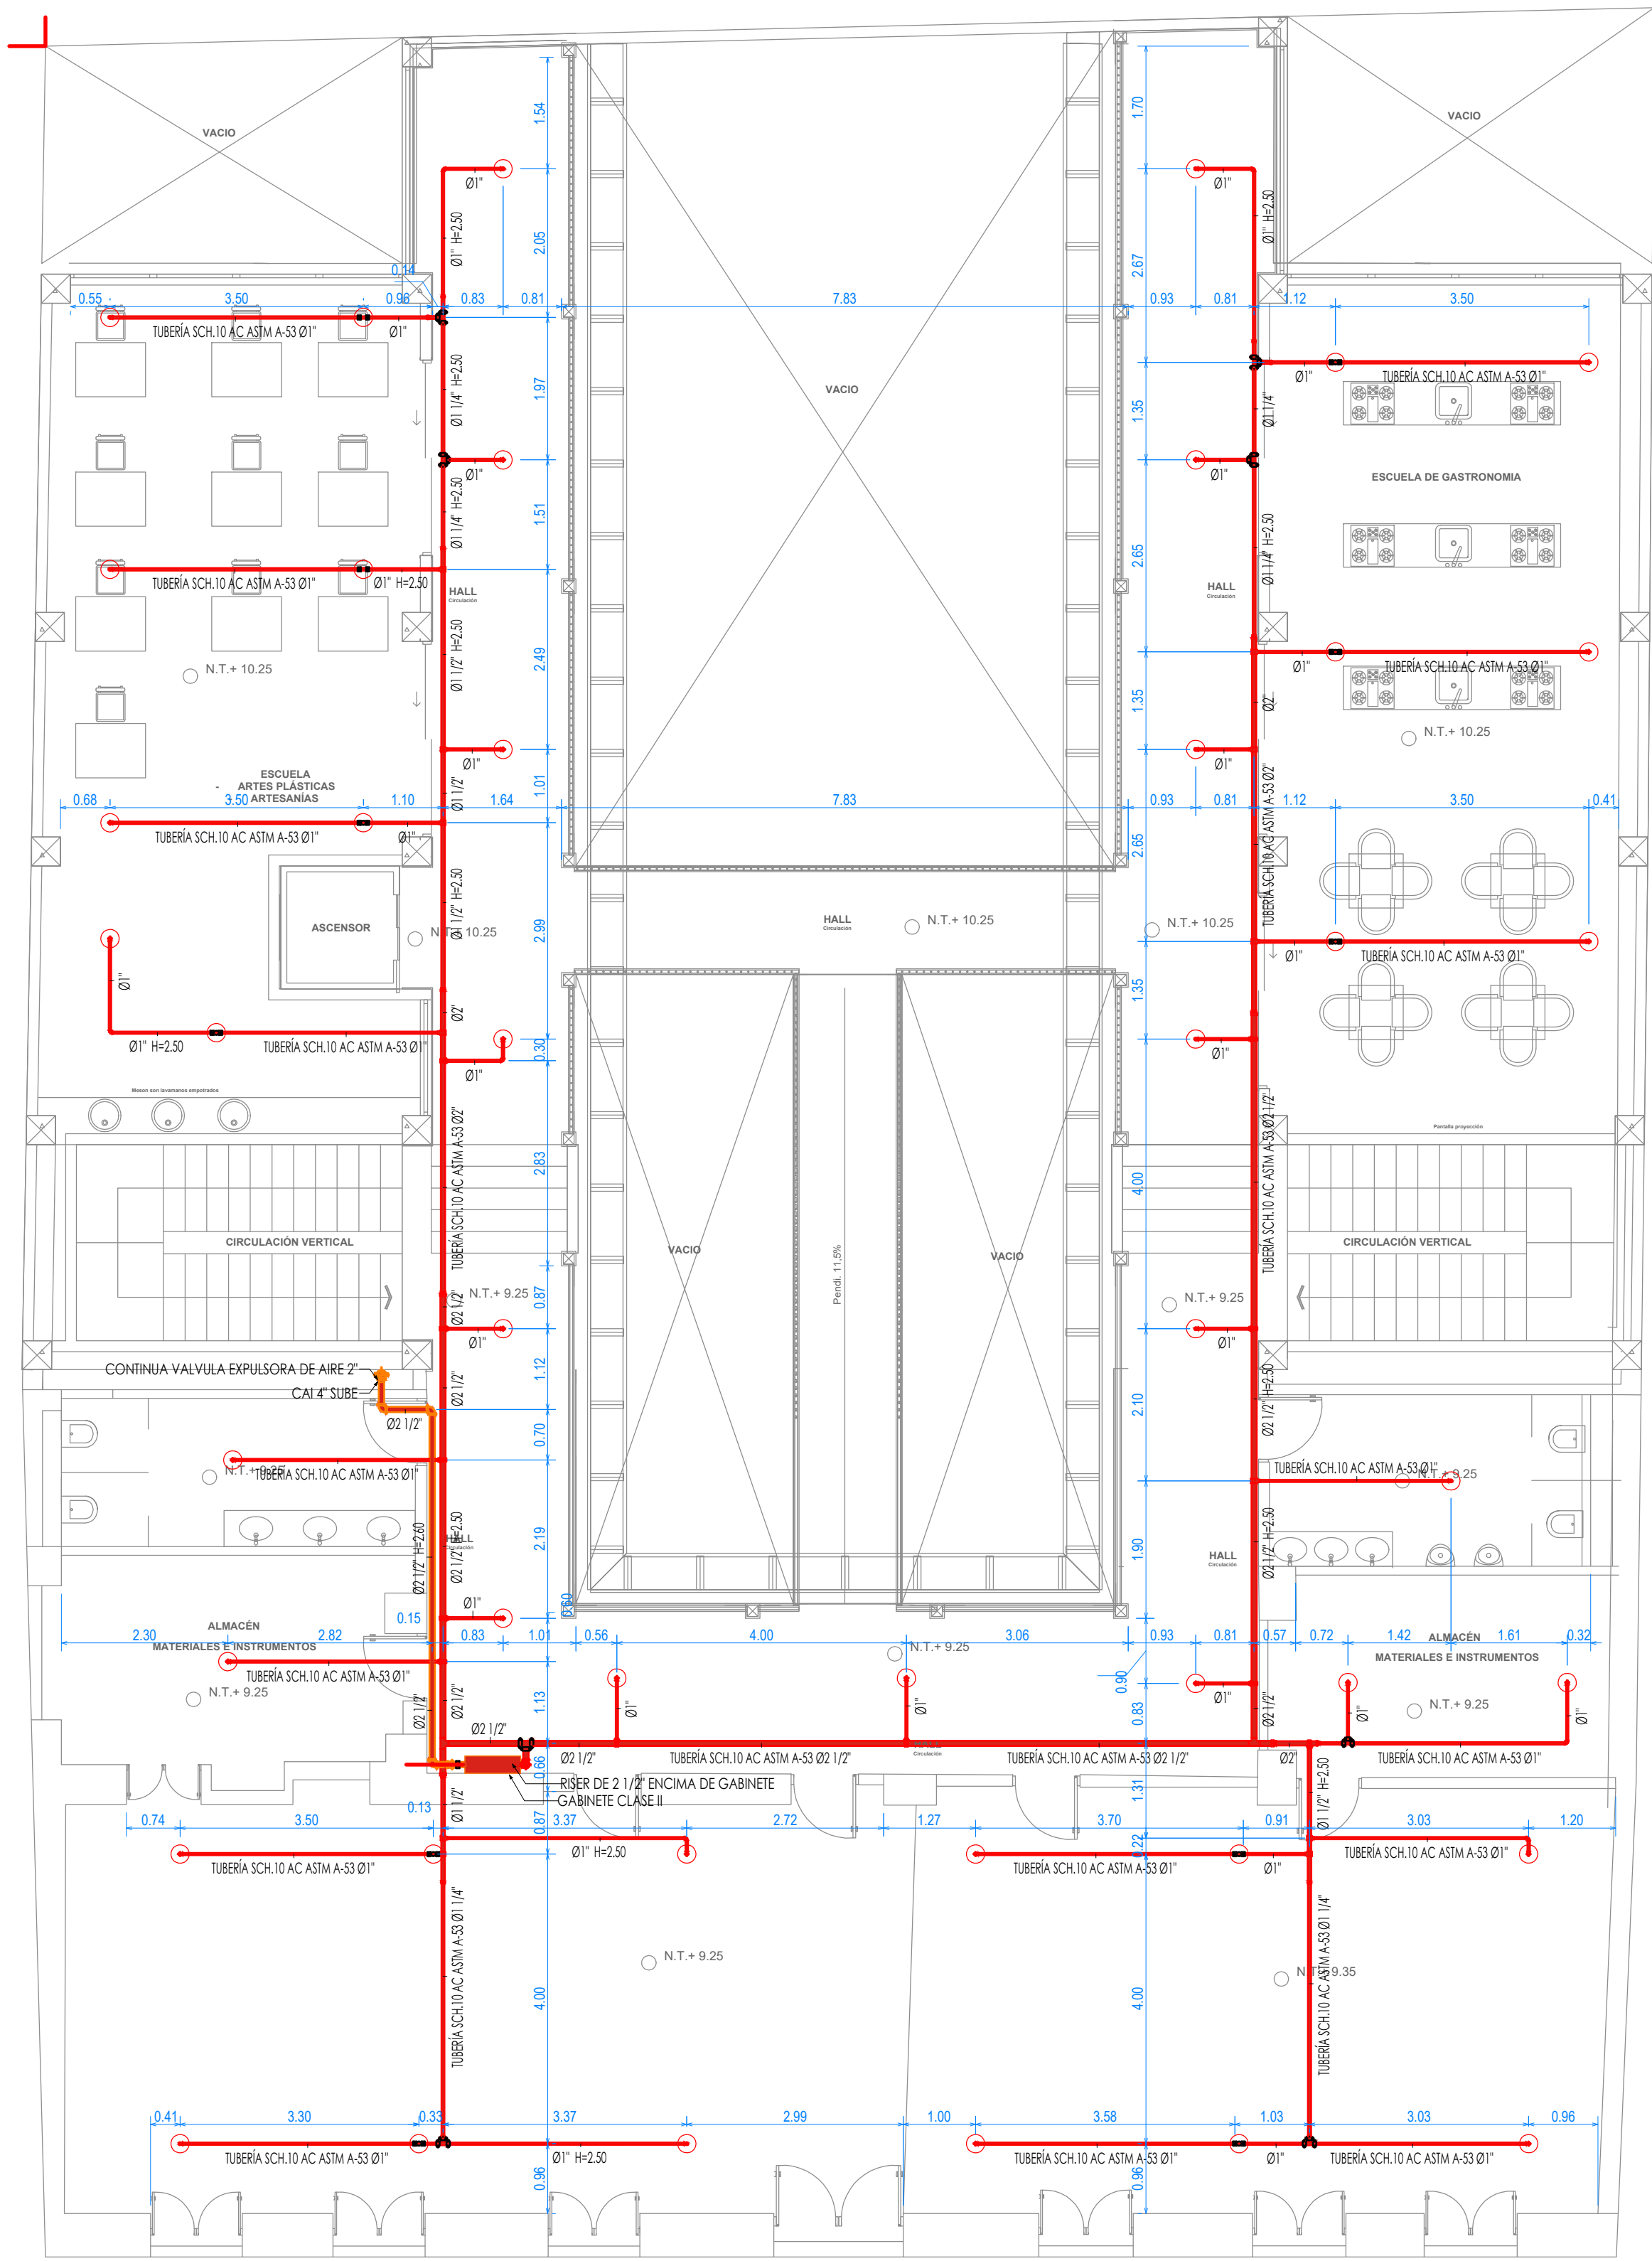
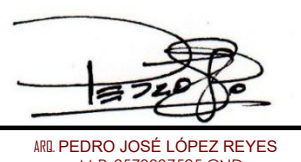


RED EXTINCION DE INCENDIO
PLANTA DE CUBIERTA
Escala:1:75

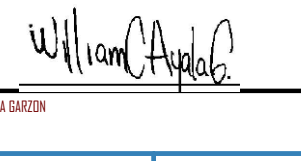

5	7-1	NO. 318
ENTIDAD CONTRATANTE:		
		
RIGOBERTO ALFONSO PEREZ Alcalde del Municipio de Sogamoso		
MAURICIO IZQUIERDO RODRIGUEZ Supervisor-Secretario de cultura alcaldía de Sogamoso		
OBJETO CONTRATO		
ESTUDIO TÉCNICO ACTUALIZADO PARA LA RESTAURACIÓN DEL ANTIGUO PALACIO MUNICIPAL (CASA DEL CORREGIDOR) MUNICIPIO DE SOGOMOSO		
CONTRATISTA:		
		
Representante legal		
Carolina Rojas M. INGENIERA CAROLINA ROJAS MONCADA CONSORCIO CORREGIDOR 08		
CONTENIDO:		
RED EXTINCION DE INCENDIO PLANTA DE CUARTO PISO		
LOCALIZACION:		
COLABORADORES		
ARO. DIRECTOR ARO. ASESOR PEDRO JOSÉ LÓPEZ REYES		
ING. ESTRUCTURAL ING. HIDRAULICO ING. PATOLOGIA ING. ELECTRICO ING. GEOTECNICO TOPOGRAFIA RESTAURADOR DE BIENES MUEBLES HISTORIADOR HENRRY NEYZA RODRIGUEZ		
PLANOS DE REFERENCIA		
ARCHIVOS DE REFERENCIA		
Va. Bn. SUPERVISOR		
COORDINADOR DE BIENES PUBLICOS PLANEACION		
Va. Bn. INTERVENTOR/ SUPERVISOR		
ARO. MUNICIPAL IZQUIERDO RODRIGUEZ Supervisor-Secretario de cultura alcaldía de Sogamoso		
ARQUITECTO RESPONSABLE		
 ING. PEDRO JOSÉ LÓPEZ REYES M.P. 2310007325 CHD		
DISEÑADOR HIDROSANITARIO		
 ING. WILLIAM ÁNGEL GARCÍA M.P. 2310007325 CHD		
ESCALA 1:100	FECHA FEBRERO DE 2022	
ARCHIVO HOJA 1 DE 10 DE 10 CASA DEL CORREGIDOR	FECHA COPIA 08/02/22	
DISEÑO ING. WILLIAM ÁNGEL GARCÍA	ELABORACION ING. WILLIAM ÁNGEL GARCÍA	
REVISION	PLANO: I-4	DE 5