


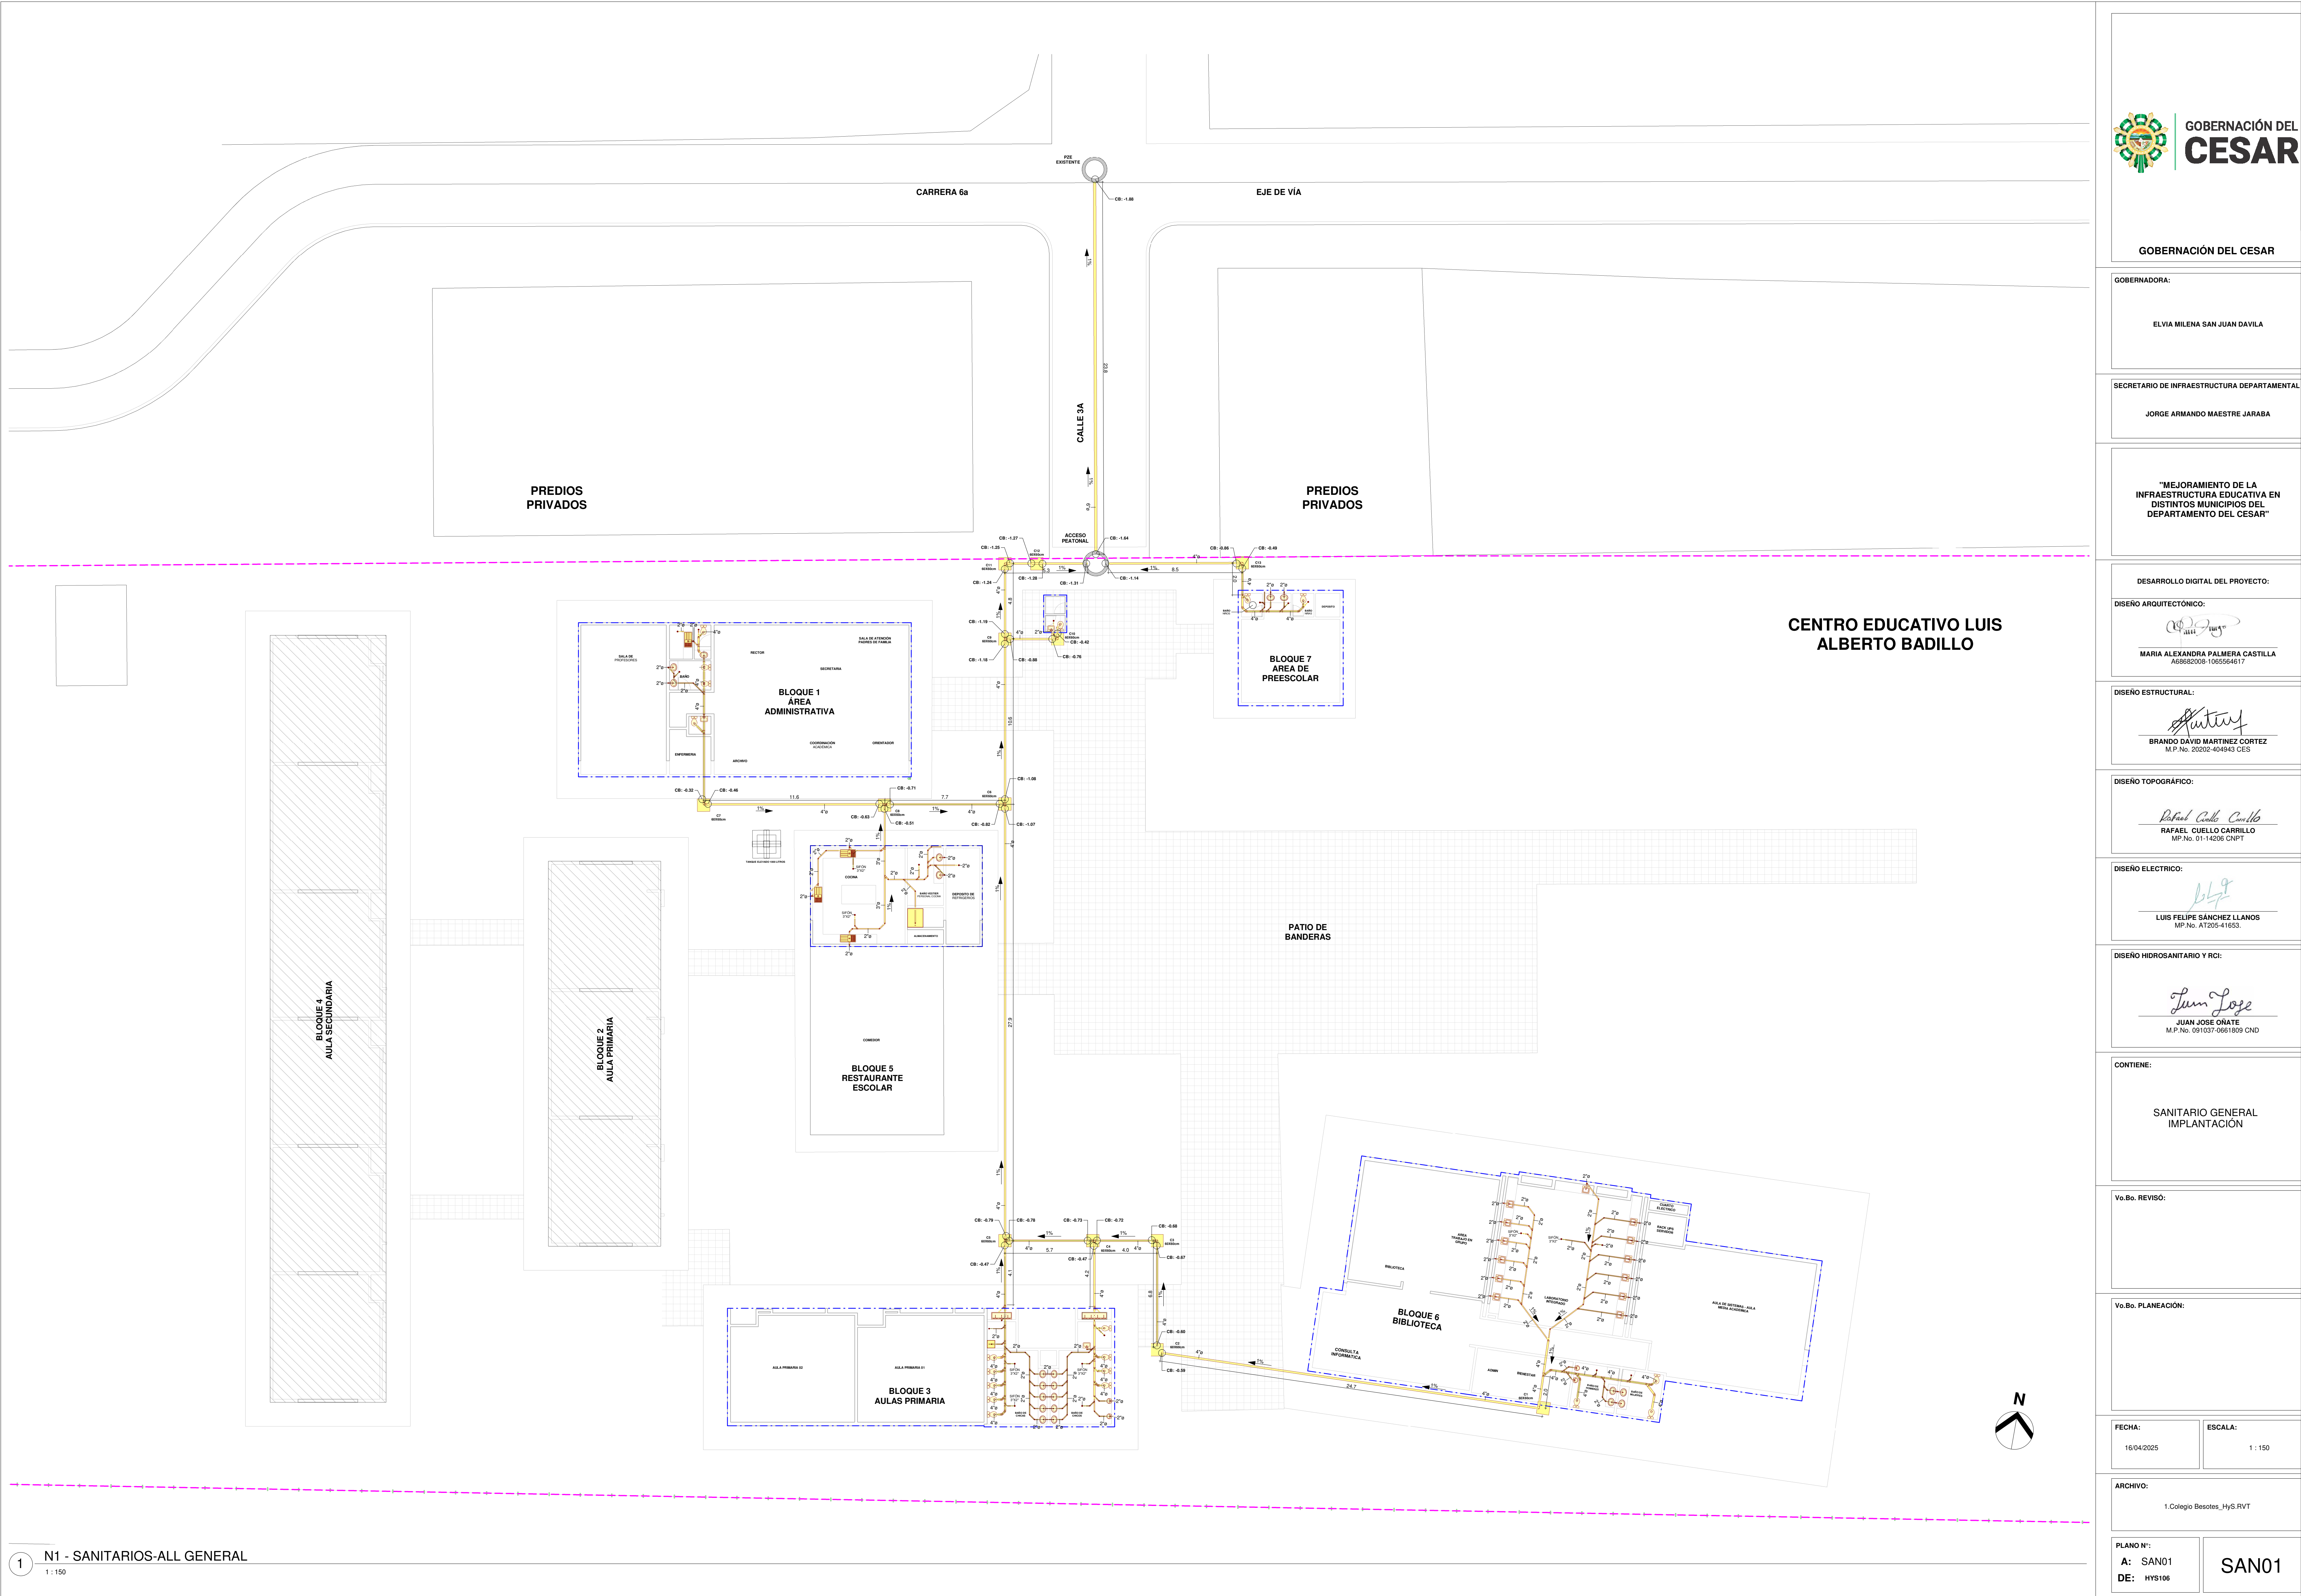

GOBERNACIÓN DEL CESAR

GOBERNADORA:  
ELVIA MILENA SAN JUAN DAVILA

SECRETARIO DE INFRAESTRUCTURA DEPARTAMENTAL  
JORGE ARMANDO MAESTRE JARABA

"MEJORAMIENTO DE LA  
INFRAESTRUCTURA EDUCATIVA EN  
DISTINTOS MUNICIPIOS DEL  
DEPARTAMENTO DEL CESAR"

DESARROLLO DIGITAL DEL PROYECTO:  
DISEÑO ARQUITECTÓNICO:  
MARIA ALEXANDRA PALMERA CASTILLA  
A8882008-105564617

DISEÑO ESTRUCTURAL:  
BRANDO DAVID MARTINEZ CORTEZ  
M.P. No. 20202-404843 CES

DISEÑO TOPOGRÁFICO:  
RAPHAEL CUELLO CARRILLO  
M.P. No. 01-14206 CNPT

DISEÑO ELECTRICO:  
LUIS FELIPE SÁNCHEZ LLANOS  
M.P. No. AT205-41653

DISEÑO HIDROSANITARIO Y RCI:  
JUAN JOSE ONATE  
M.P. No. 051037-0661809 CND

CONTIENE:  
SANITARIO GENERAL  
IMPLANTACIÓN

Vo.Bo. REVISÓ:

Vo.Bo. PLANEACIÓN:

FECHA:  
16/04/2025

ESCALA:  
1 : 150

ARCHIVO:  
1.Colegio Besotes\_HyS.RVT

PLANO N°:  
A: SAN01  
DE: HYS106

SAN01