




REPUBLICA DE COLOMBIA




MAPA DEPARTAMENTO DEL CESAR

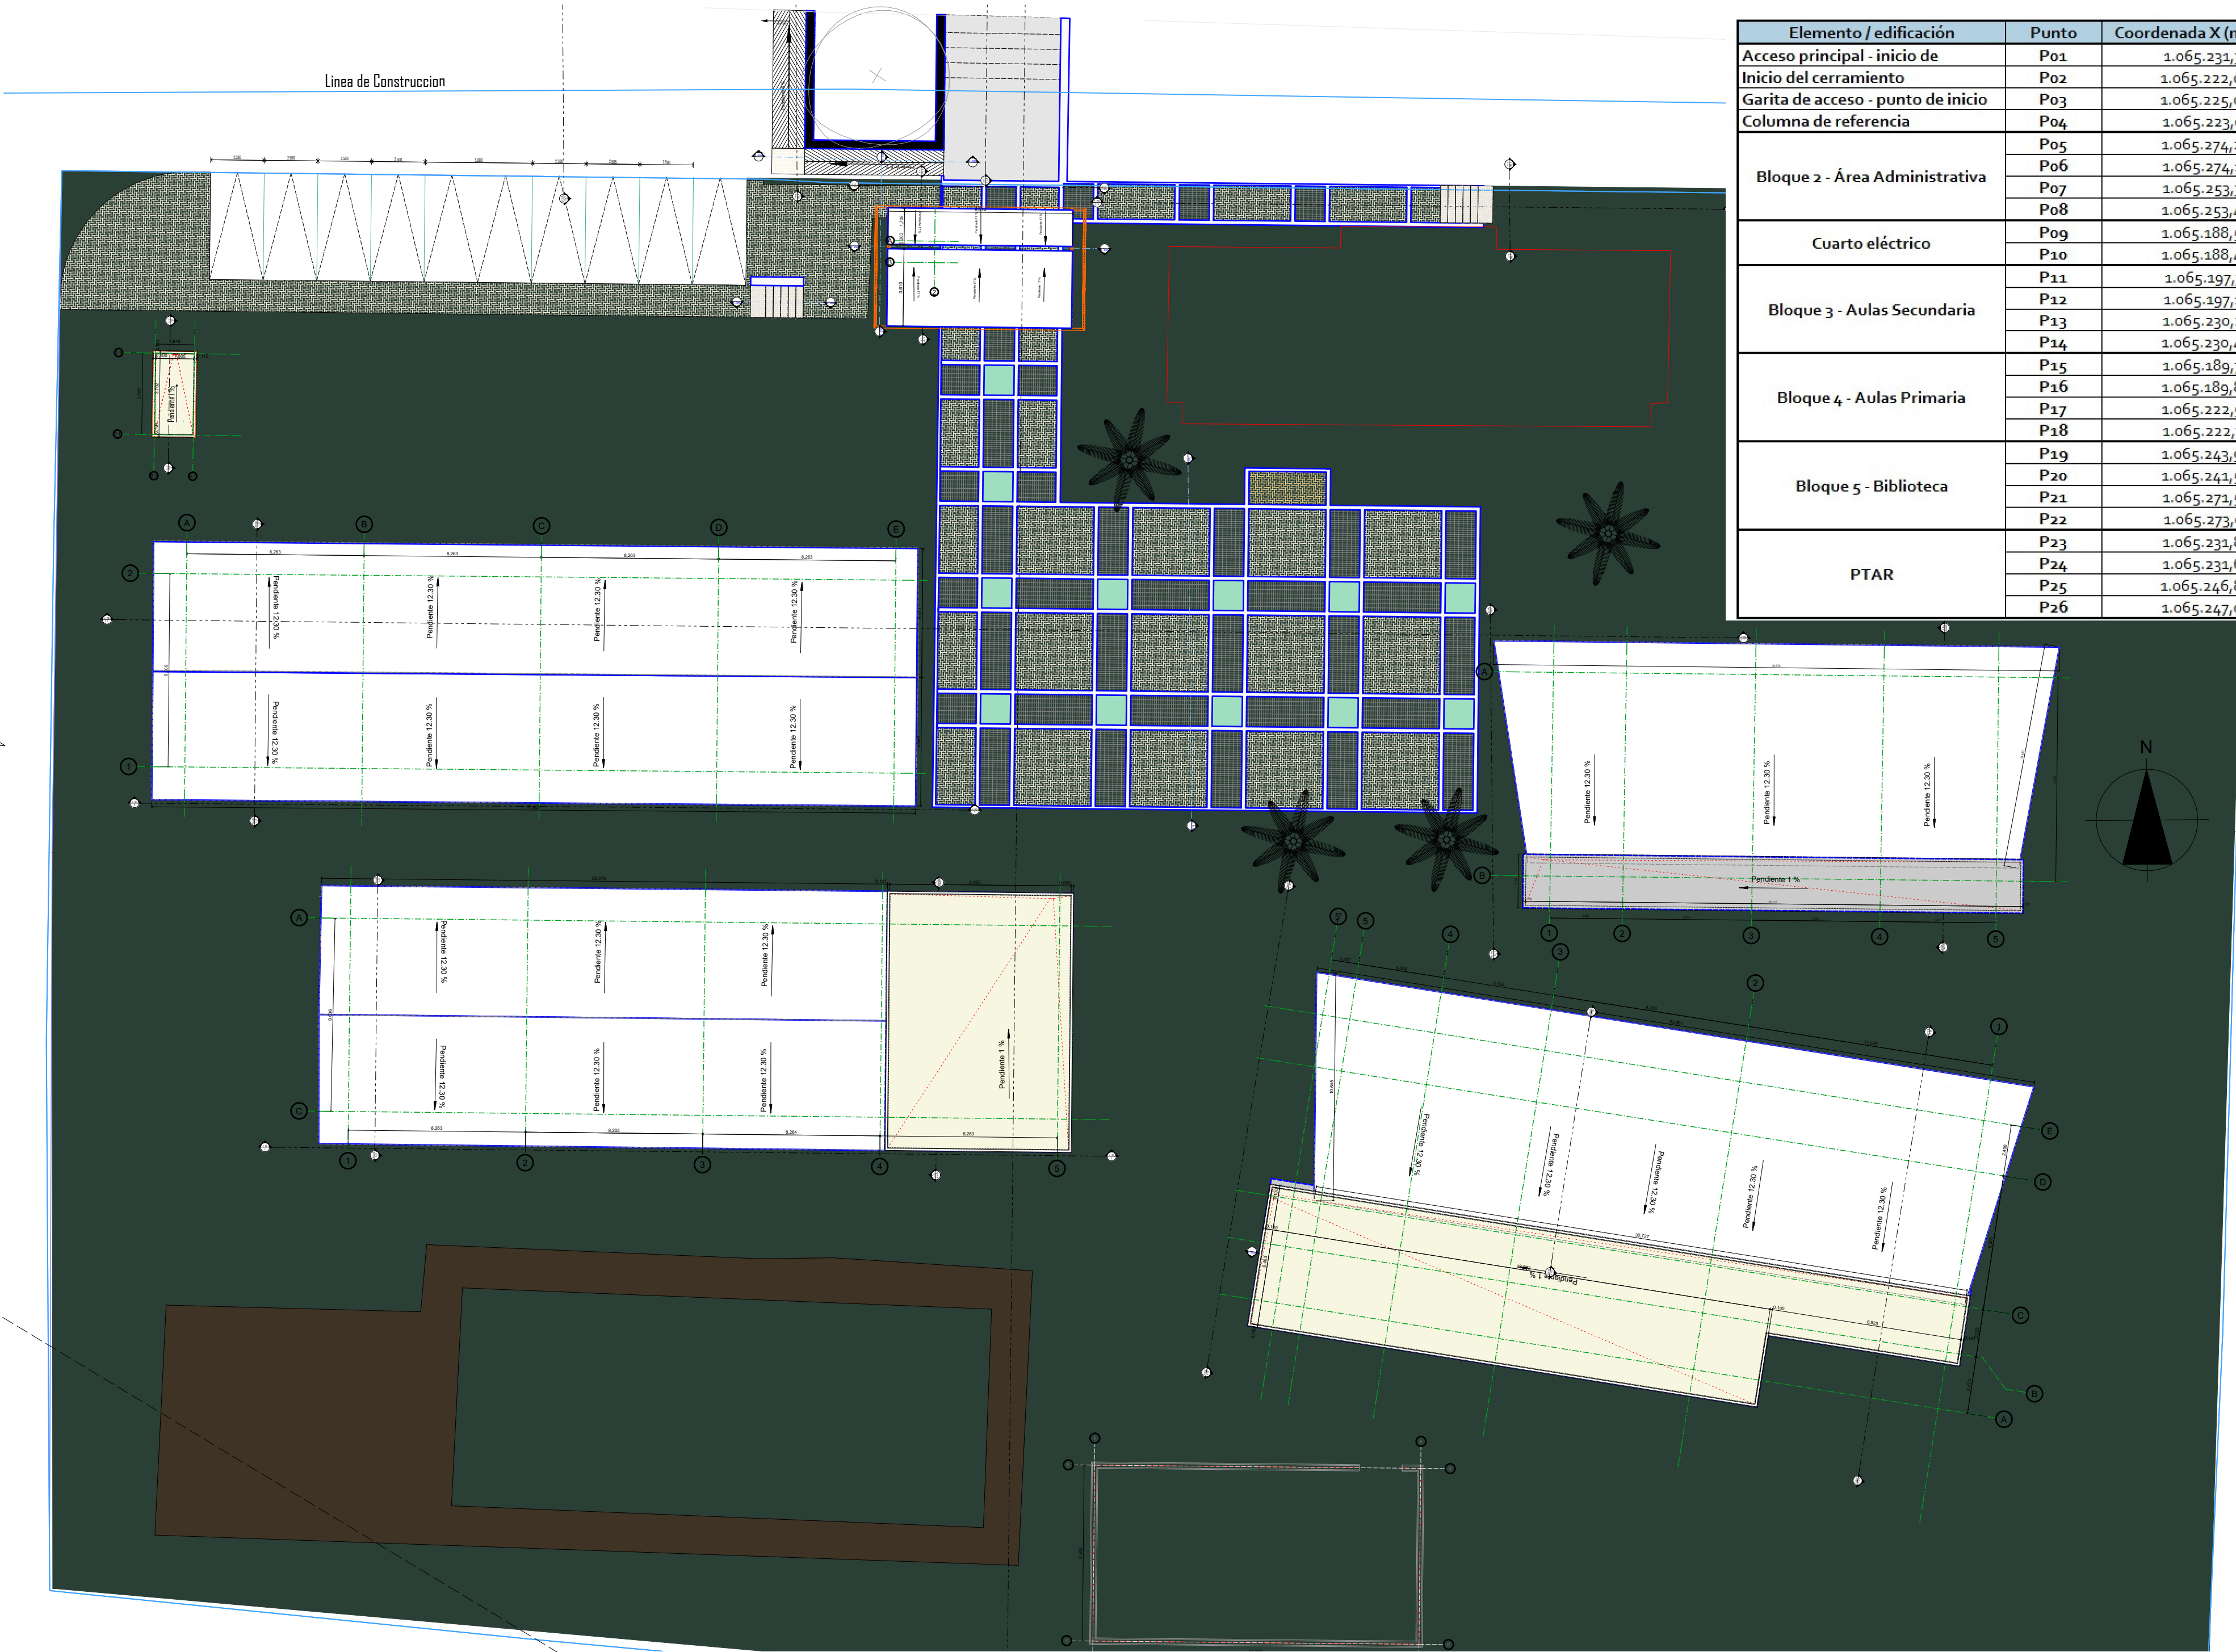

1

Implantación C.E Santa Isabel Sede Principal

1:200

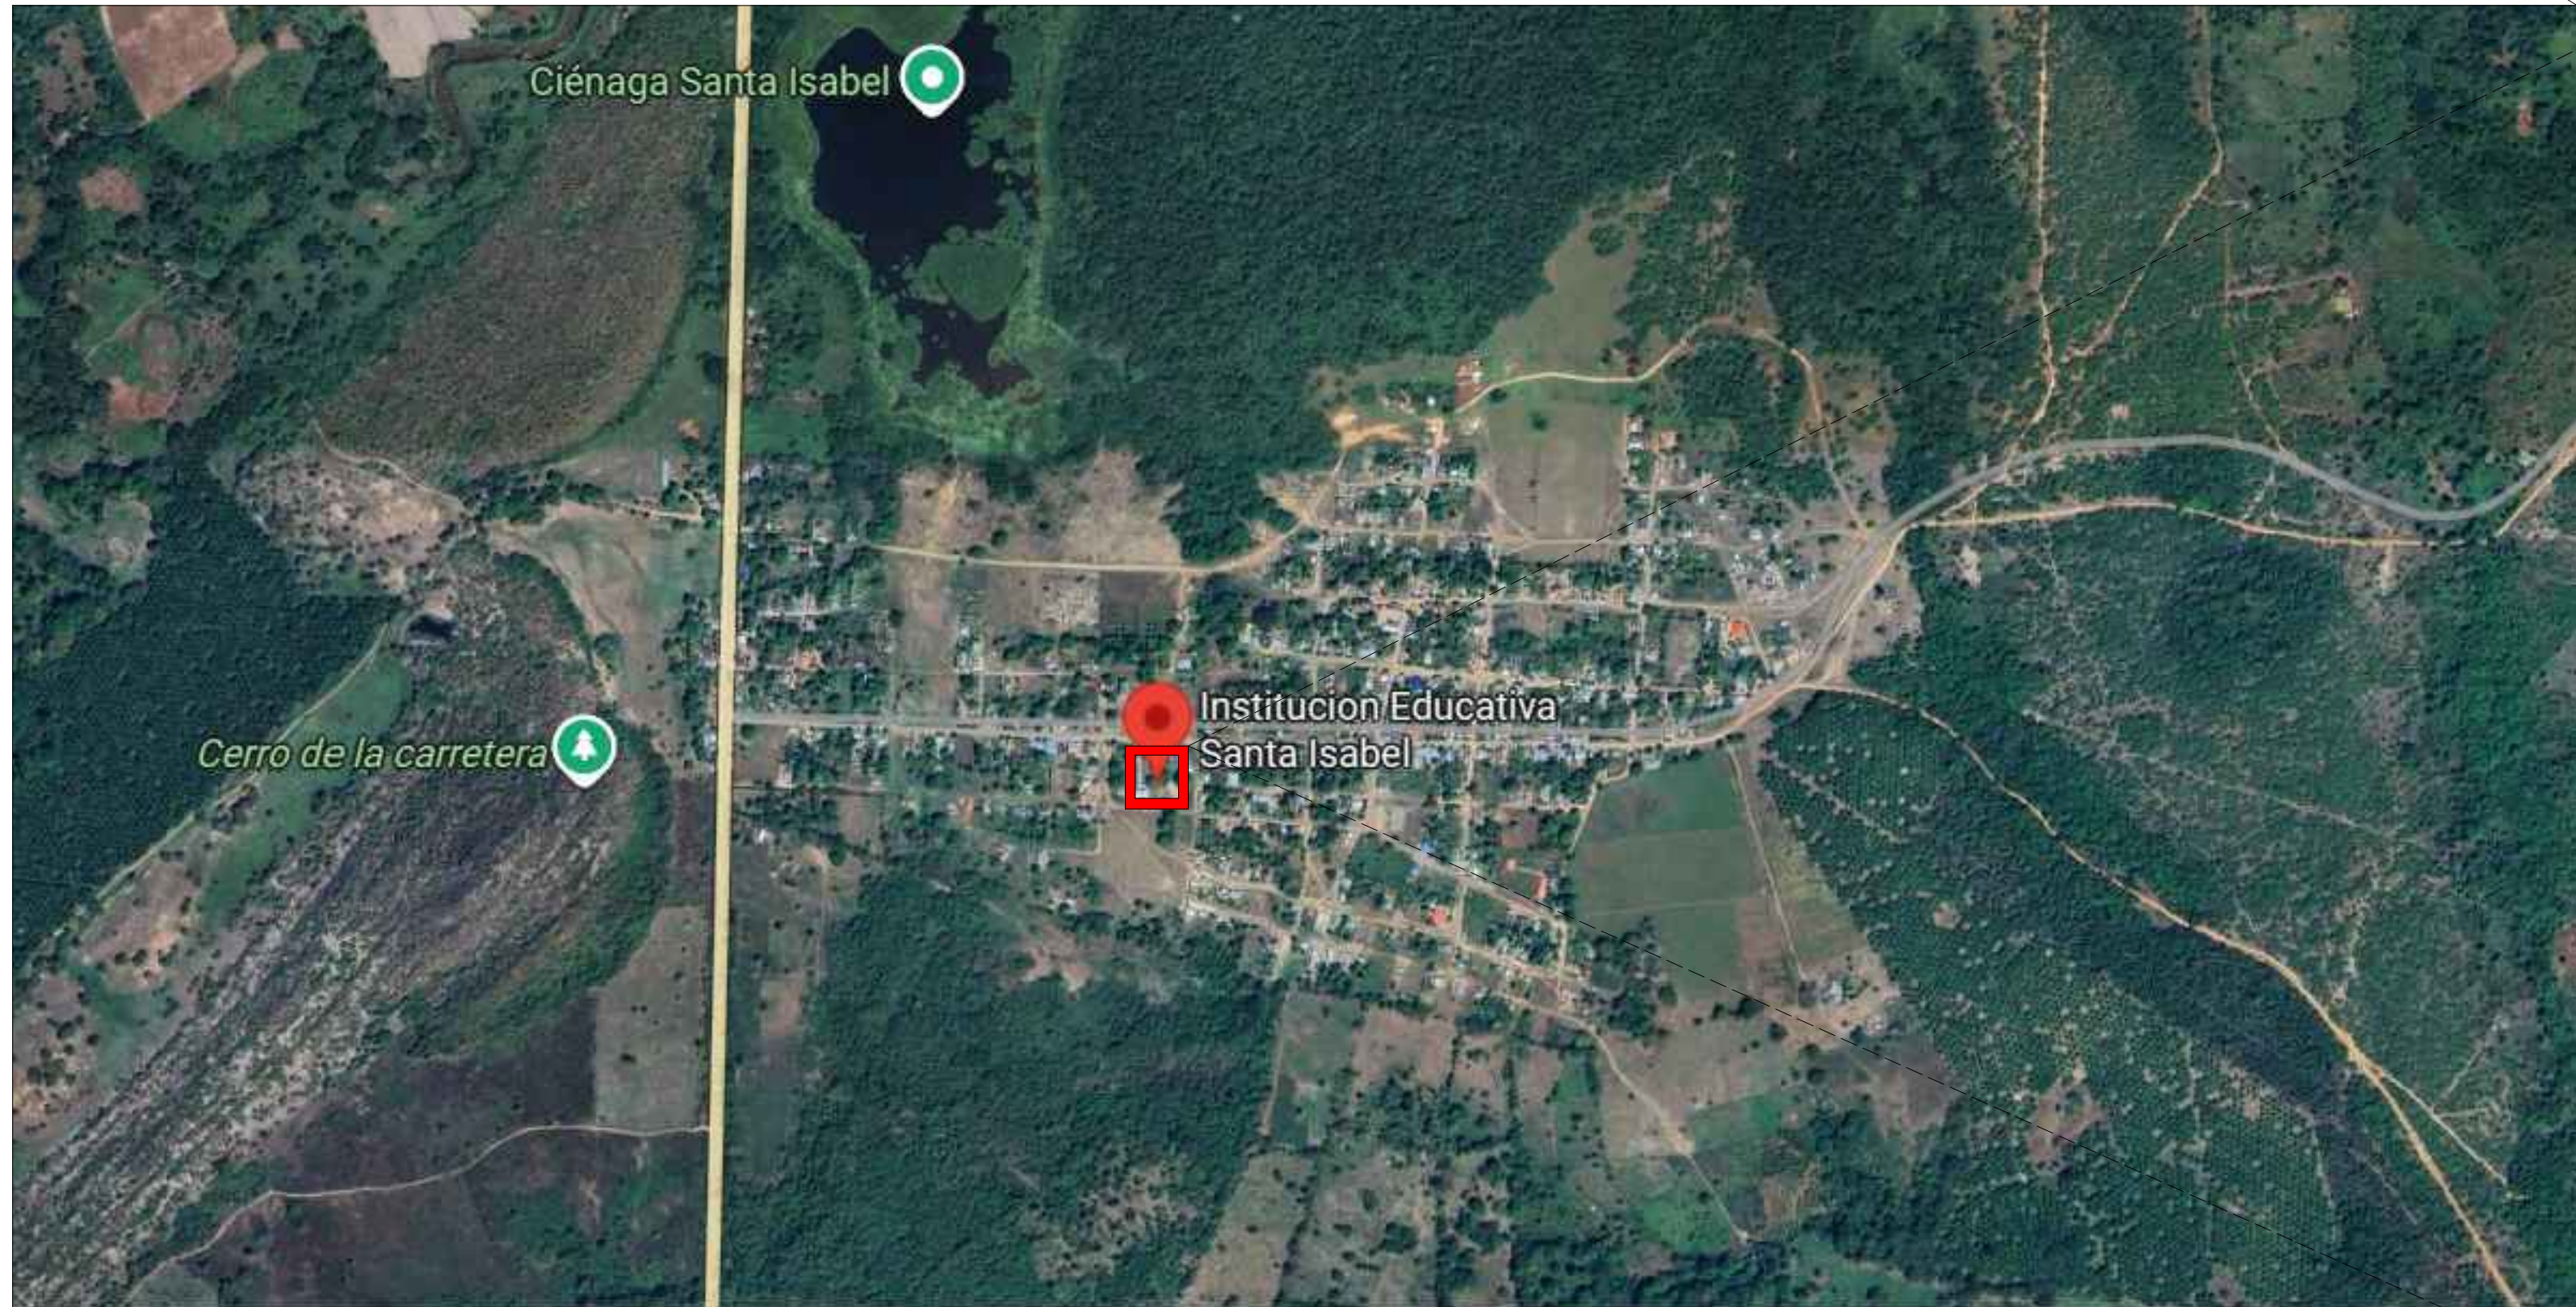

PLANO CORREGIMIENTO DE SANTA ISABEL - CURUMANI



LOTE DEL INSTITUCION EDUCATIVA SANTA ISABEL



GOBERNADORA:
ELVIA MILENA SAN JUAN DAVILA

SECRETARIO DE INFRAESTRUCTURA DEPARTAMENTAL
JORGE ARMANDO MAESTRE JARABA

PROYECTO:
"MEJORAMIENTO DE LA
INFRAESTRUCTURA EDUCATIVA
EN DISTINTOS MUNICIPIOS DEL
DEPARTAMENTO DEL CESAR".

DESARROLLO DIGITAL DEL PROYECTO:
DISEÑO ARQUITECTONICO:
MARIA ALEXANDRA PALMERA CASTILLA
A68682008-1065564617

DISEÑO ESTRUCTURAL:
WILLIAM FUENTES LACOUTURE
M.P. No. 25202150640CND

DISEÑO TOPOGRÁFICO:
RAFAEL CUELLO CARRILLO
MP.No. 01-14206 CNPT

DISEÑO ELECTRICO:
LUIS FELIPE SANCHEZ LLANOS
No. AT205-41653.

DISEÑO HIDROSANITARIO Y RCI:
JUAN JOSE ONATE
M.P. No. 091037-0661809 CND

CONTIENE :
Implantación C.E Santa Isabel Sede Principal

Vo.Bo. REVISÓ

Vo.Bo. PLANEACIÓN

FECHA:
06/2026
ESCALA:
1:200

ARCHIVO:
C2008
PLA-101 Plano Ubicación del ProyectoD III G

PLANO N°:
A - 101 DE 035