
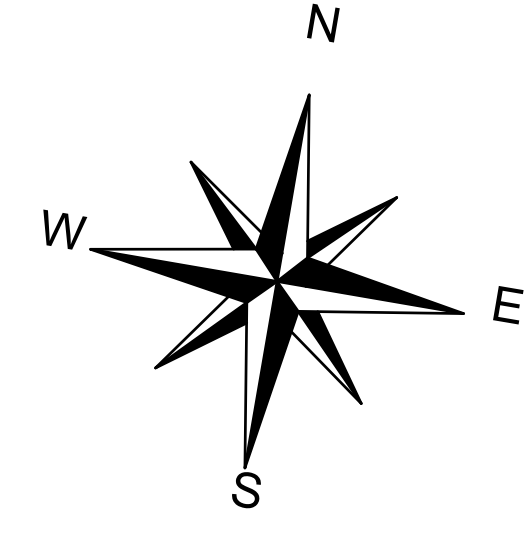
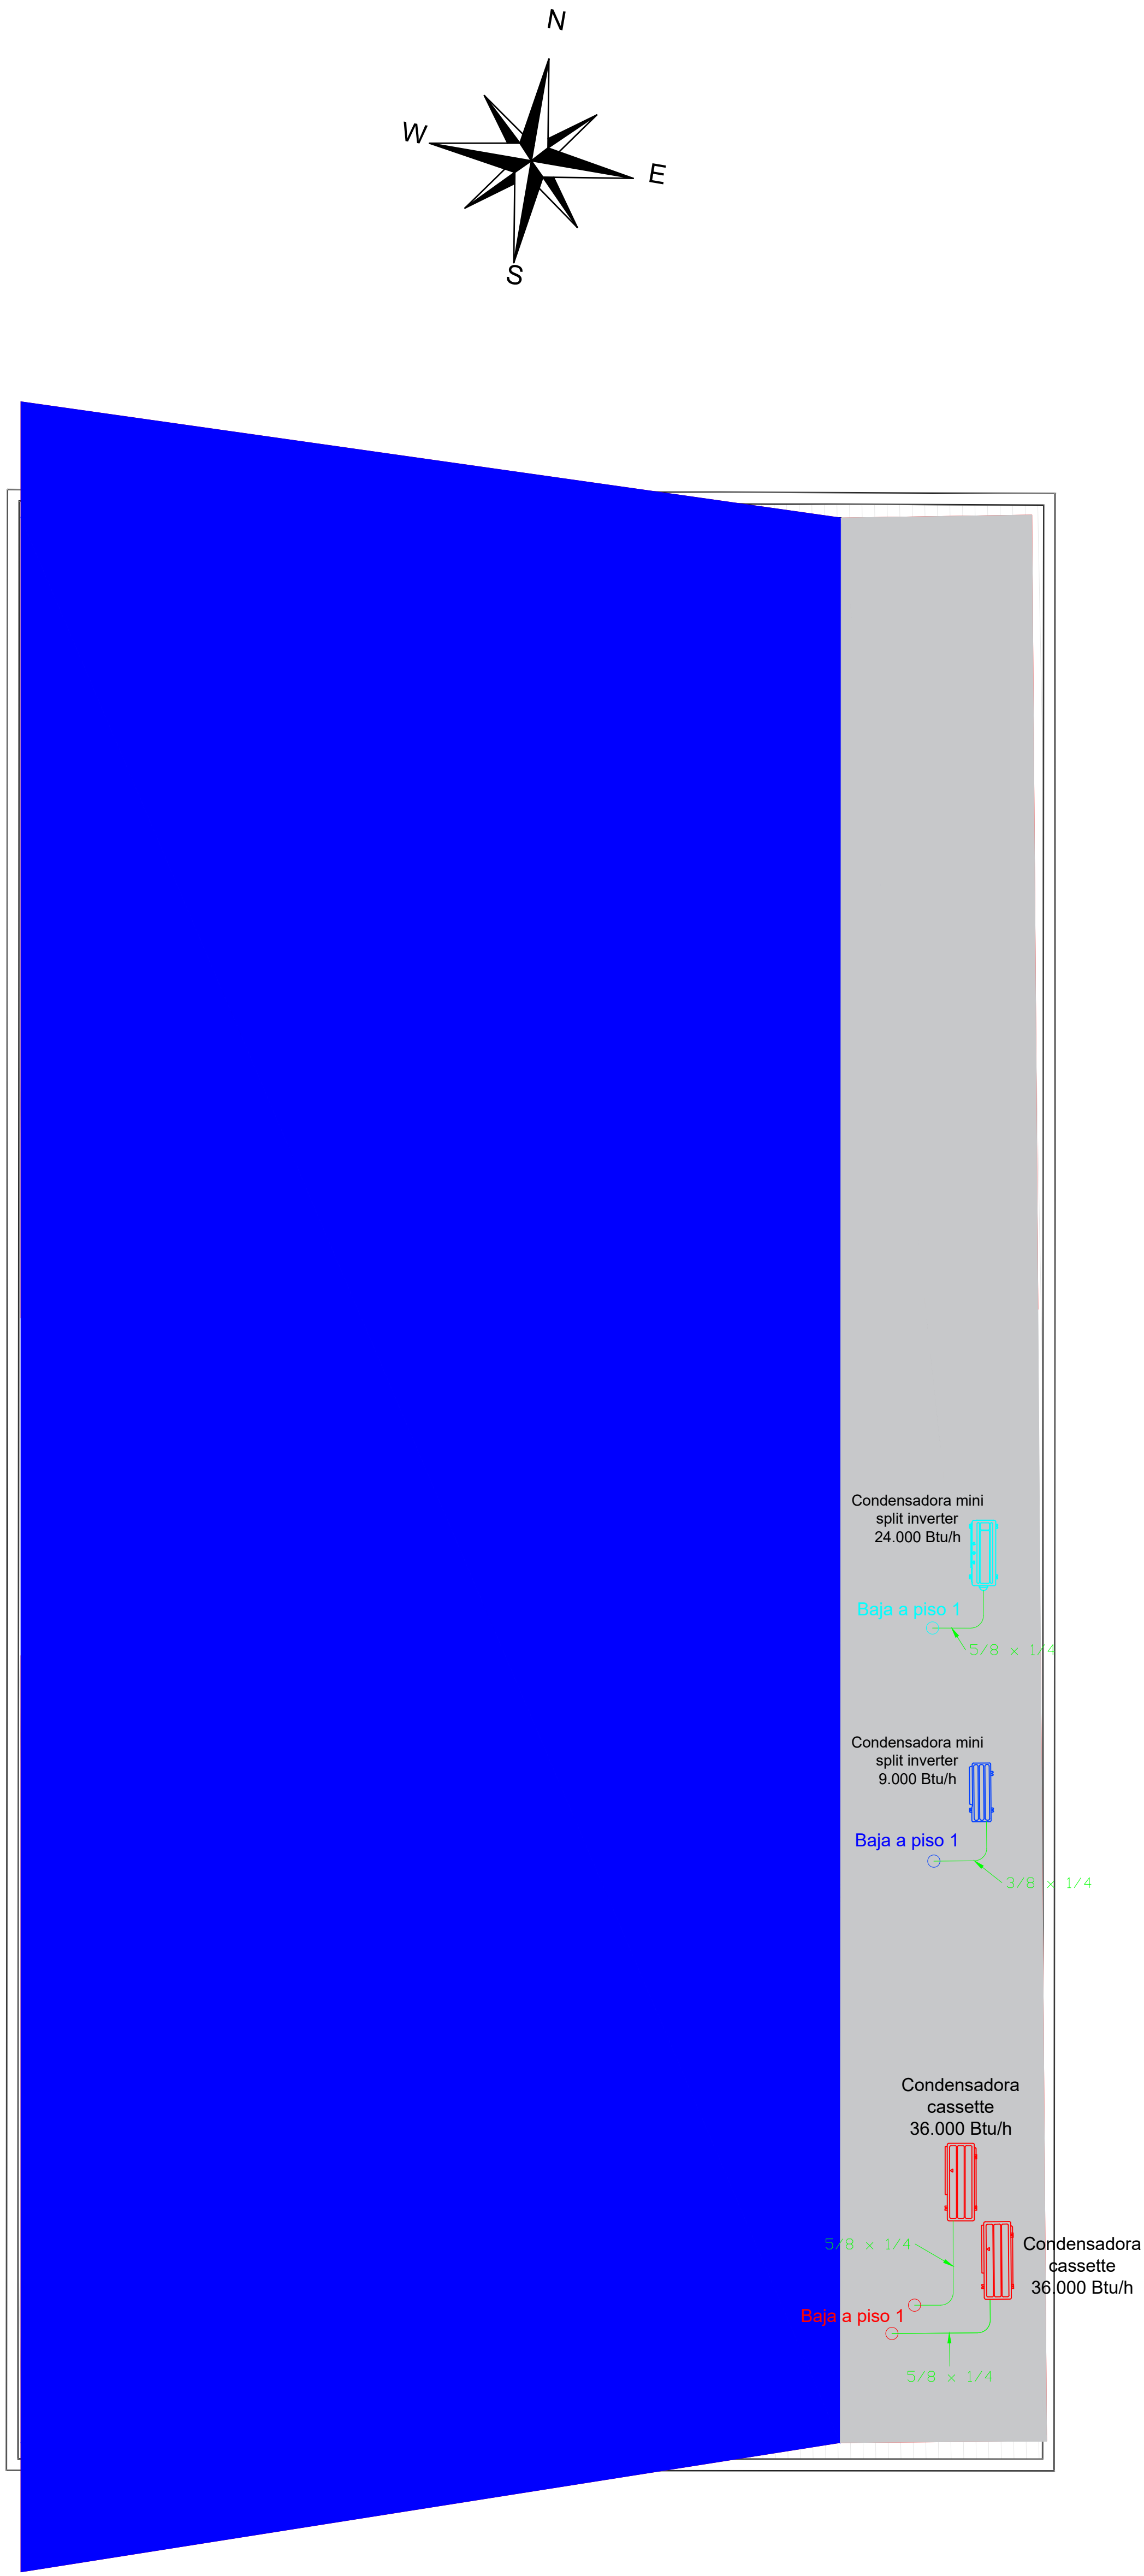
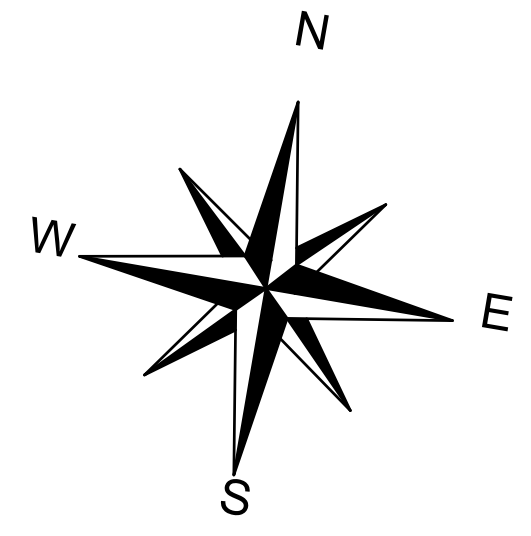


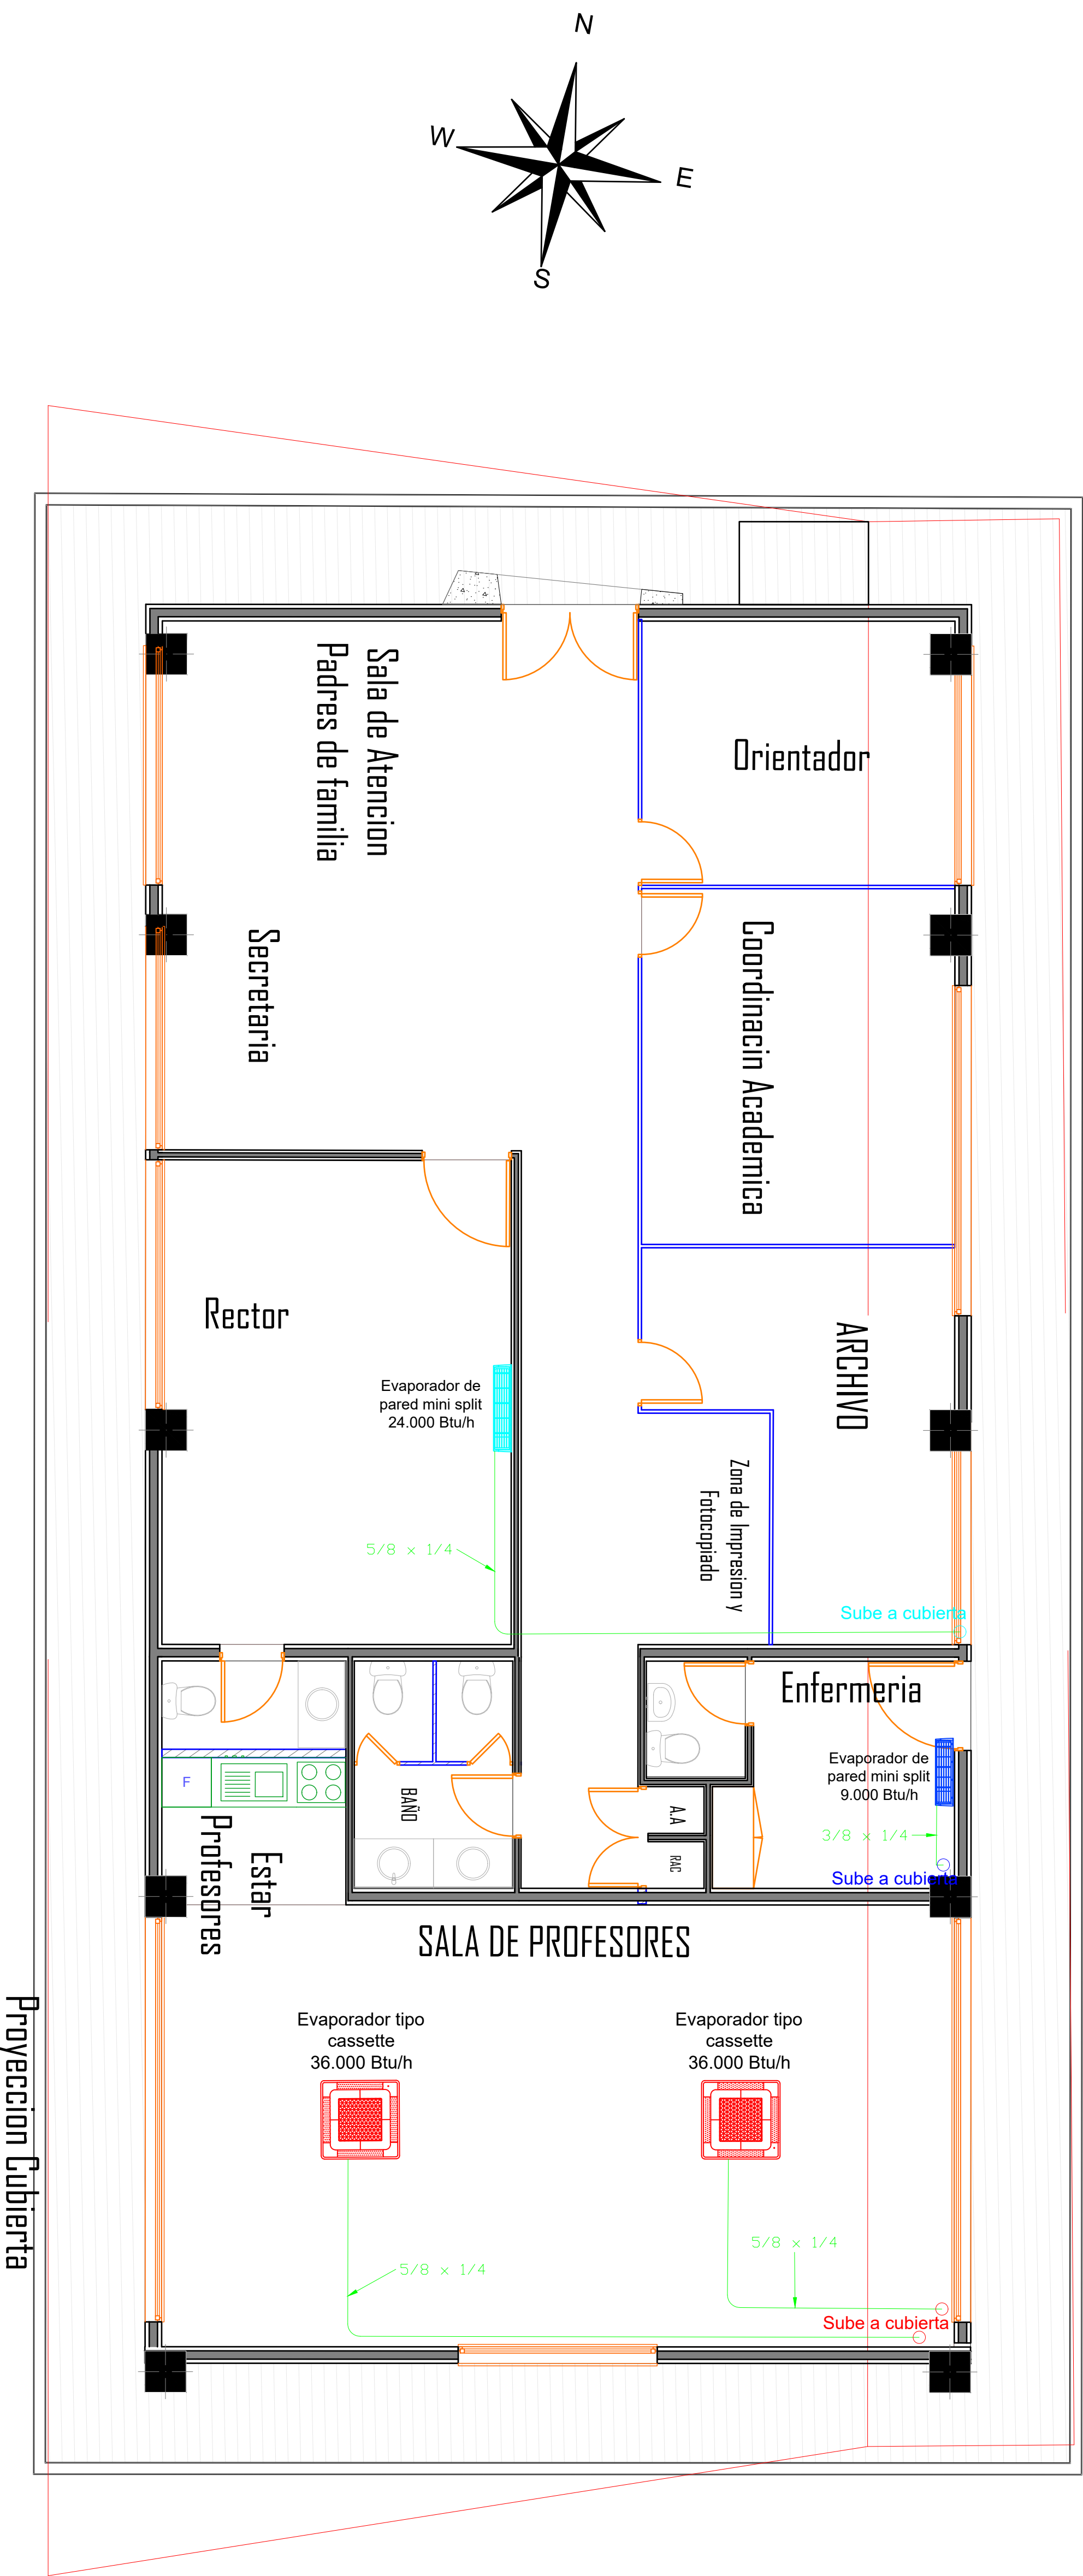

GOBERNACIÓN DEL
CESAR

GOBERNADORA:

ELVIA MILENA SAN JUAN DAVILA

SECRETARIO DE INFRAESTRUCTURA DEPARTAMENTAL

JORGE ARMANDO MAESTRE JARABA

PROYECTO:
**"MEJORAMIENTO DE LA
INFRAESTRUCTURA EDUCATIVA
EN DISTINTOS MUNICIPIOS DEL
DEPARTAMENTO DEL CESAR".**

DESARROLLO DIGITAL DEL PROYECTO:

DISEÑO ARQUITECTONICO:

MARIA ALEXANDRA PALMERA CASTILLA
A68682008-1065564617

DISEÑO ESTRUCTURAL:

BRANDO DAVID MARTINEZ CORTEZ
M.P.No. 20202-404943 CES

DISEÑO TOPOGRÁFICO:

RAFAEL CUELLO CARRILLO
MP.No. 01-14206
CNPT

DISEÑO ELECTRICO:

LUIS FELIPE SÁNCHEZ LLANOS
No. AT205-41653.

DISEÑO HIDROSANITARIO Y RCI:

JUAN JOSE ONATE
M.P.No. 091037-0661809 CND

CONTIENE :
Aire Acondicionado Bloque 1

Vo.Bo. REVISÓ

Vo.Bo. PLANEACIÓN




FECHA:
06/2026

ESCALA:
1 : 50

ARCHIVO:

PLANO N°:
AA- 001
DE:002

AA-001

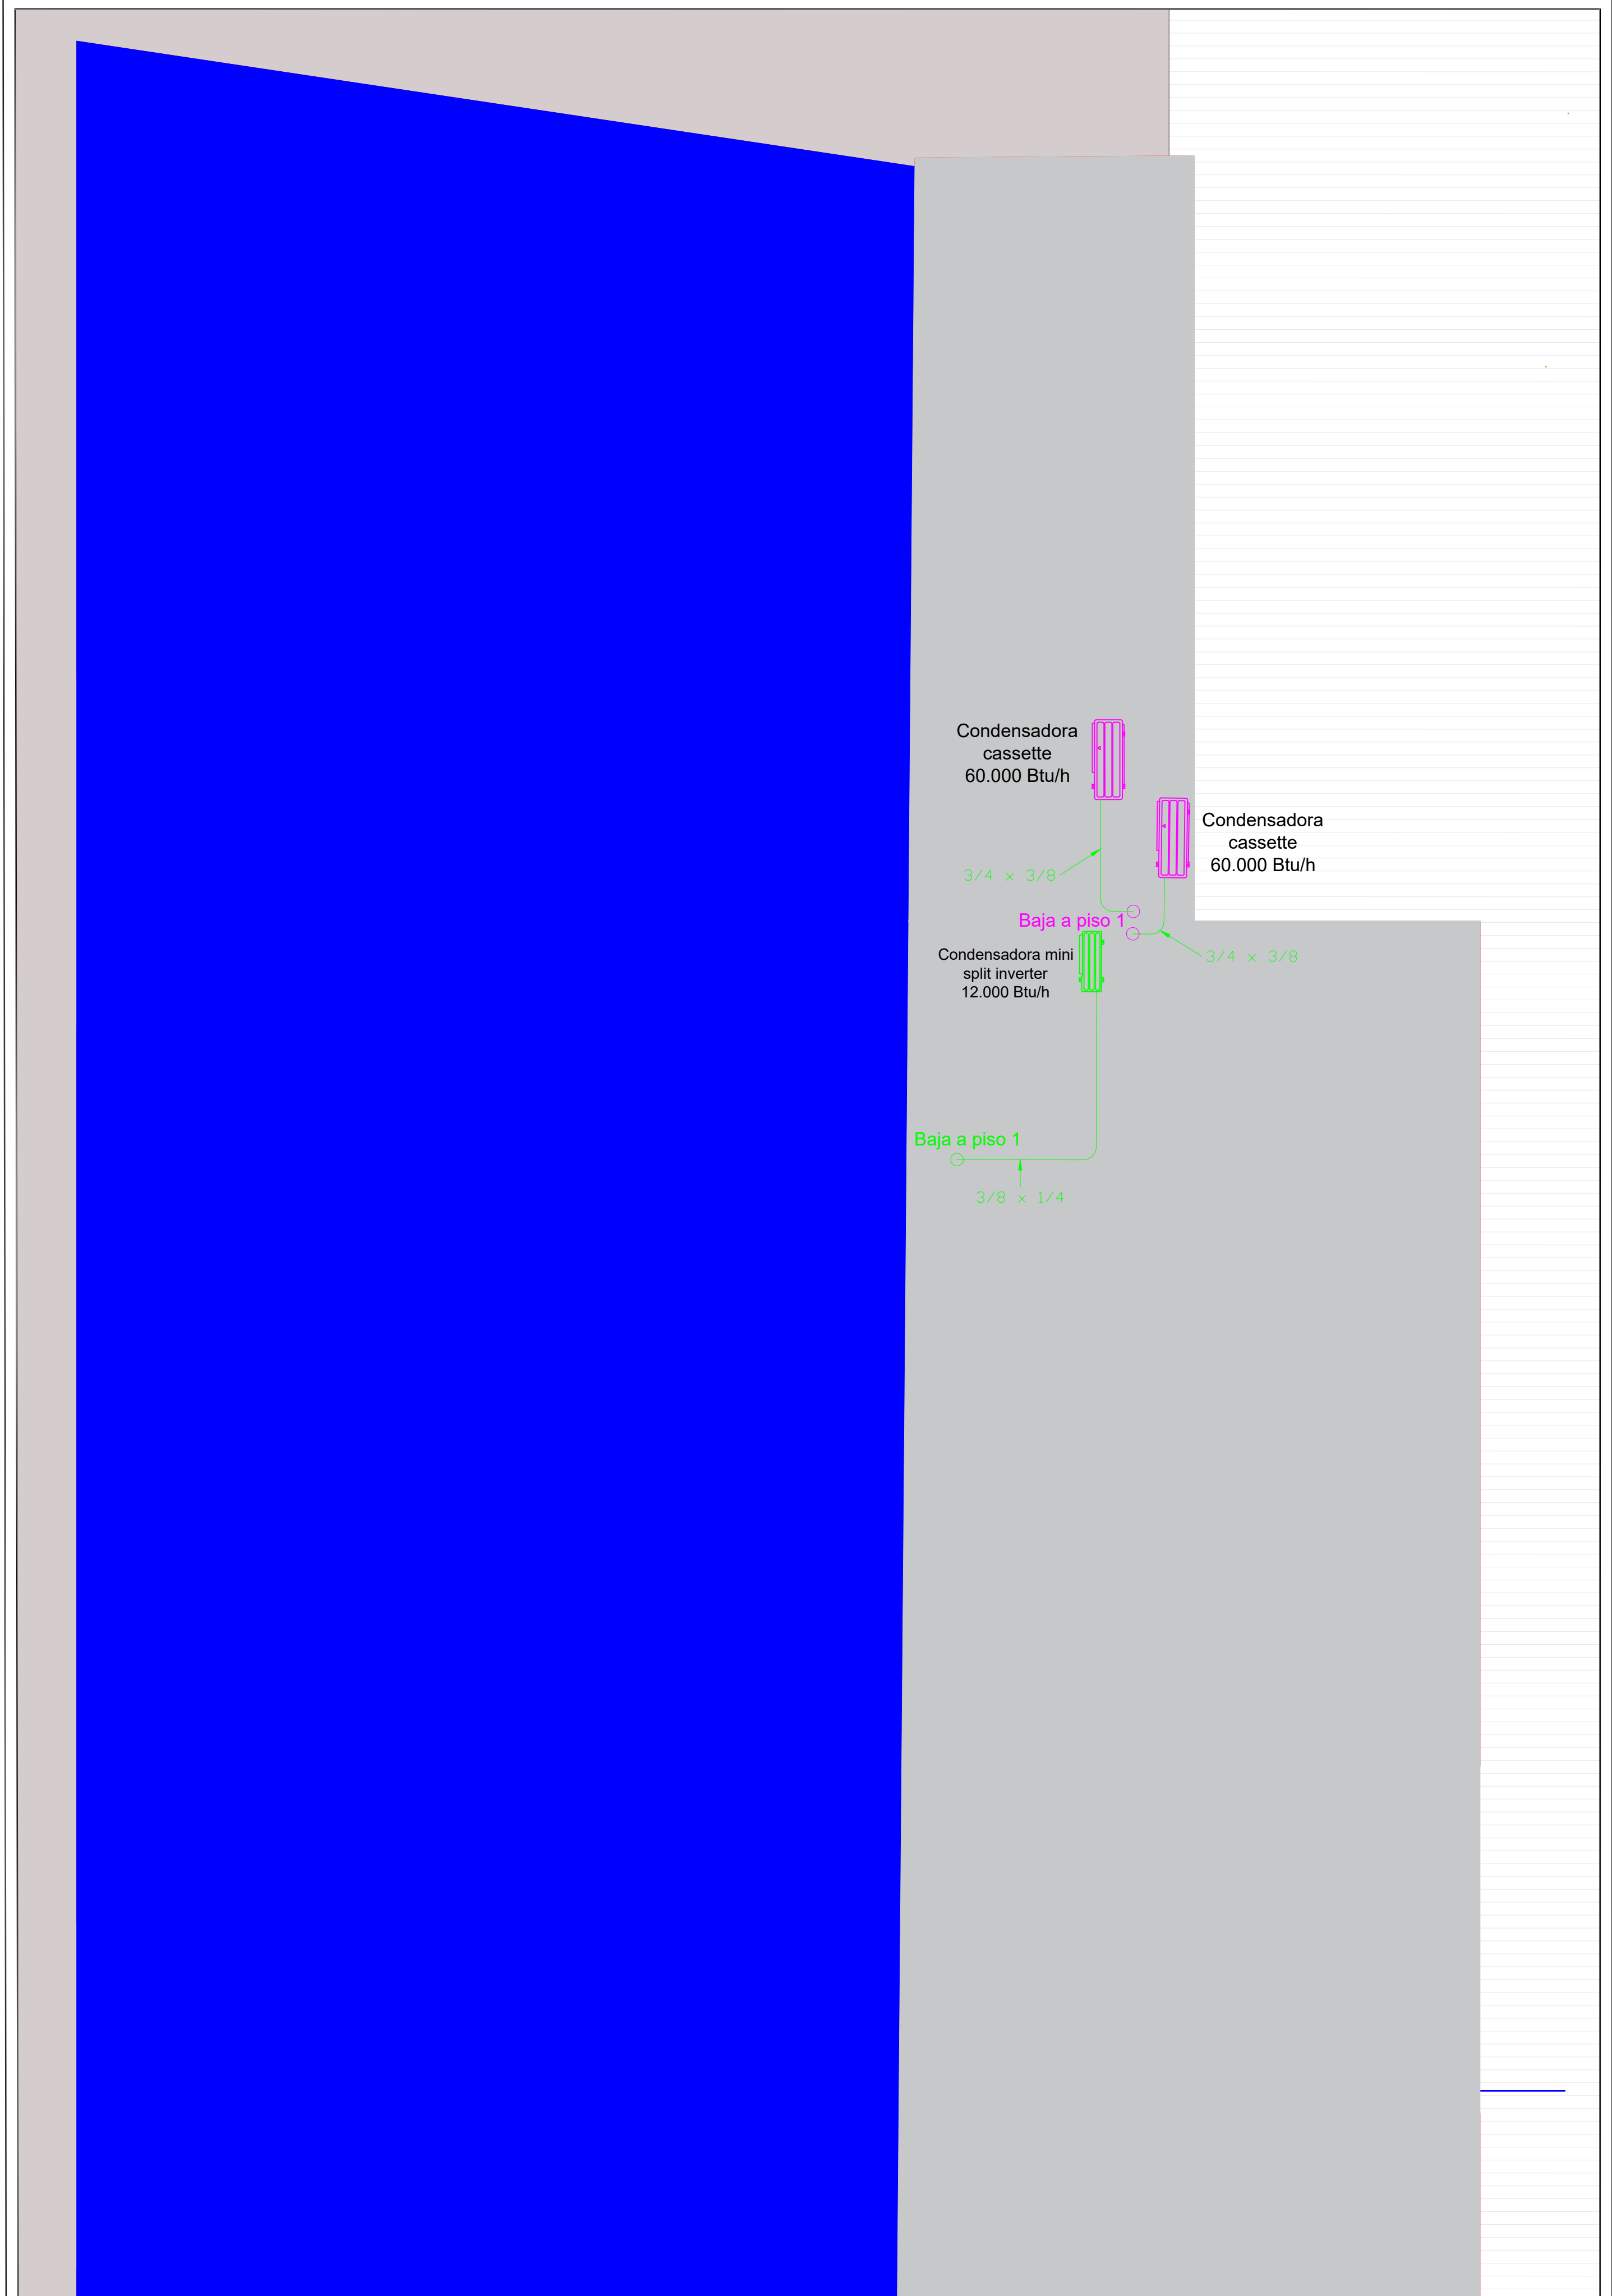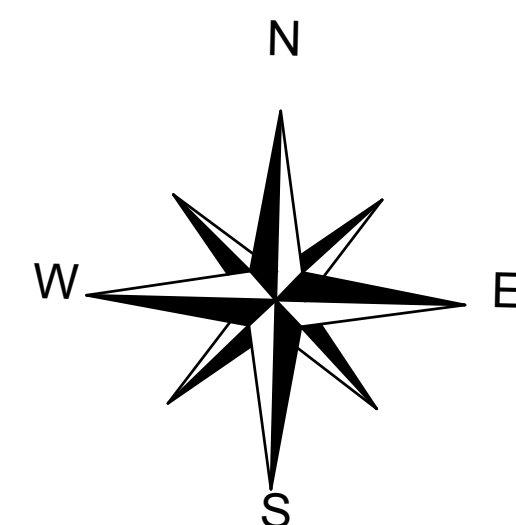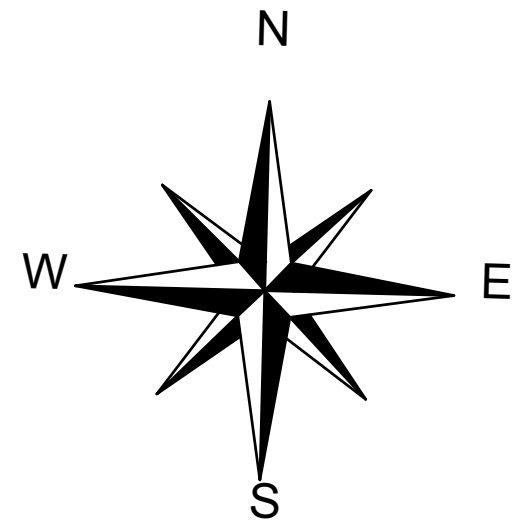

GOBERNACIÓN DEL
CESAR

GOBERNADORA:

ELVIA MILENA SAN JUAN DAVILA

SECRETARIO DE INFRAESTRUCTURA DEPARTAMENTAL

JORGE ARMANDO MAESTRE JARABA

PROYECTO:

**"MEJORAMIENTO DE LA
INFRAESTRUCTURA EDUCATIVA
EN DISTINTOS MUNICIPIOS DEL
DEPARTAMENTO DEL CESAR".**

DESARROLLO DIGITAL DEL PROYECTO:

DISEÑO ARQUITECTONICO:

MARIA ALEXANDRA PALMERA CASTILLA
A68682008-1065564617

DISEÑO ESTRUCTURAL:

BRANDO DAVID MARTINEZ CORTEZ
M.P.No. 20202-404943 CES

DISEÑO TOPOGRÁFICO:

RAFAEL CUELLO CARRILLO
MP.No. 01-14206
CNPT

DISEÑO ELECTRICO:

LUIS FELIPE SÁNCHEZ LLANOS
No. AT205-41653

DISEÑO HIDROSANITARIO Y RCI:

JUAN JOSE ONATE
M.P.No. 091037-0661809 CND

CONTIENE :

Aire Acondicionado Bloque 6

Vo.Bo. REVISÓ

Vo.Bo. PLANEACIÓN

FECHA:

06/2026

ESCALA:

1 : 50

ARCHIVO:

PLANO N°:
AA- 002
DE:002

AA-002