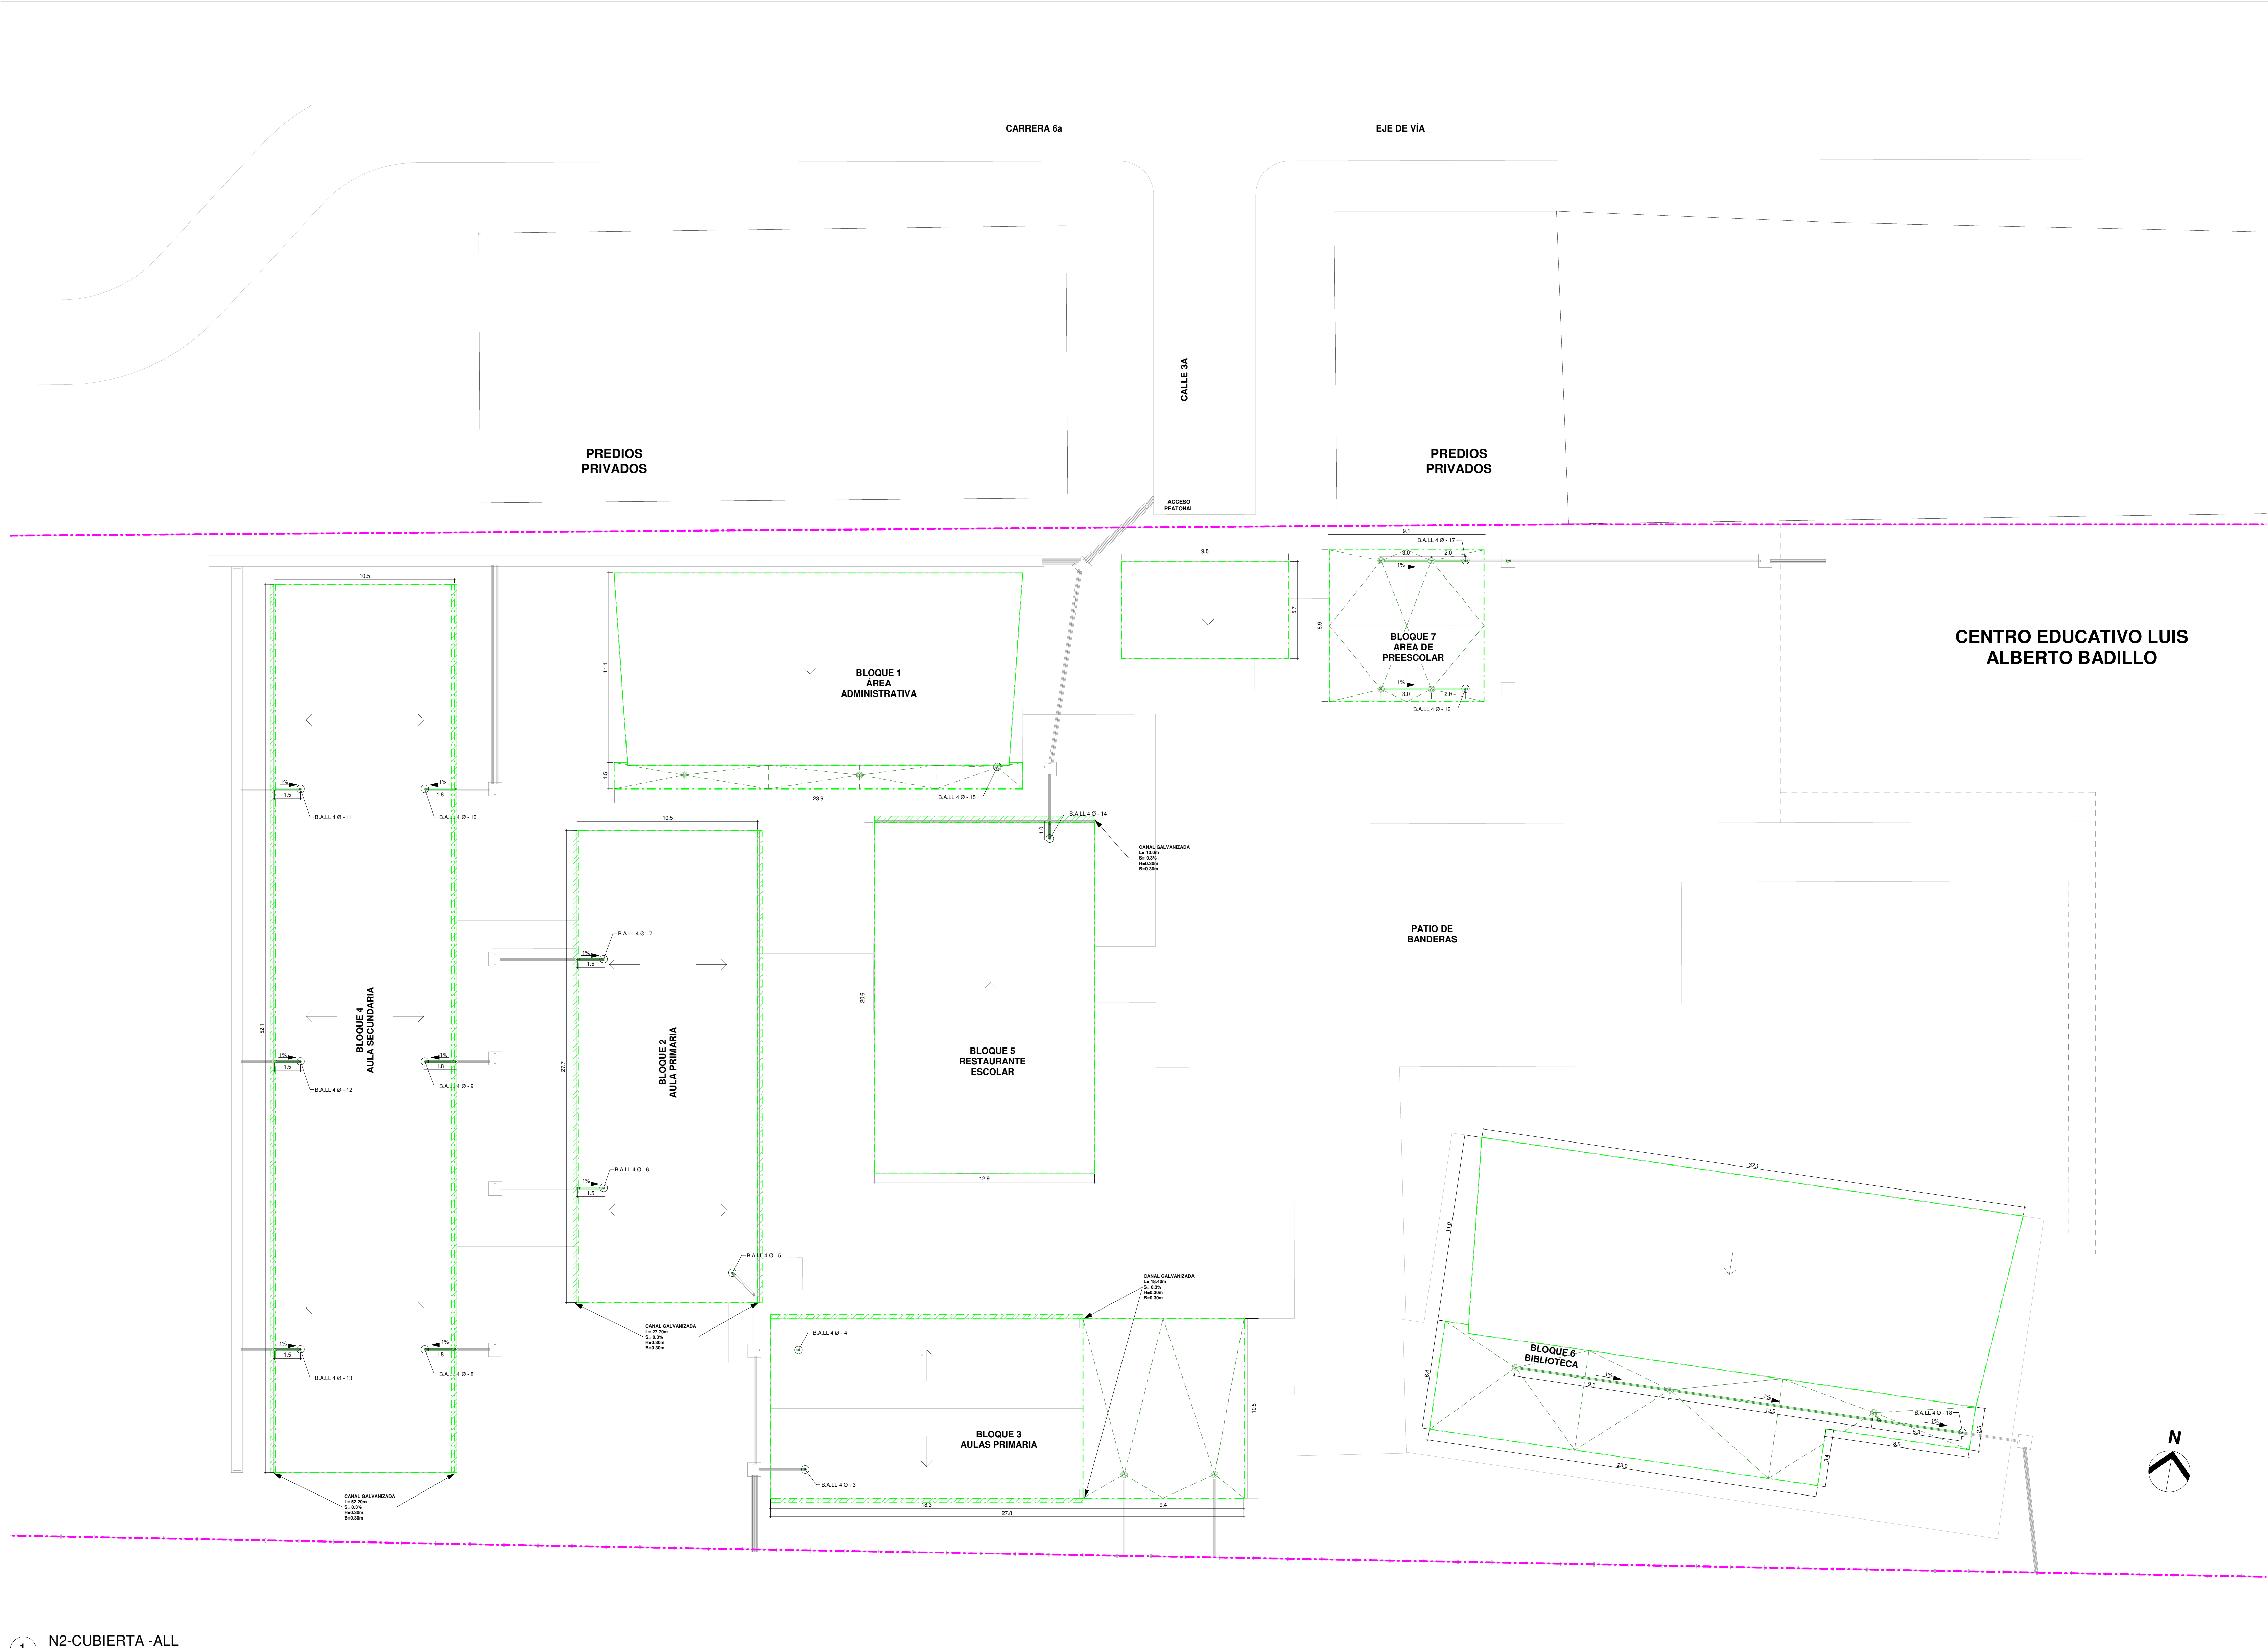
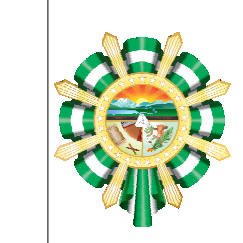






GOBERNACIÓN DEL
CESAR

GOBERNACIÓN DEL CESAR

GOBERNADORA:

 
ELVIA MILENA SAN JUAN DAVILA

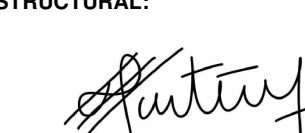
SECRETARIO DE INFRAESTRUCTURA DEPARTAMENTAL

JORGE ARMANDO MAESTRE JARABA

"MEJORAMIENTO DE LA
INFRAESTRUCTURA EDUCATIVA EN
DISTINTOS MUNICIPIOS DEL
DEPARTAMENTO DEL CESAR"

DESARROLLO DIGITAL DEL PROYECTO:

DISEÑO ARQUITECTÓNICO:

MARIA ALEXANDRA PALMERA CASTILLA
A8882008-1055564617

 
DISEÑO ESTRUCTURAL:

BRANDO DAVID MARTINEZ CORTEZ
M.P. No. 20202-404843 CES

DISEÑO TOPOGRÁFICO:

RAFAEL CUELLO CARRILLO
MP. No. 01-14206 CNPT

DISEÑO ELECTRICO:

LUIS FELIPE SÁNCHEZ LLANOS
MP. No. AT205-41653.

DISEÑO HIDROSANITARIO Y RCI:

JUAN JOSE ONATE
M.P. No. 051037-0661809 CND

CONTIENE:

CUBIERTA AGUAS
LLUVIAS

Vo.Bo. REVISÓ:

Vo.Bo. PLANEACIÓN:

FECHA:
16/04/2025

ESCALA:
1 : 150

ARCHIVO:
1.Colegio Besotes_HyS.RVT

PLANO N°:
A: ALL02
DE: HYS106

ALL02