


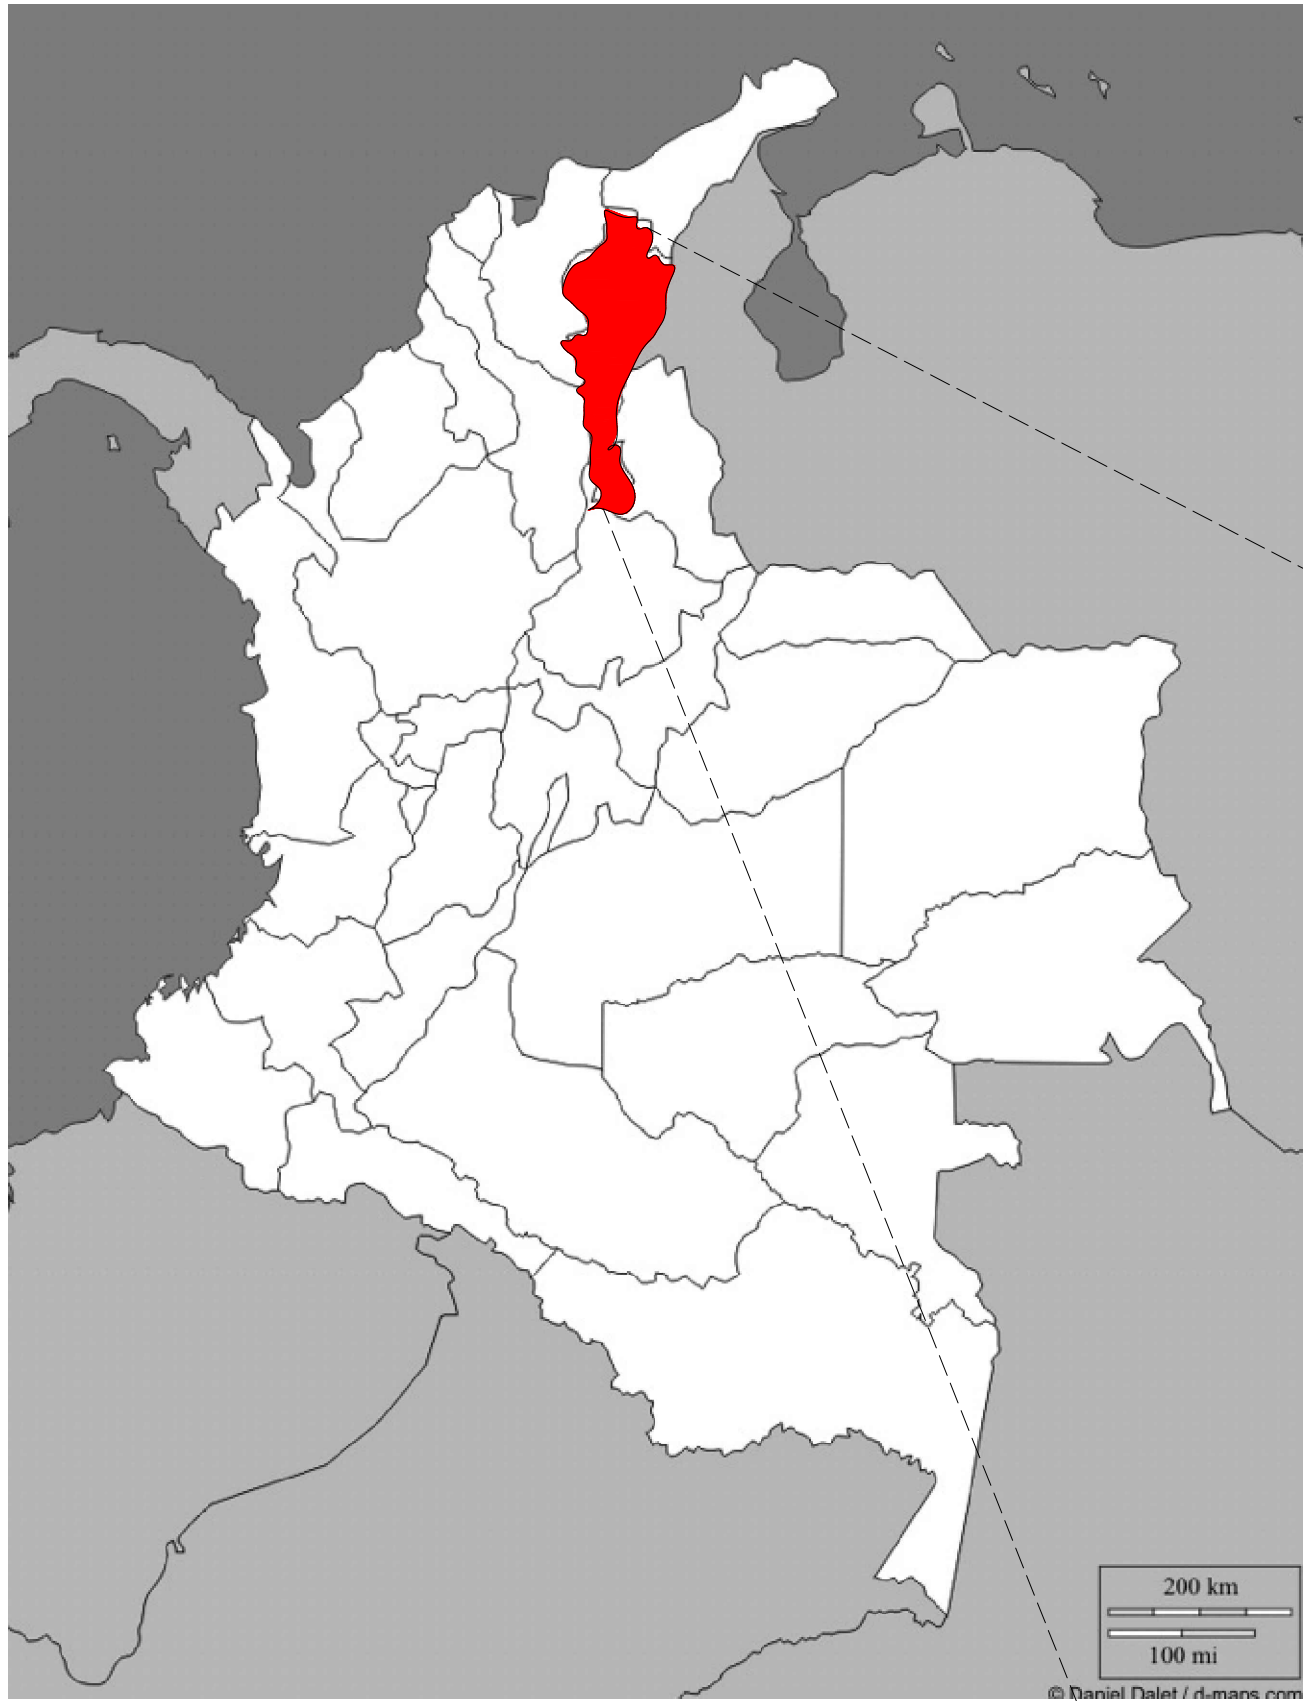


REPUBLICA DE COLOMBIA



MAPA DEPARTAMENTO DEL CESAR / ASTREA

Punto	Coordenada X	Coordenada Y	Ubicación
P1	1.011.615,83	1.541.798,48	Acceso principal – extremo suroccidental
P2	1.011.619,99	1.541.809,76	Acceso principal – extremo noroccidental
P3	1.011.620,60	1.541.807,41	Garita de acceso – punto occidental
P4	1.011.624,03	1.541.810,65	Garita de acceso – punto nororiental
P5	1.011.623,50	1.541.793,21	Acceso principal – extremo suroriental
P6	1.011.628,12	1.541.808,25	Rampa peatonal del acceso – extremo superior
P7	1.011.621,81	1.541.791,02	Cuarto eléctrico – punto de referencia
P8	1.011.657,71	1.541.771,79	Escalera exterior y circulación peatonal
P9	1.011.678,38	1.541.749,00	Rampa y andén de conexión peatonal
P10	1.011.703,56	1.541.787,43	Zona lúdica – esquina suroriental
P11	1.011.685,31	1.541.801,86	Zona lúdica – esquina noroccidental
P12	1.011.636,42	1.541.820,14	Patio escolar – esquina suroccidental
P13	1.011.632,70	1.541.819,52	Conexión entre patio escolar y zona de parqueo
P14	1.011.639,72	1.541.837,65	Zona de parqueo
P15	1.011.643,35	1.541.865,41	Acceso vehicular
P16	1.011.659,32	1.541.849,13	Aula existente 01 – acceso y circulación exterior
P17	1.011.683,82	1.541.843,35	Aula existente 02 – acceso y circulación exterior
P18	1.011.671,51	1.541.829,96	Aula existente 03 – acceso y circulación exterior

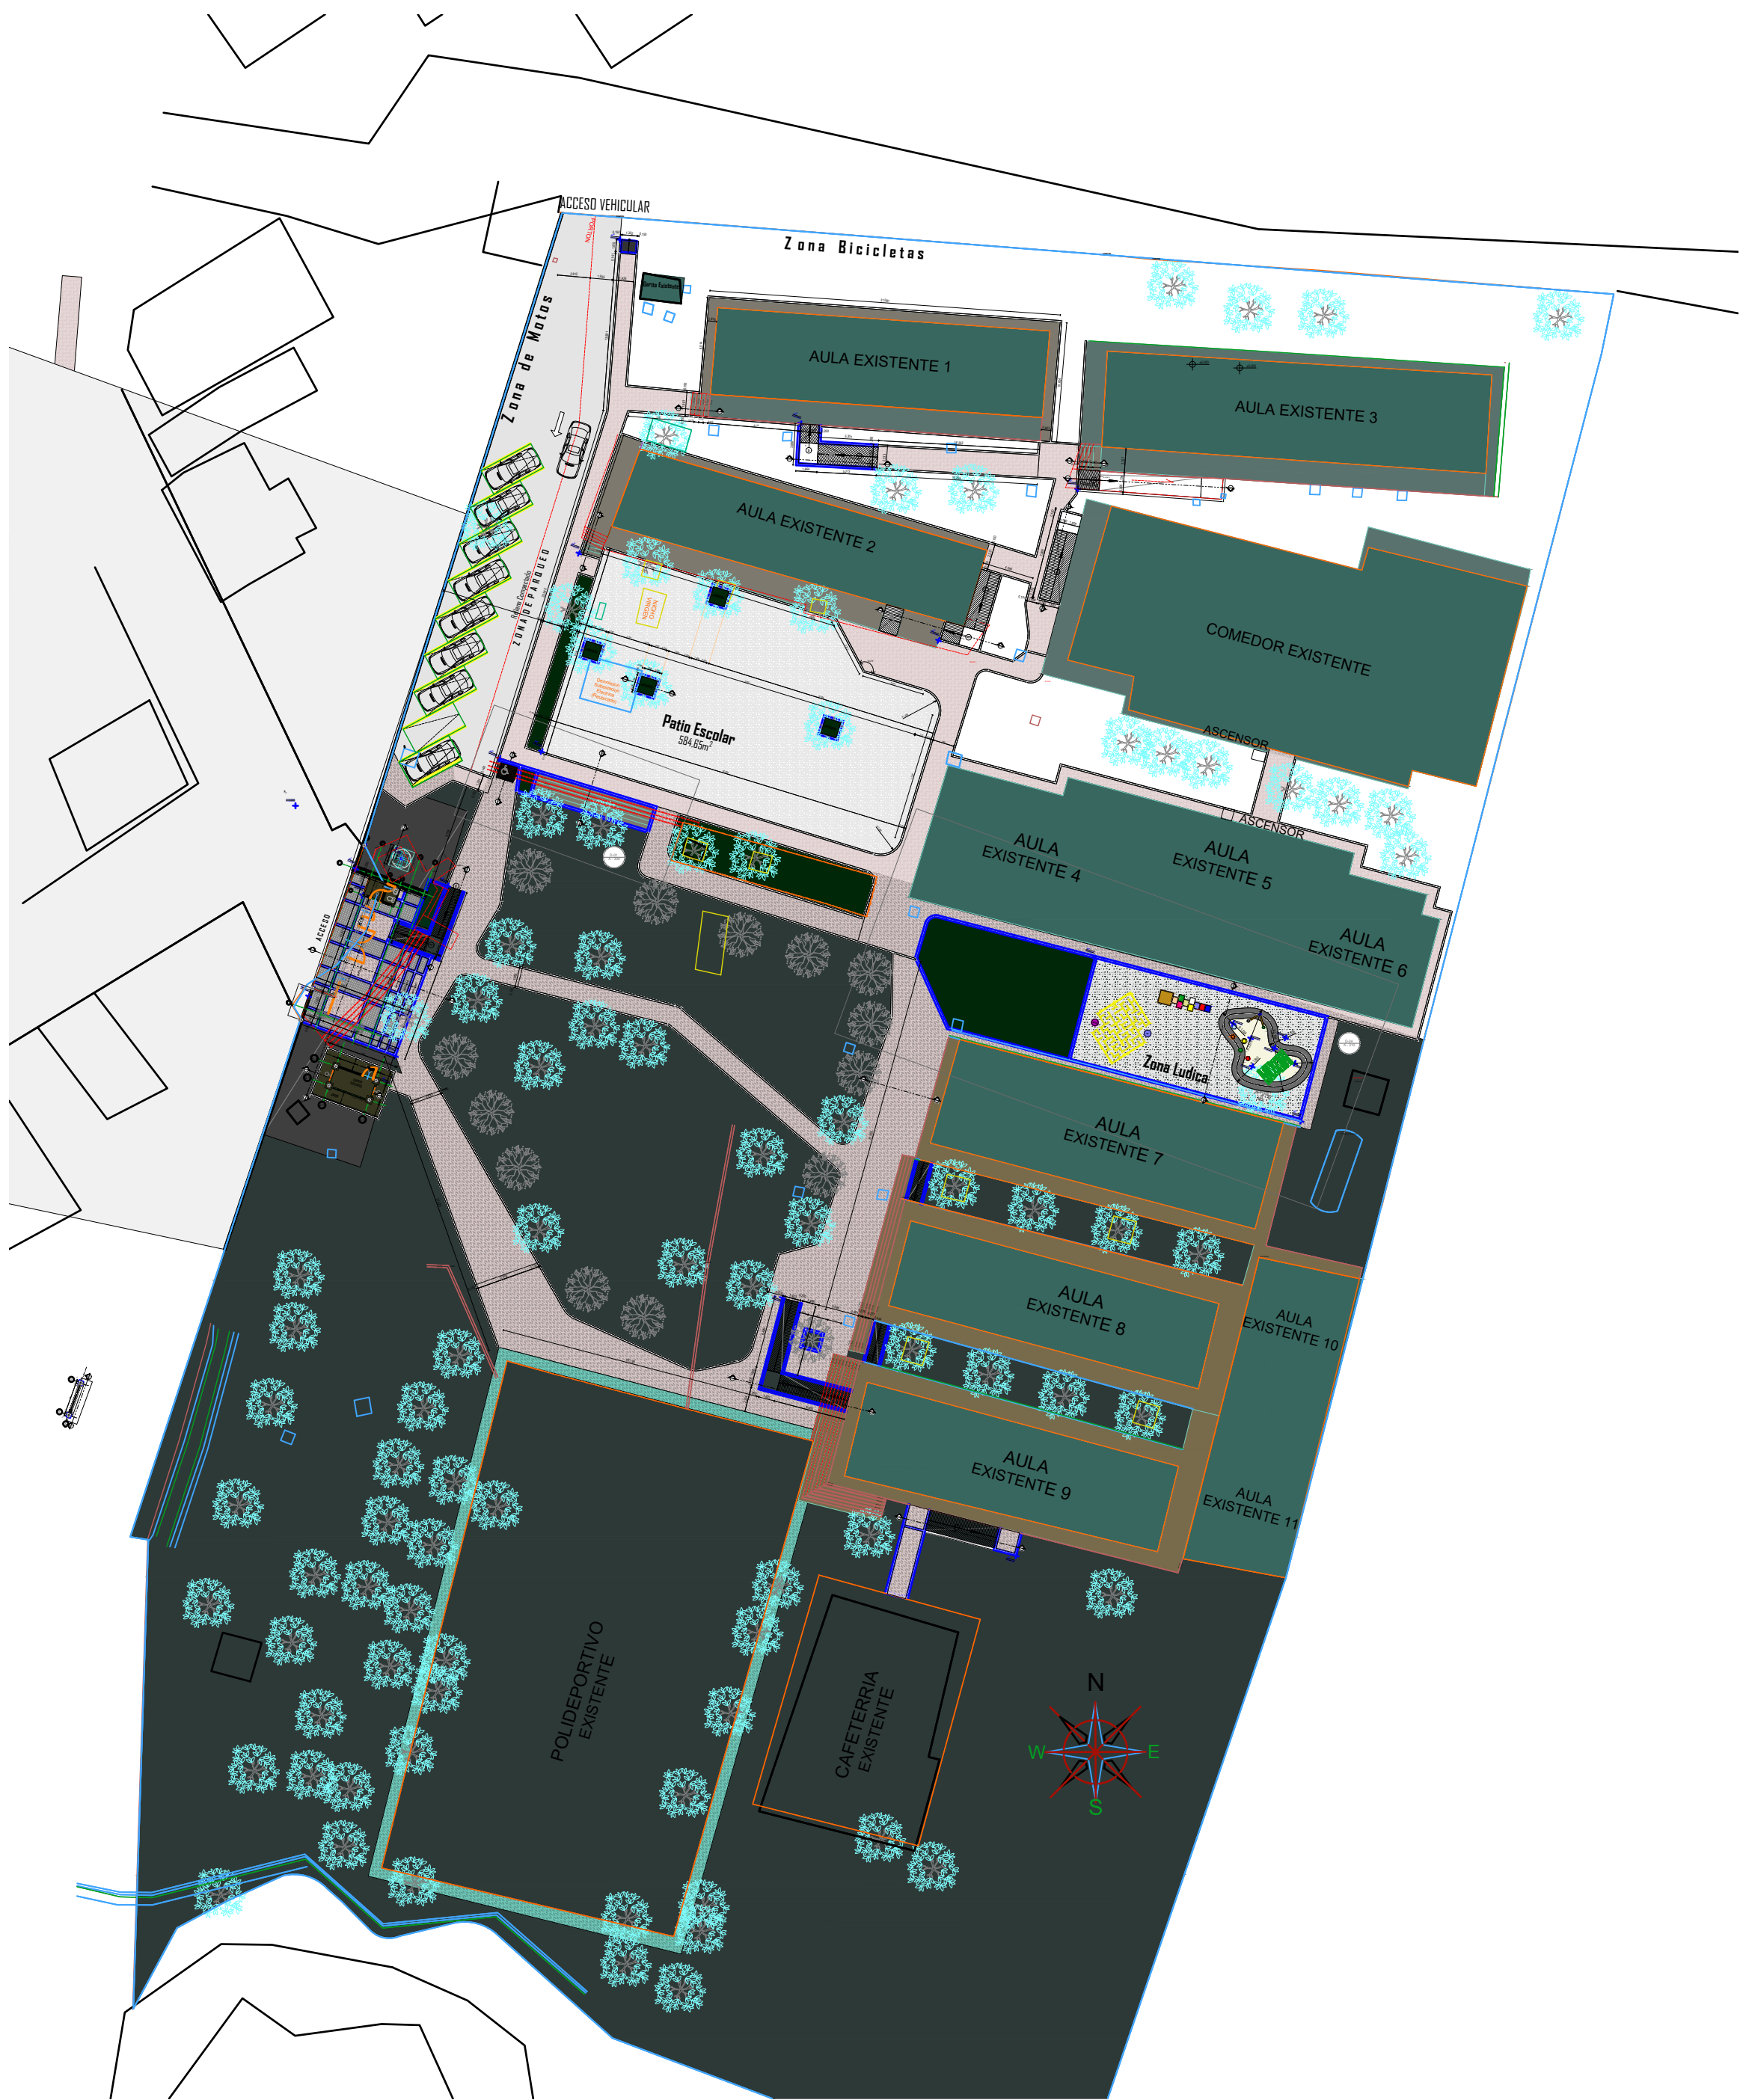

1 IMPLANTACION INSTITUCION EDUCATIVA ALVARO ARAUJO NOGUERA1:500

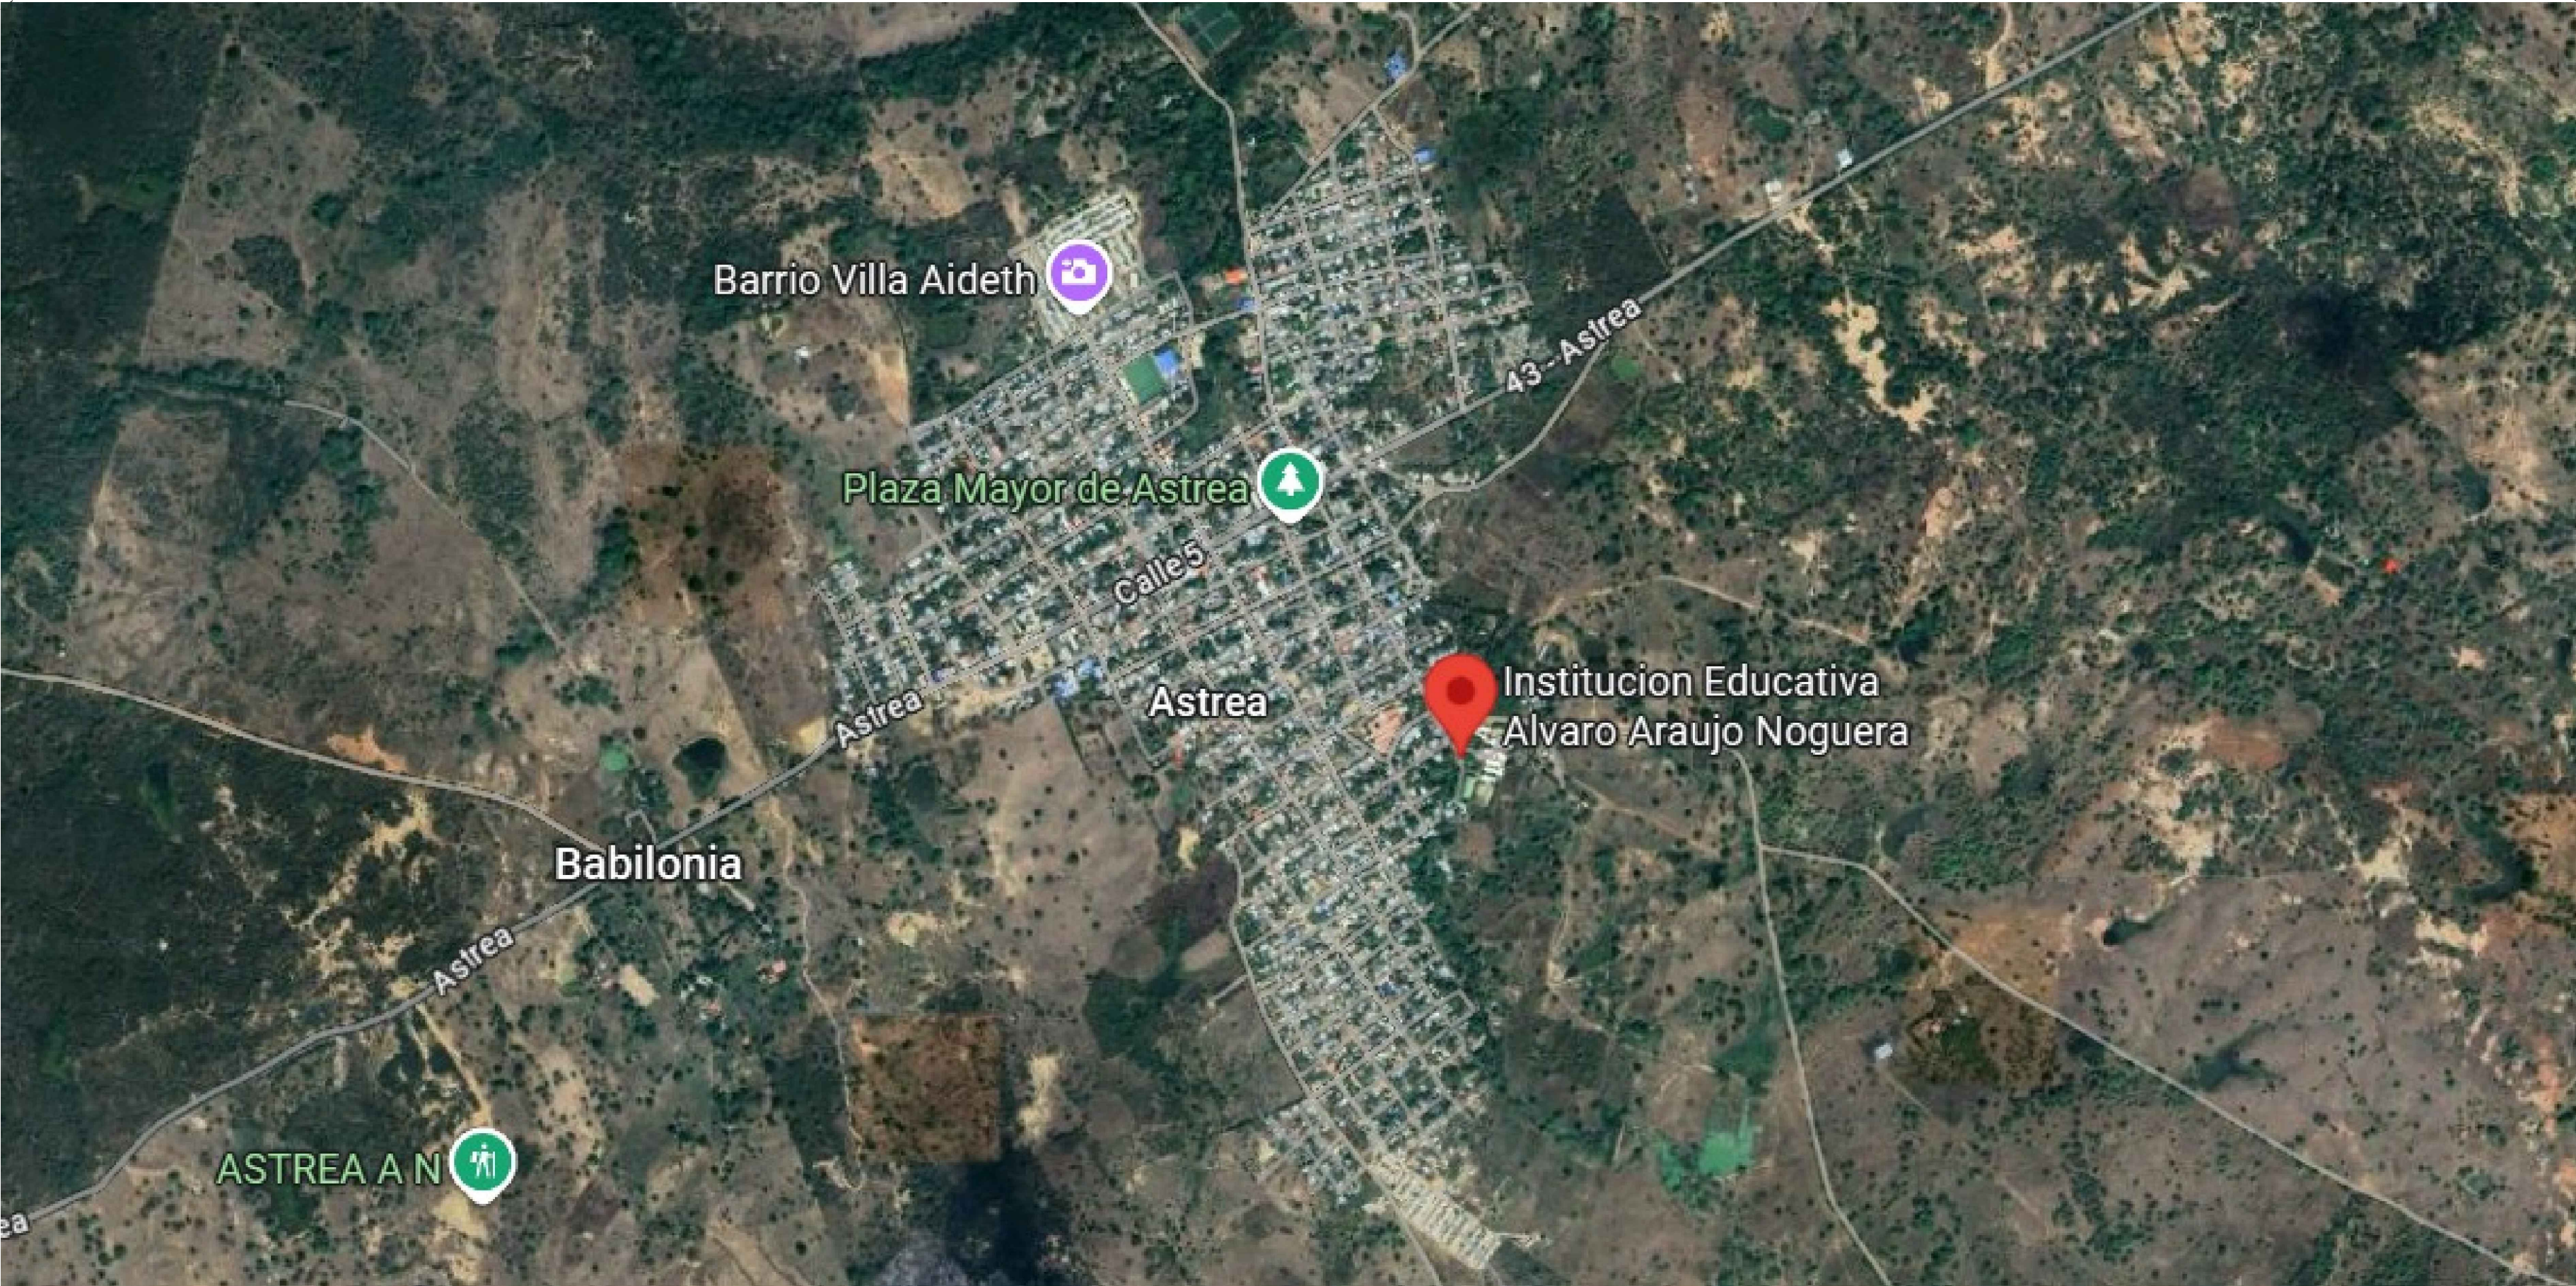


IMAGEN MUNICIPIO DE ASTREA



LOTE DEL INSTITUCION EDUCATIVA ALVARO ARAUJO NOGUERA



GOBERNACIÓN DEL
CESAR

GOBERNADORA:

ELVIA MILENA SAN JUAN DAVILA

SECRETARIO DE INFRAESTRUCTURA DEPARTAMENTAL

JORGE ARMANDO MAESTRE JARABA

PROYECTO:

**"MEJORAMIENTO DE LA
INFRAESTRUCTURA EDUCATIVA
EN DISTINTOS MUNICIPIOS DEL
DEPARTAMENTO DEL CESAR".**

DESARROLLO DIGITAL DEL PROYECTO:

DISEÑO ARQUITECTONICO:

Maria Alexandra Palmera Castilla

MARIA ALEXANDRA PALMERA CASTILLA
A68682008-1065564617

DISEÑO ESTRUCTURAL:

William Fuentes

WILLIAM FUENTES LACOUTURE
M.P.No. 25202150640CND

DISEÑO TOPOGRAFICO:

Rafael Cuello Carrillo
RAFAEL CUELLO CARRILLO
MP.No. 01-14206 CNPT

DISEÑO ELECTRICO:

Luis Felipe Sánchez Llanos

LUIS FELIPE SÁNCHEZ LLANOS
No. AT205-41653

DISEÑO HIDROSANITARIO Y RCI:

Juan Jose Onate
JUAN JOSE ONATE
M.P.No. 091037-0661809 CND

CONTIENE :

**IMPLANTACION INSTITUCION EDUCATIVA
ALVARO ARAUJO NOGUERA**

**Institucion Educativa
Alvaro Araujo Noguera
ASTREA**

Vo.Bo. REVISÓ

Vo.Bo. PLANEACIÓN

FECHA:

06/2026

ESCALA:

1:500

ARCHIVO:

CC 08 2026
P2-A-101 Plano Ubicación 0.01 G

PLANO N°:

A - 101

A - 101 DE 019