




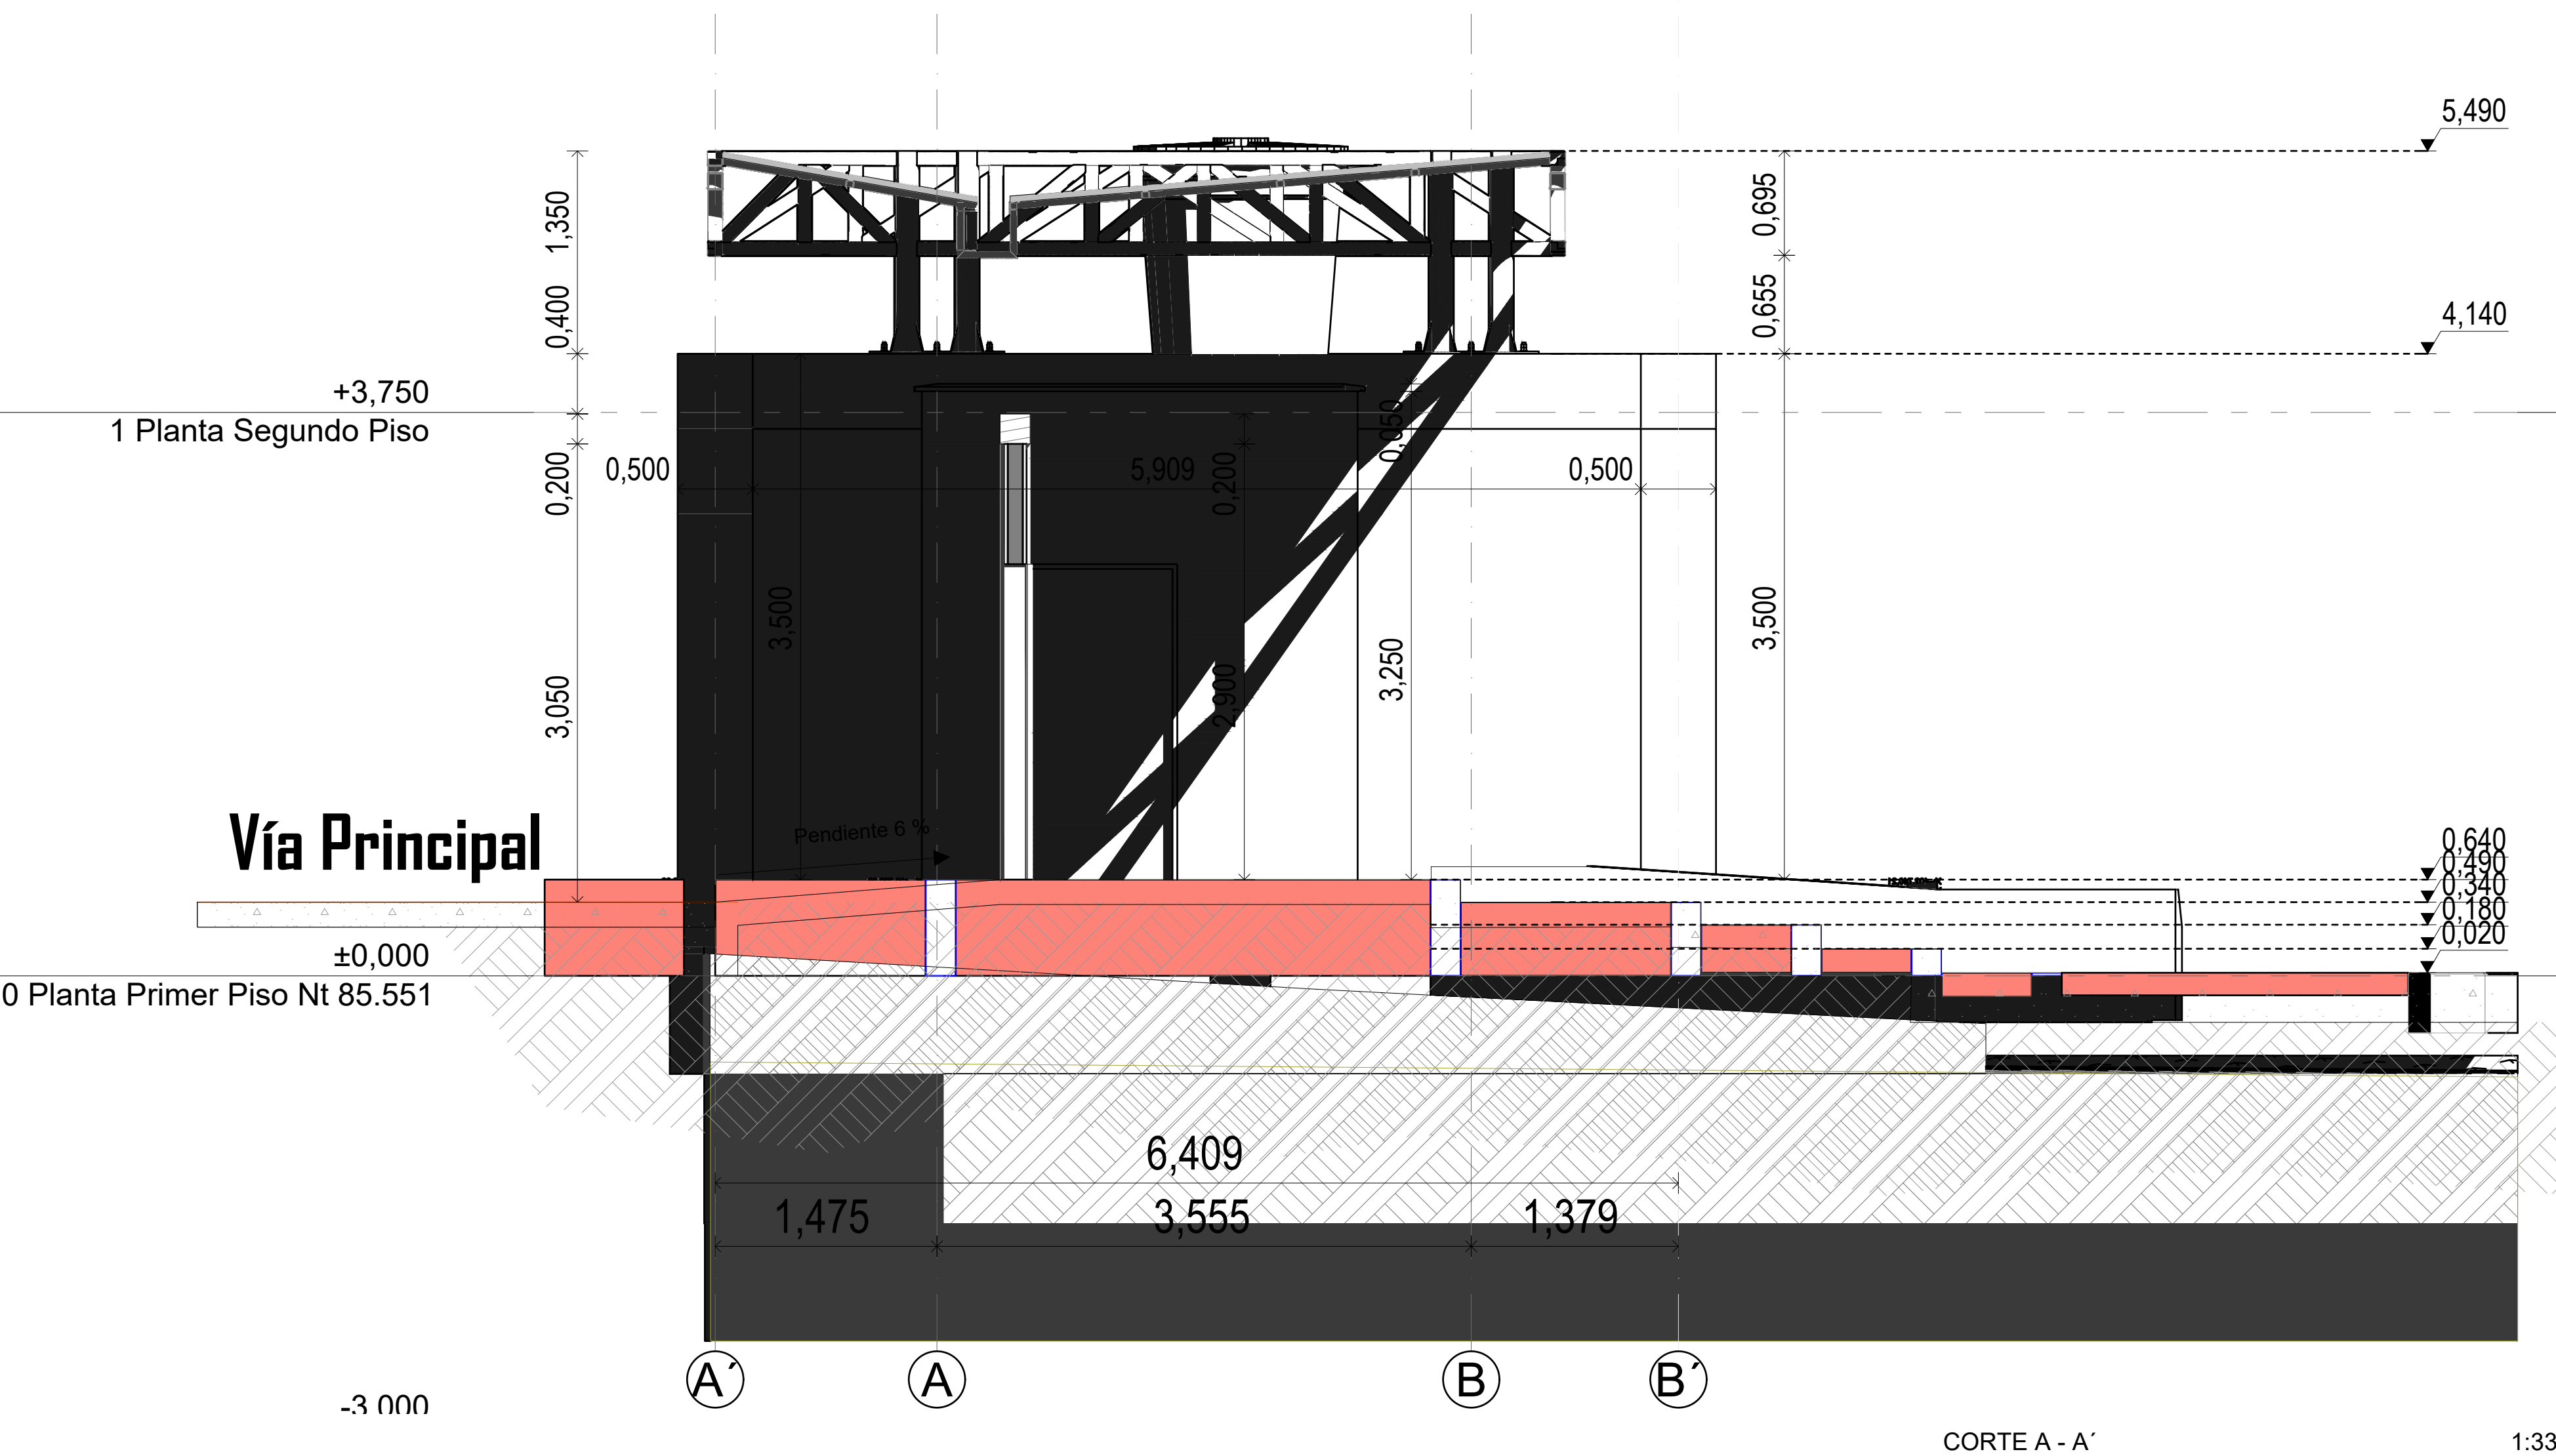

Nota: la ambientacion no hace parte del proyecto

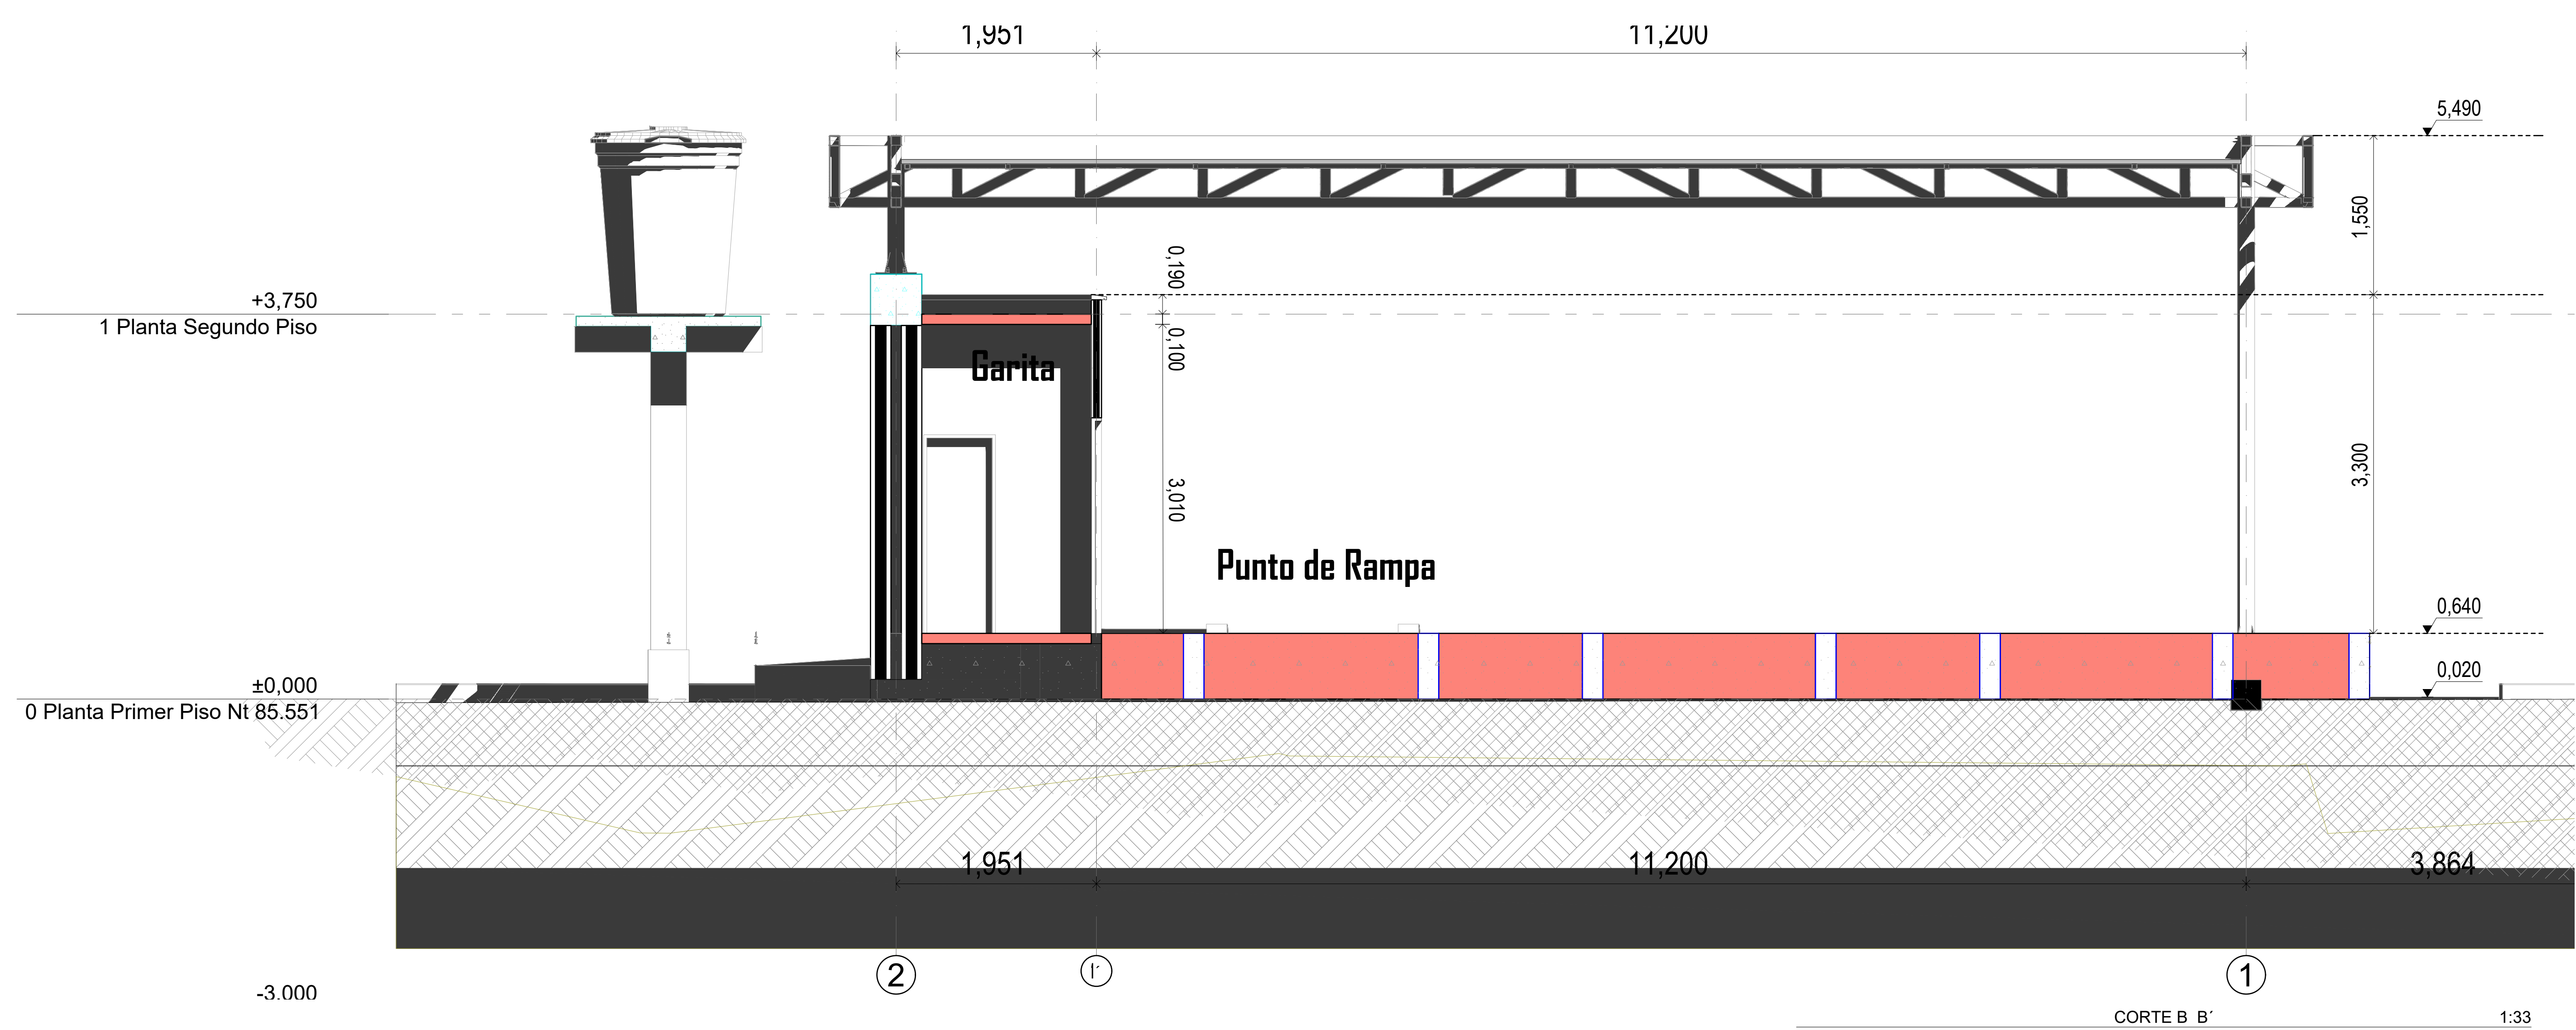

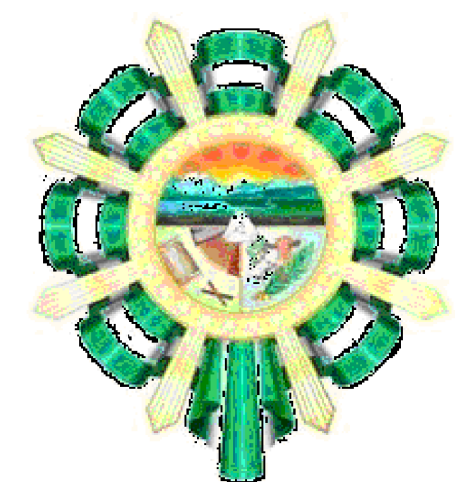

GOBERNACIÓN DEL
CESAR

GOBERNADORA:


ELVIA MILENA SAN JUAN DAVILA

 
SECRETARIO DE INFRAESTRUCTURA DEPARTAMENTAL

JORGE ARMANDO MAESTRE JARABA

PROYECTO:
**"MEJORAMIENTO DE LA
INFRAESTRUCTURA EDUCATIVA
EN DISTINTOS MUNICIPIOS DEL
DEPARTAMENTO DEL CESAR".**

DESARROLLO DIGITAL DEL PROYECTO:

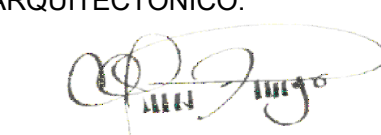DISEÑO ARQUITECTONICO:

MARIA ALEXANDRA PALMERA CASTILLA
A68682008-1065564617


DISEÑO ESTRUCTURAL:

WILLIAM FUENTES LACOUTURE
M.P.No. 25202150640CND

DISEÑO TOPOGRÁFICO:

RAFAEL CUELLO CARRILLO
MP.No. 01-14206 CNPT

DISEÑO ELÉCTRICO:

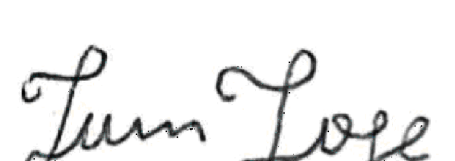LUIS FELIPE SÁNCHEZ LLANOS
No. AT205-41653.

DISEÑO HIDROSANITARIO Y RCI:

JUAN JOSE ONATE
M.P.No. 091037-0661809 CND

CONTIENE :

CORTE A - A', CORTE B - B'

Institucion Educativa
Alvaro Araujo Noguera
ASTREA

Vo.Bo. REVISÓ

Vo.Bo. PLANEACIÓN

FECHA:
06/2026

ESCALA:
1:33

ARCHIVO:
CC 08 2025
PL-A - 205 Cortes Generales D.M.G

PLANO N°:
A - 205

A - 205 DE 019