


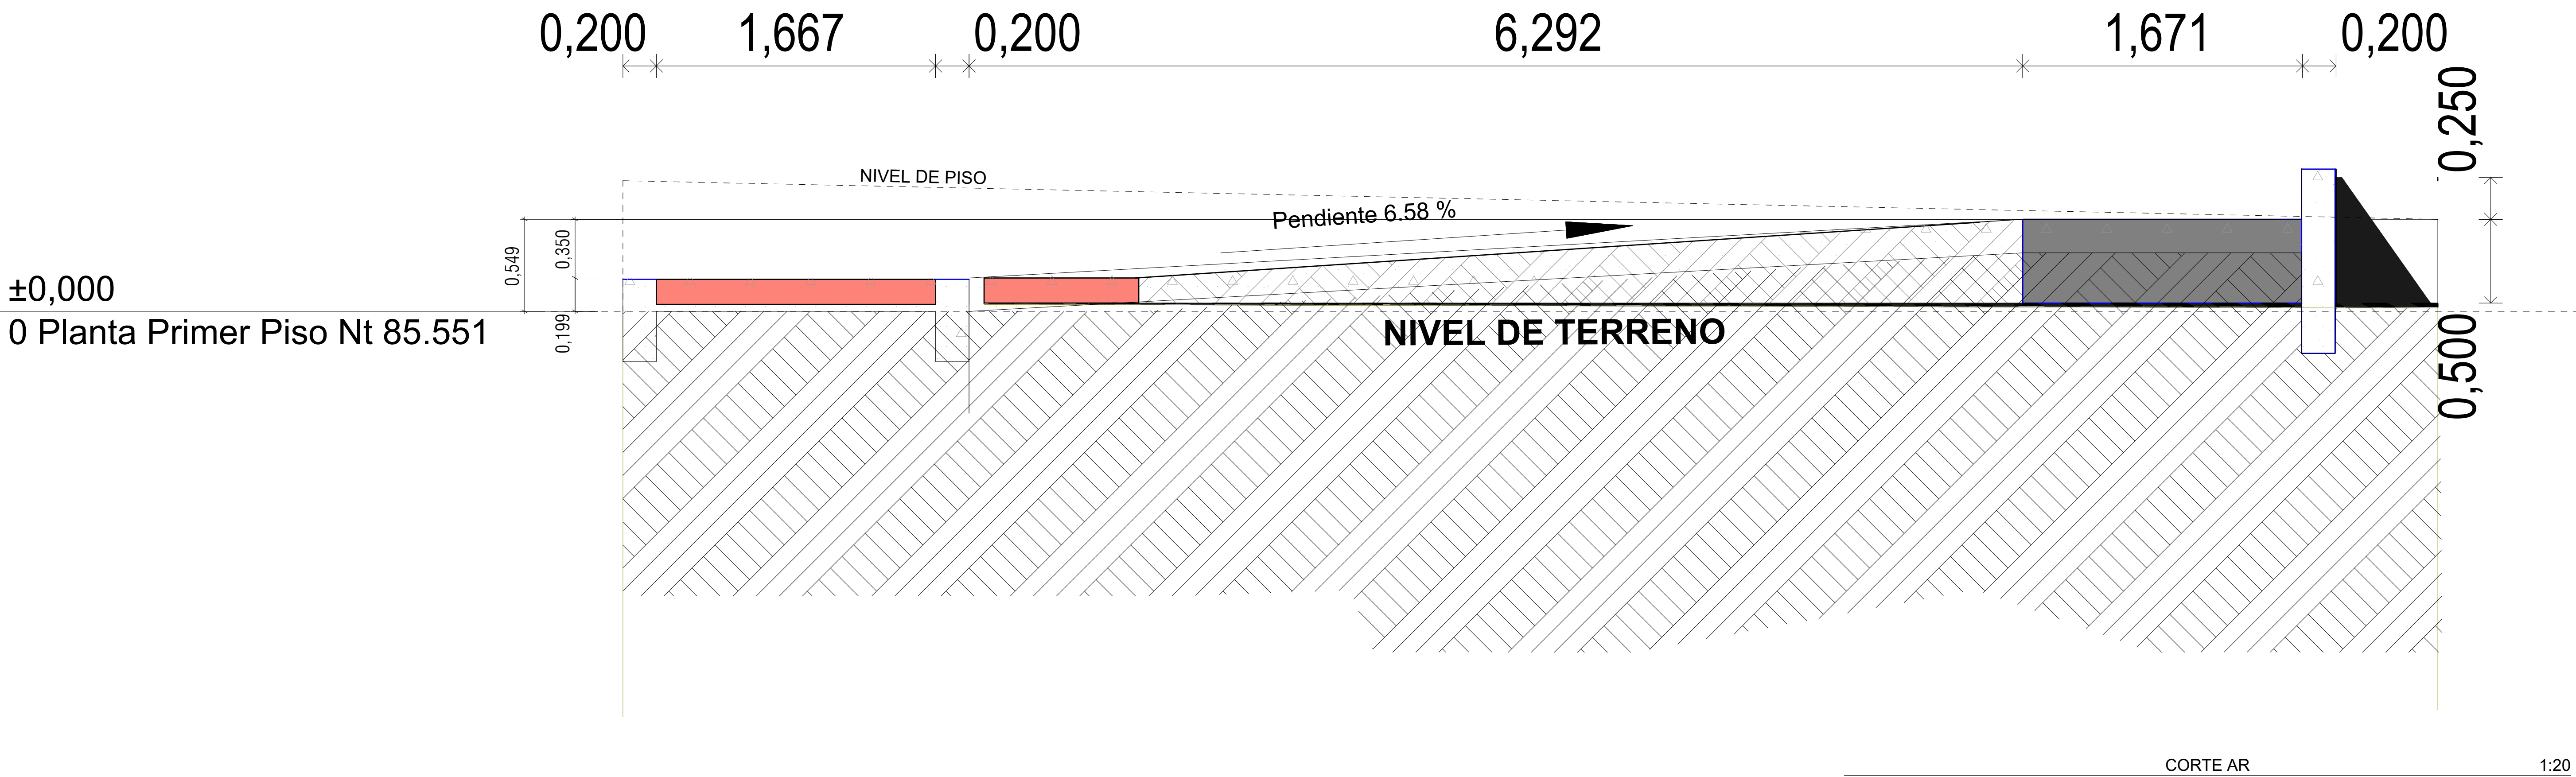

GOBERNACIÓN DEL
CESAR

GOBERNADORA:

ELVIA MILENA SAN JUAN DAVILA

SECRETARIO DE INFRAESTRUCTURA DEPARTAMENTAL

JORGE ARMANDO MAESTRE JARABA

PROYECTO:
**"MEJORAMIENTO DE LA
INFRAESTRUCTURA EDUCATIVA
EN DISTINTOS MUNICIPIOS DEL
DEPARTAMENTO DEL CESAR".**

DESARROLLO DIGITAL DEL PROYECTO:

DISEÑO ARQUITECTONICO:

Maria Alexandra Palmera Castilla
MARIA ALEXANDRA PALMERA CASTILLA
A68682008-1065564617

DISEÑO ESTRUCTURAL:

William Fuentes
WILLIAM FUENTES LACOUTURE
M.P.No. 25202150640CND

DISEÑO TOPOGRÁFICO:

Rafael Cuello Carrillo
RAFAEL CUELLO CARRILLO
MP.No. 01-14206 CNPT

DISEÑO ELECTRICO:

Luis Felipe Sánchez Llanos
LUIS FELIPE SÁNCHEZ LLANOS
No. AT205-41653.

DISEÑO HIDROSANITARIO Y RCI:

Juan José Onate
JUAN JOSE ONATE
M.P.No. 091037-0661809 CND

CONTIENE :

CORTE AR

**Institucion Educativa
Alvaro Araujo Noguera
ASTREA**

Vo.Ba. REVISÓ

Vo.Ba. PLANEACIÓN

FECHA:
06/2026

ESCALA:
1:20

ARCHIVO:

C3-38-2025
PL-A-316 Ampliacion Rampas Aula 3D-11/G

PLANO N°:
A - 316 DE 019