
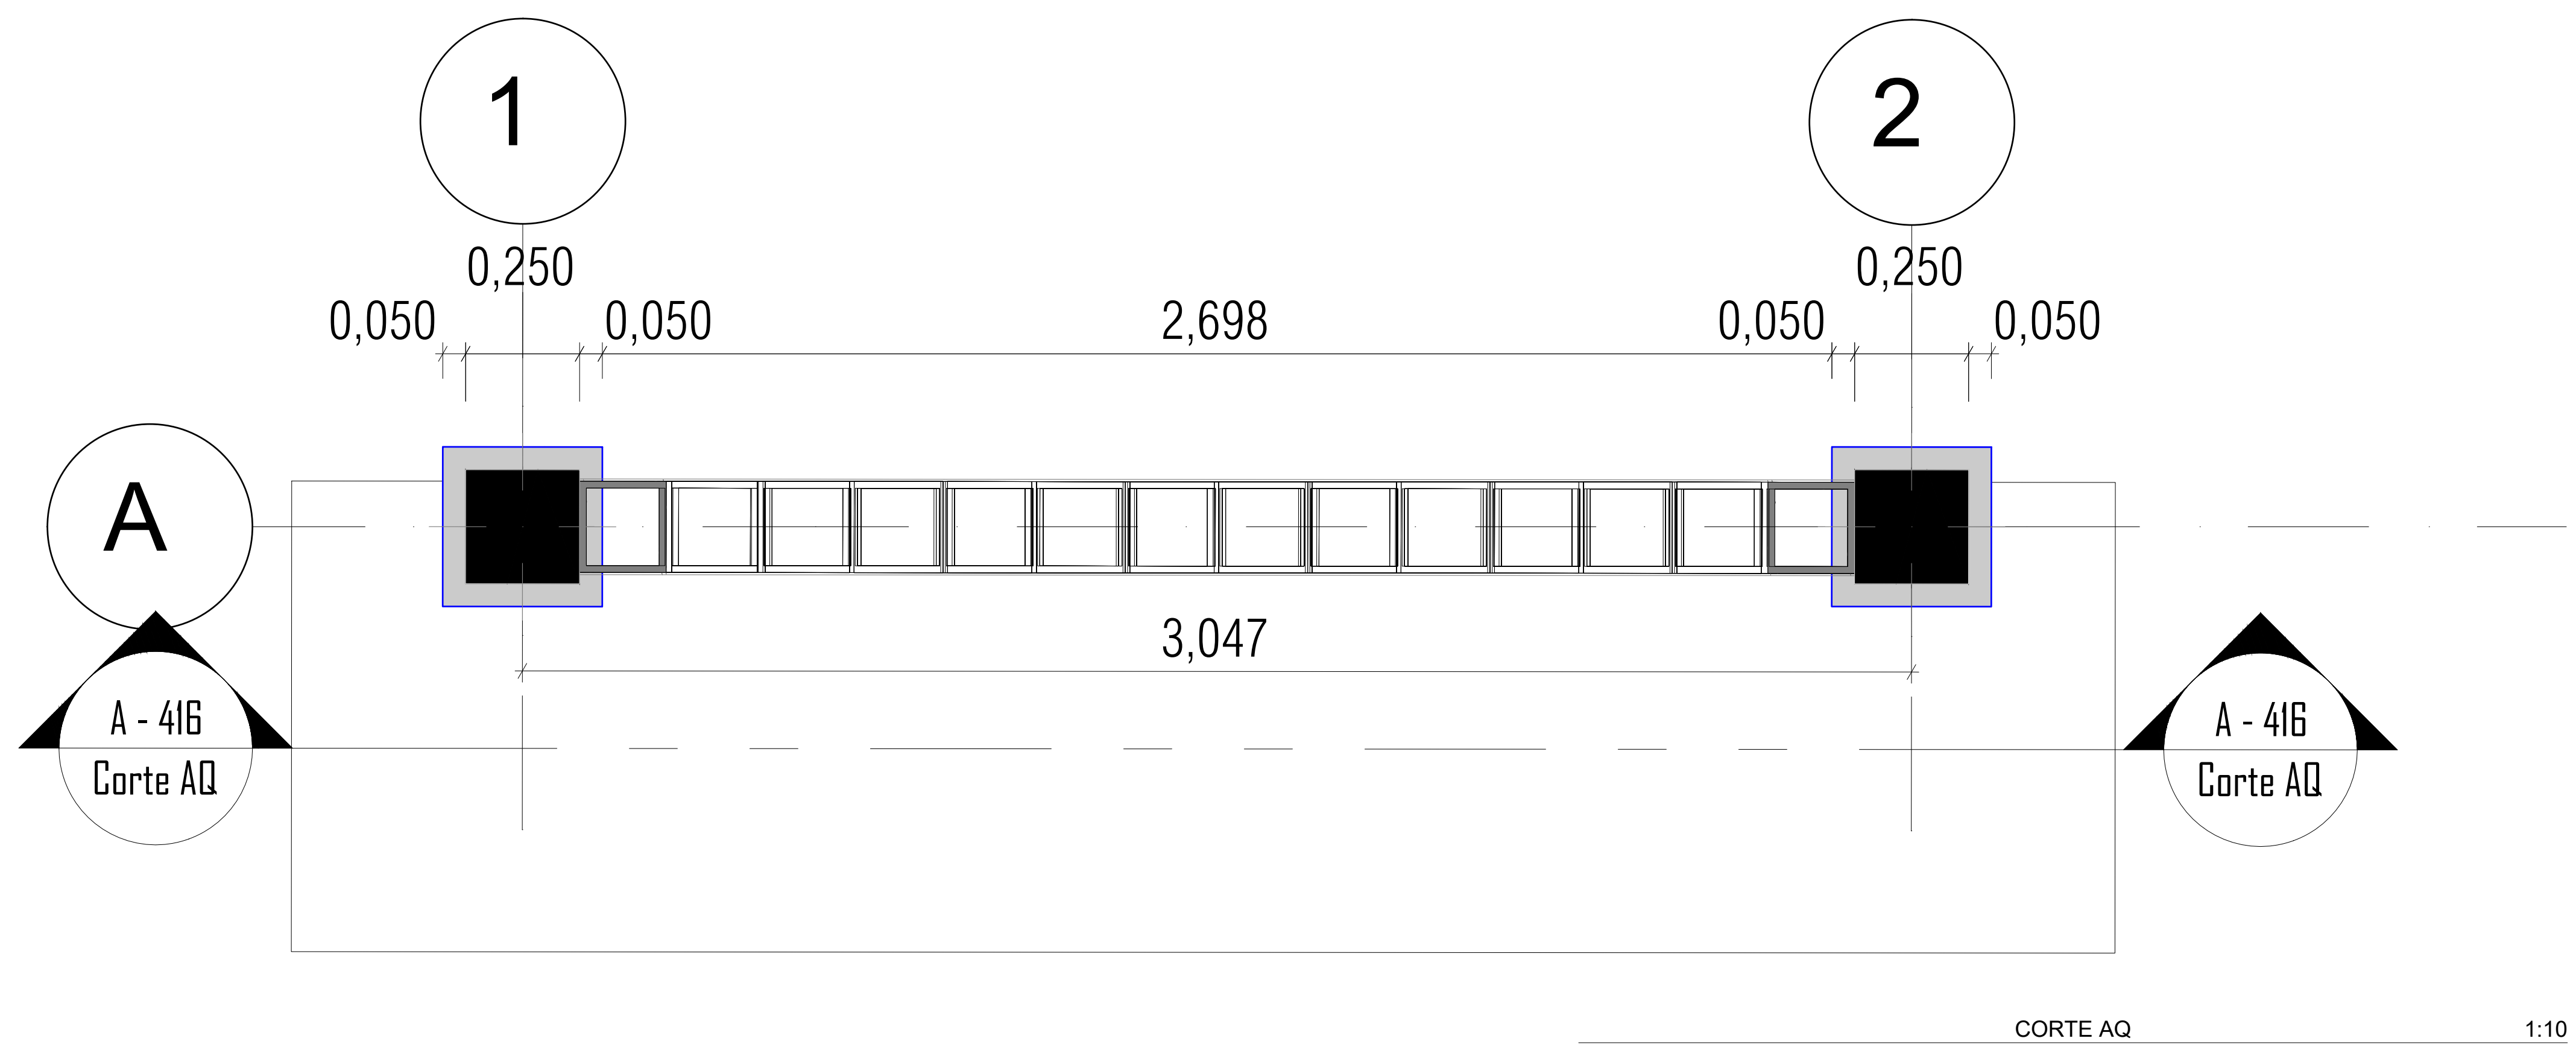
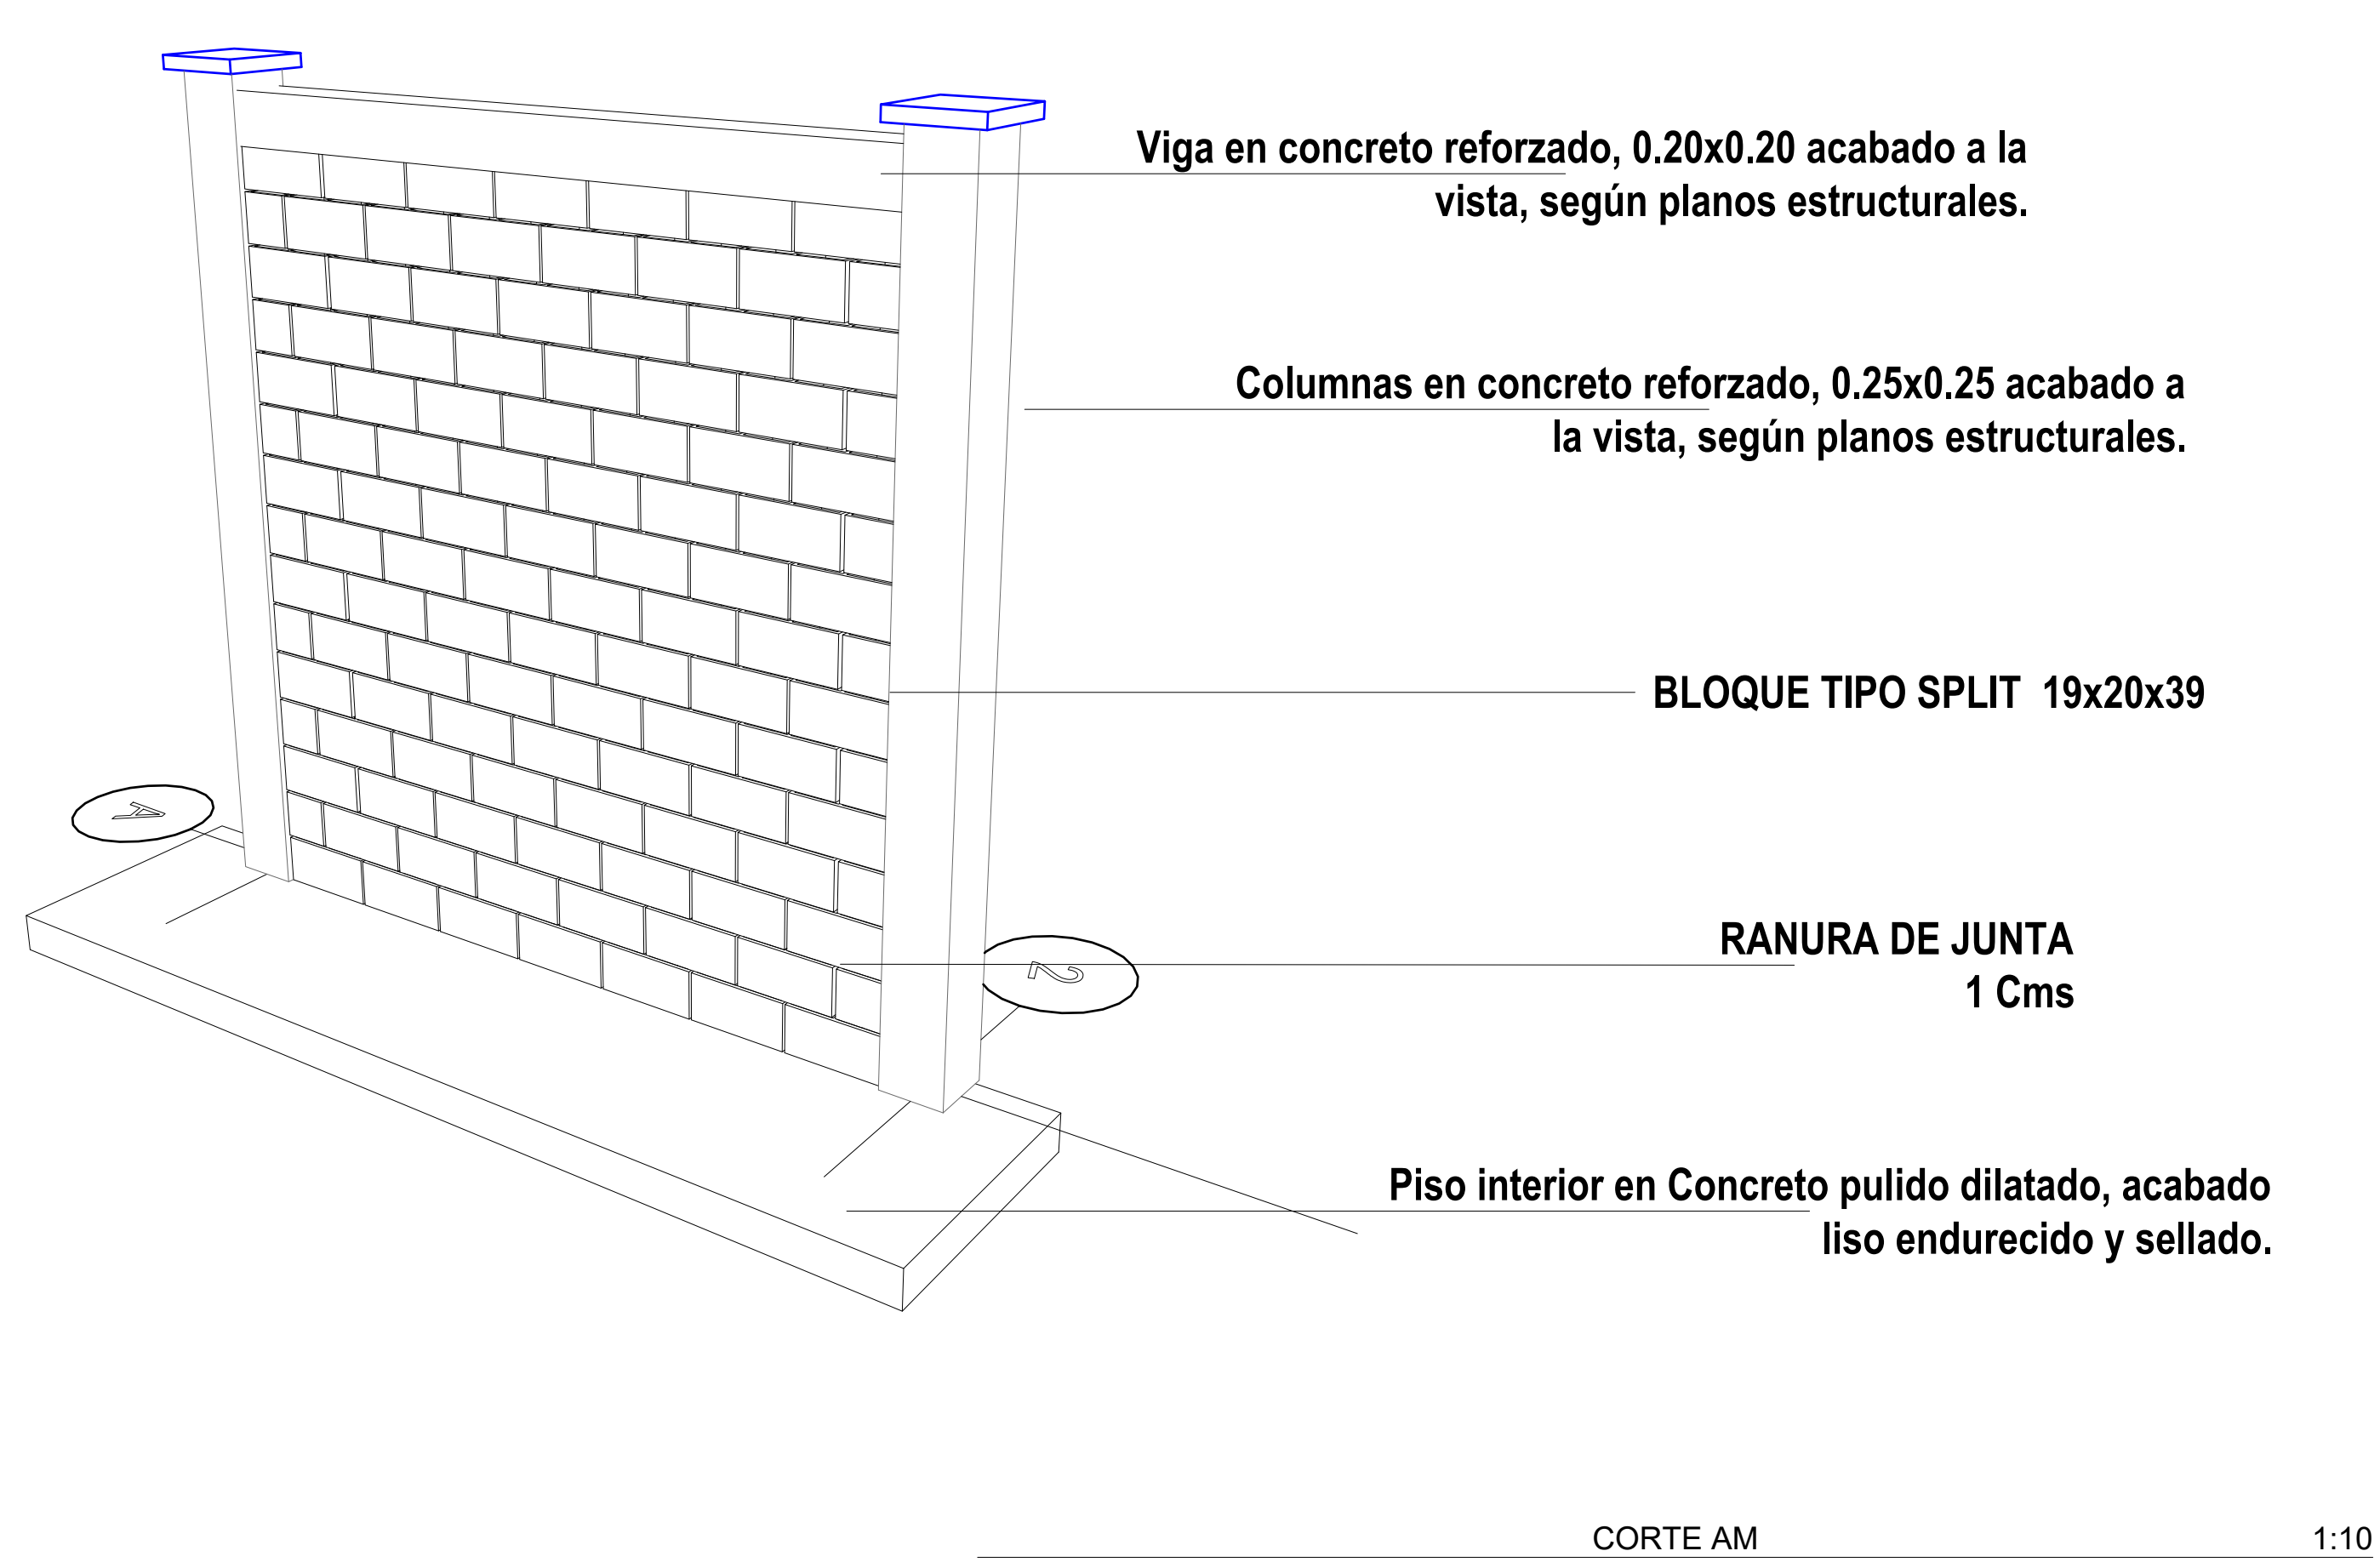


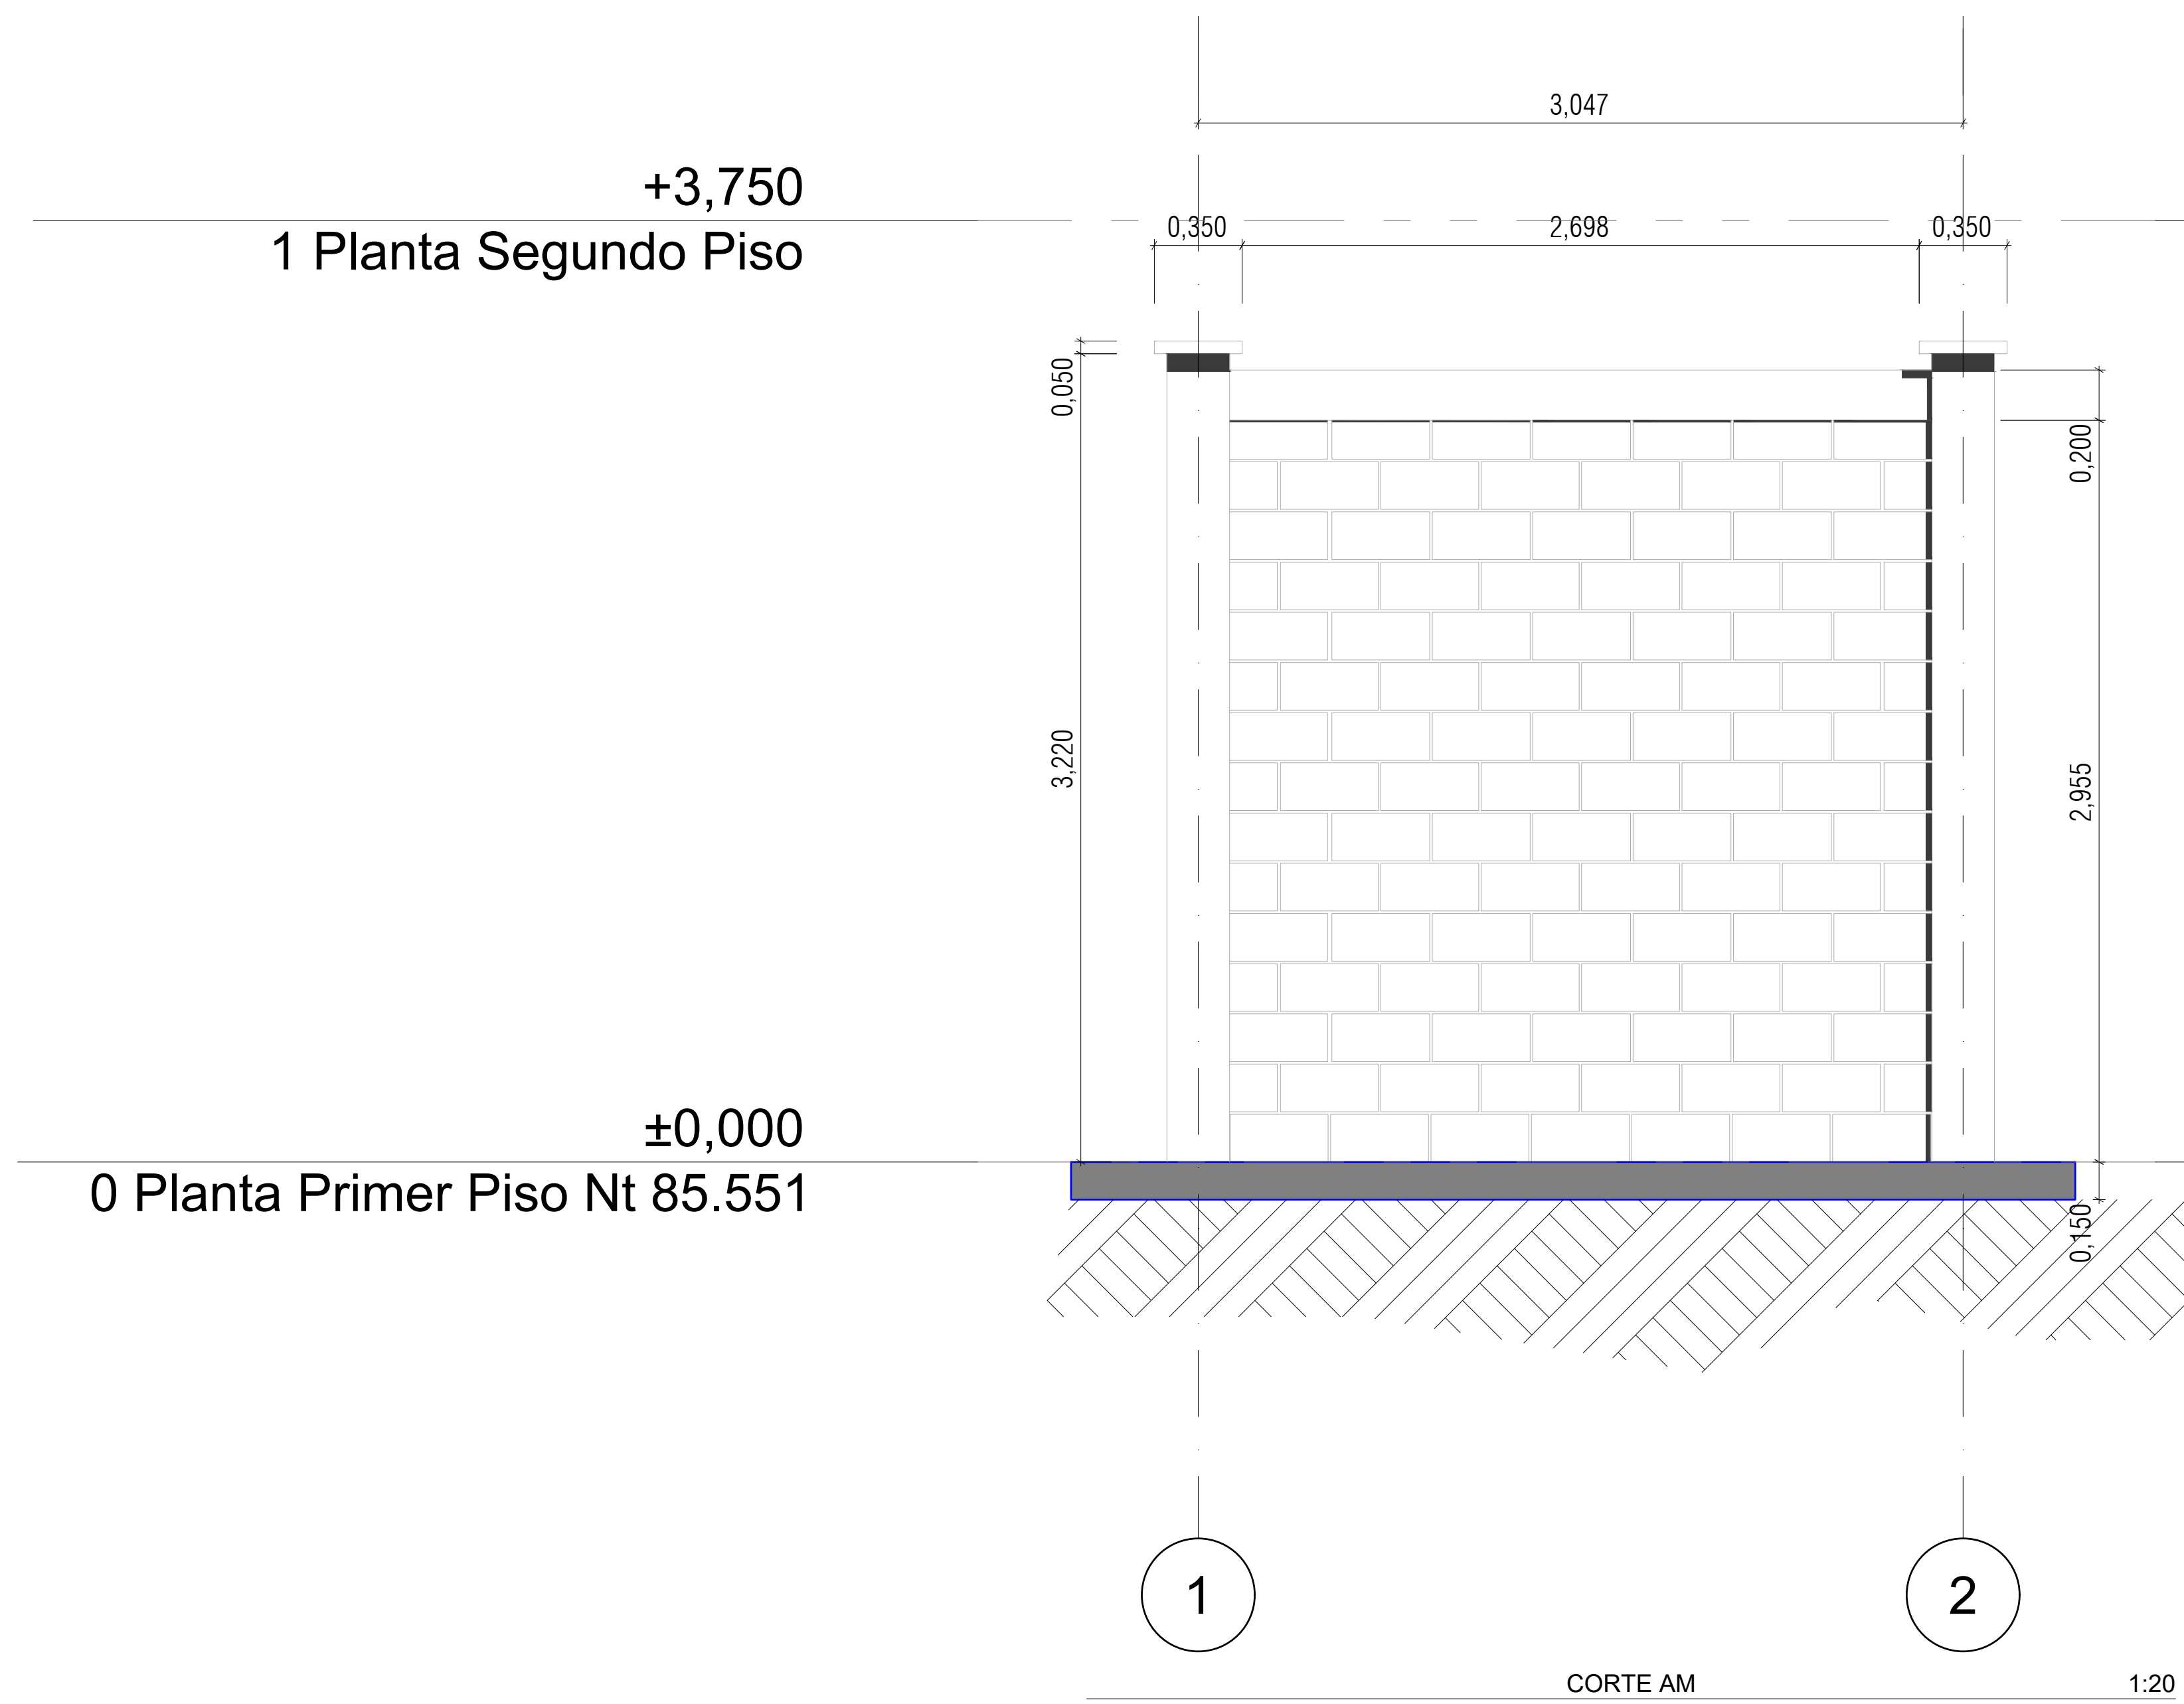

GOBERNADORA:
ELVIA MILENA SAN JUAN DAVILA

SECRETARIO DE INFRAESTRUCTURA DEPARTAMENTAL
JORGE ARMANDO MAESTRE JARABA

PROYECTO:
"MEJORAMIENTO DE LA INFRAESTRUCTURA EDUCATIVA EN DISTINTOS MUNICIPIOS DEL DEPARTAMENTO DEL CESAR".

DESARROLLO DIGITAL DEL PROYECTO:
DISEÑO ARQUITECTONICO:
MARIA ALEXANDRA PALMERA CASTILLA
A68682008-1065564617

DISEÑO ESTRUCTURAL:
WILLIAM FUENTES LACOUTURE
M.P.No. 25202150640CND

DISEÑO TOPOGRÁFICO:
RAFAEL CUELLO CARRILLO
MP.No. 01-14206 CNPT

DISEÑO ELECTRICO:
LUIS FELIPE SÁNCHEZ LLANOS
No. AT205-41653.

DISEÑO HIDROSANITARIO Y RCI:
JUAN JOSE ONATE
M.P.No. 091037-0661809 CND

CONTIENE :
CORTE AM, CORTE AQ
Institucion Educativa Alvaro Araujo Noguera ASTREA

Vo.Bo. REVISÓ

Vo.Bo. PLANEACIÓN

FECHA:
06/2026
ESCALA:
1:20,
1:10

ARCHIVO:
CC 08 2026
PLA - A - 417 Municipio de Carmona 02/08/2026

PLANO N°:
A - 417 DE 019