

Escala: 1:____

1



Escala: 1:_____

2

Escala: 1:_____

3

Escala: 1:_____

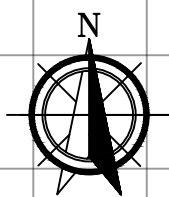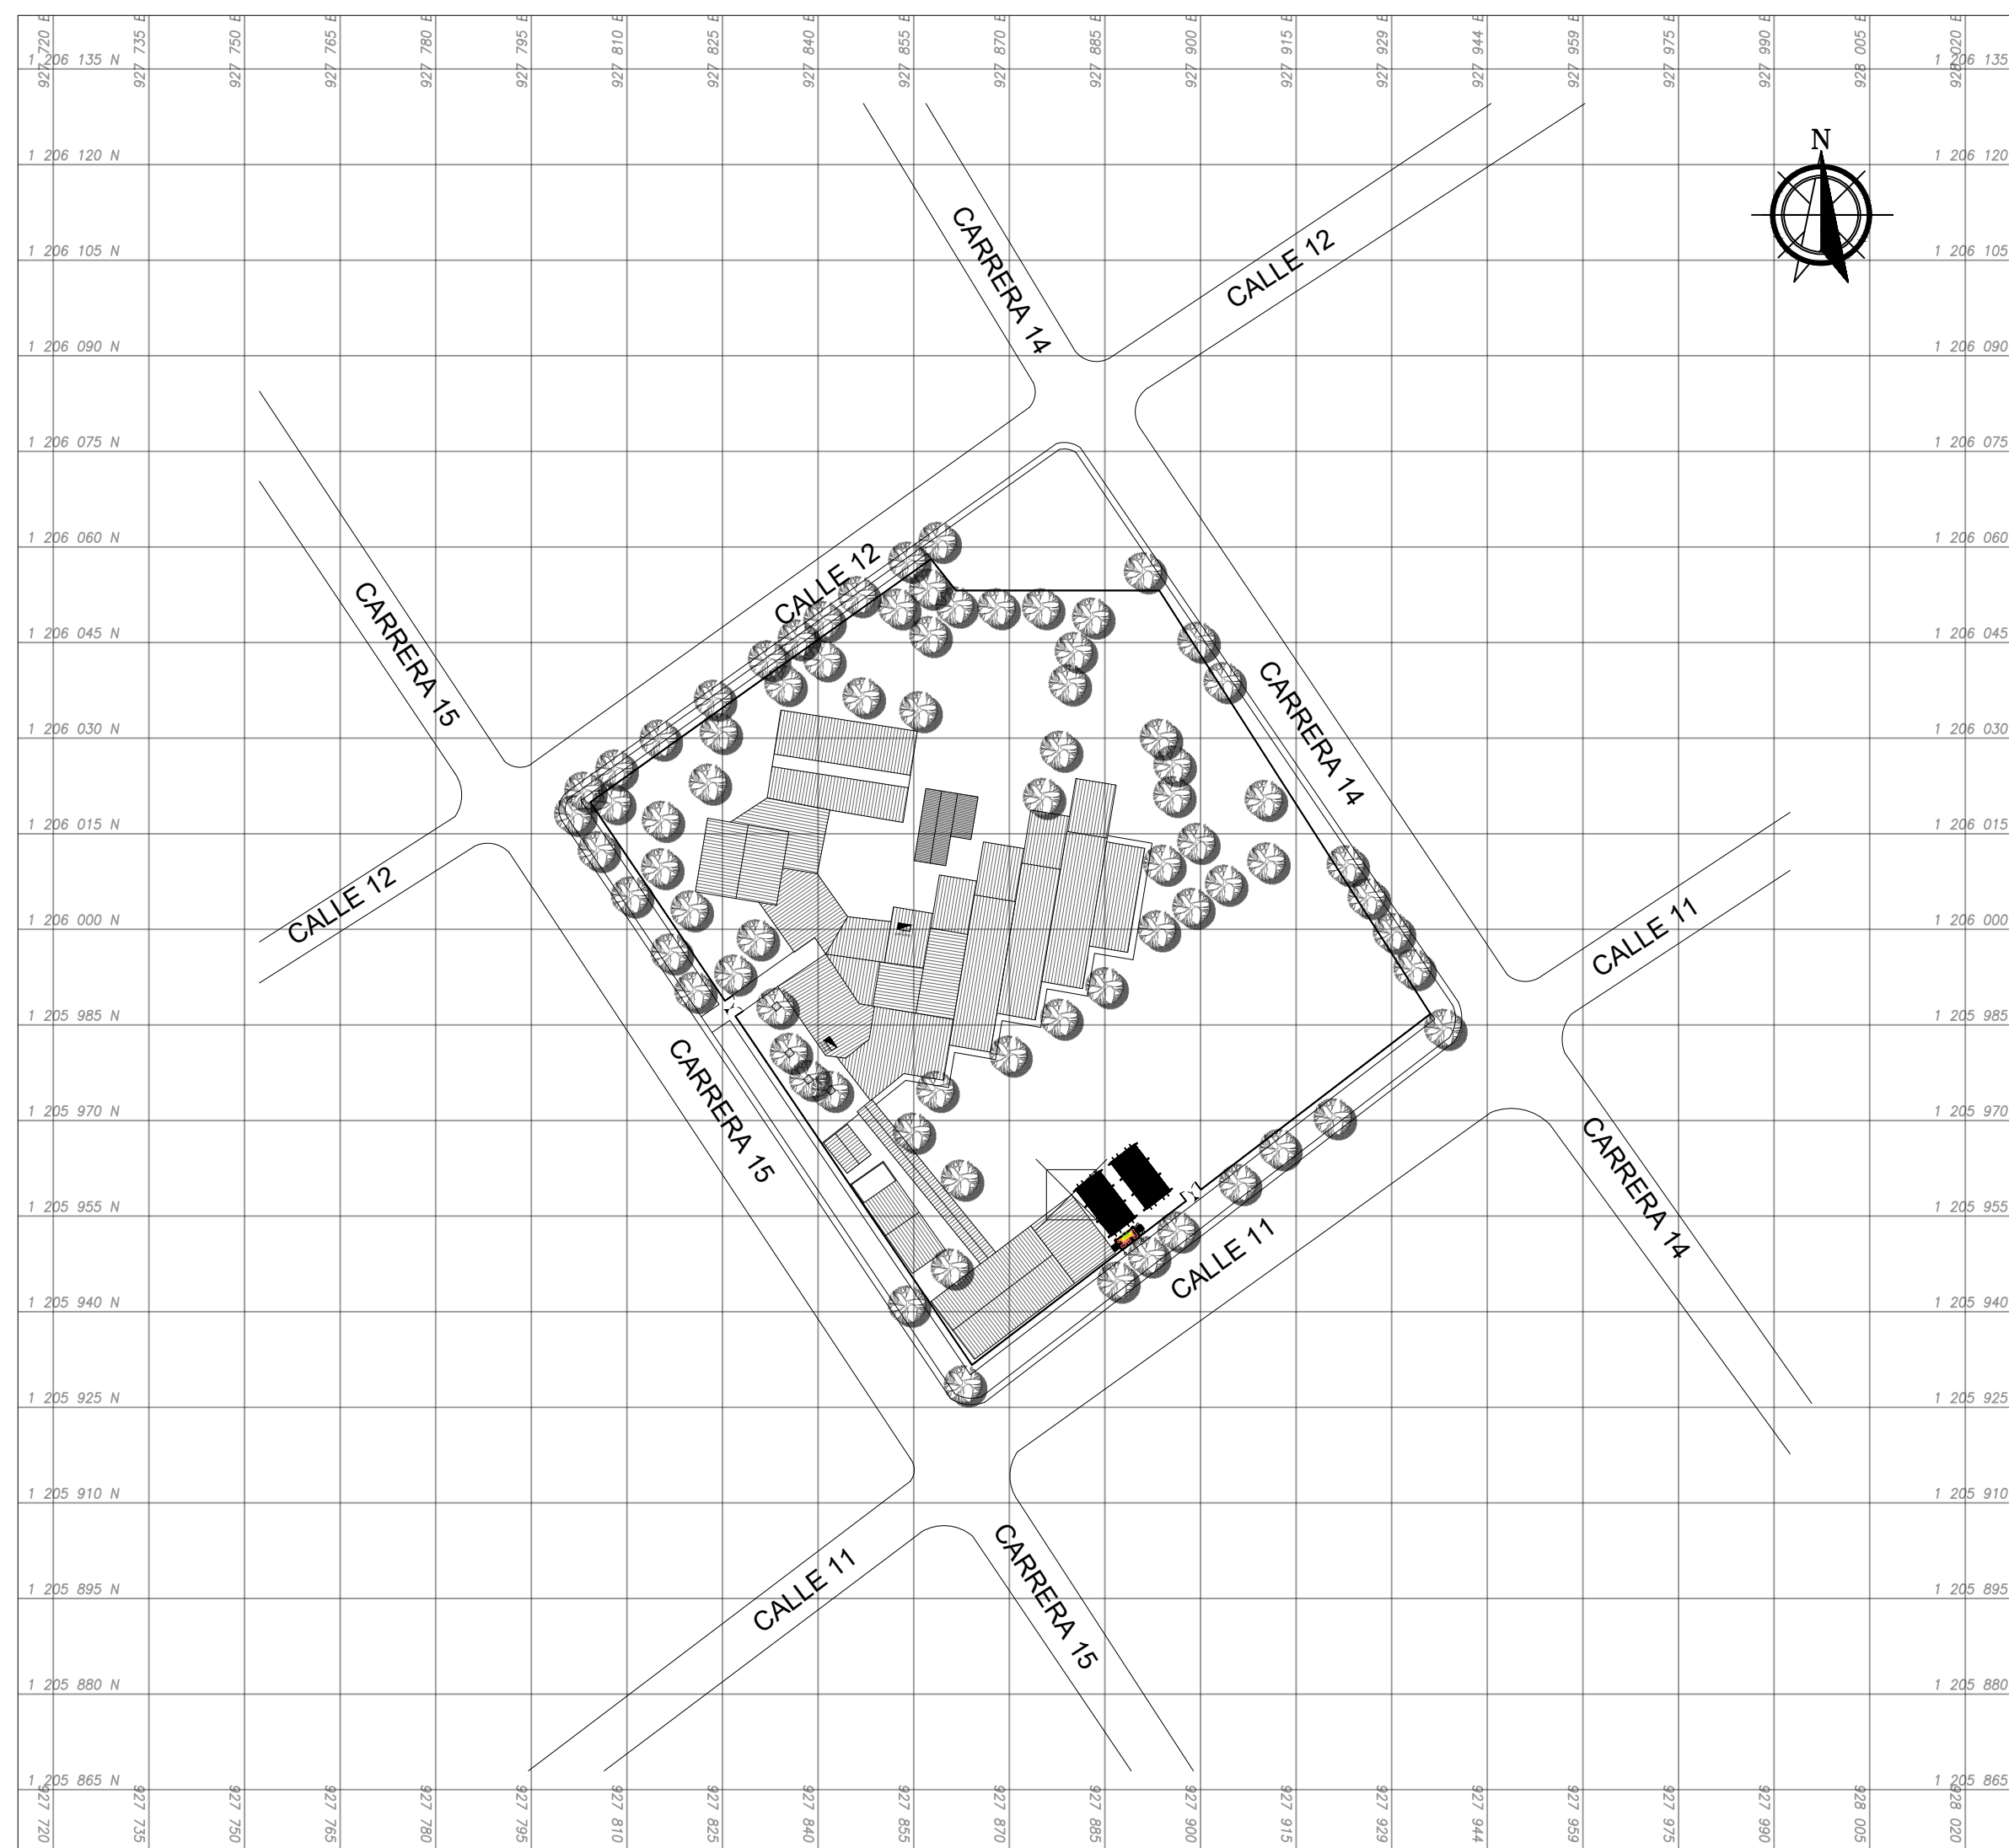

ONSABLE:

SAMUEL ANDRES SARMIENTO HURTADO
MAT. PROF.: A35202023-1116806932
ARQUITECTO

IMPLEMENTACIÓN DE SISTEMAS DE
ENERGÍA FOTOVOLTAICA EN
INSTITUCIONES EDUCATIVAS DEL
MUNICIPIO DE TAME, DEPARTAMENTO
DE ARAUCA.

TAME-ARAUCA
CASCO URBANO

FECHA

NOTAS.

- NO TOMAR MEDIDAS SOBRE EL PLANO

- LOCALIZACIÓN SOLUCIÓN FOTOVOLTAICA

ARCHIVE

7. I.E.INOCENCIO CHINCÁ

PLANOS DE REFERENCIA

VERSIÓN

PLANO:
2025

ΔΙΒΛΥΟ:

ESCALA

INDICADA

FECHA

09/10/2025



PLANO N.º

LOC-001

PLANCHAS

01

DE. 04

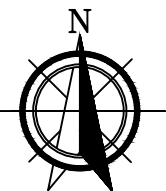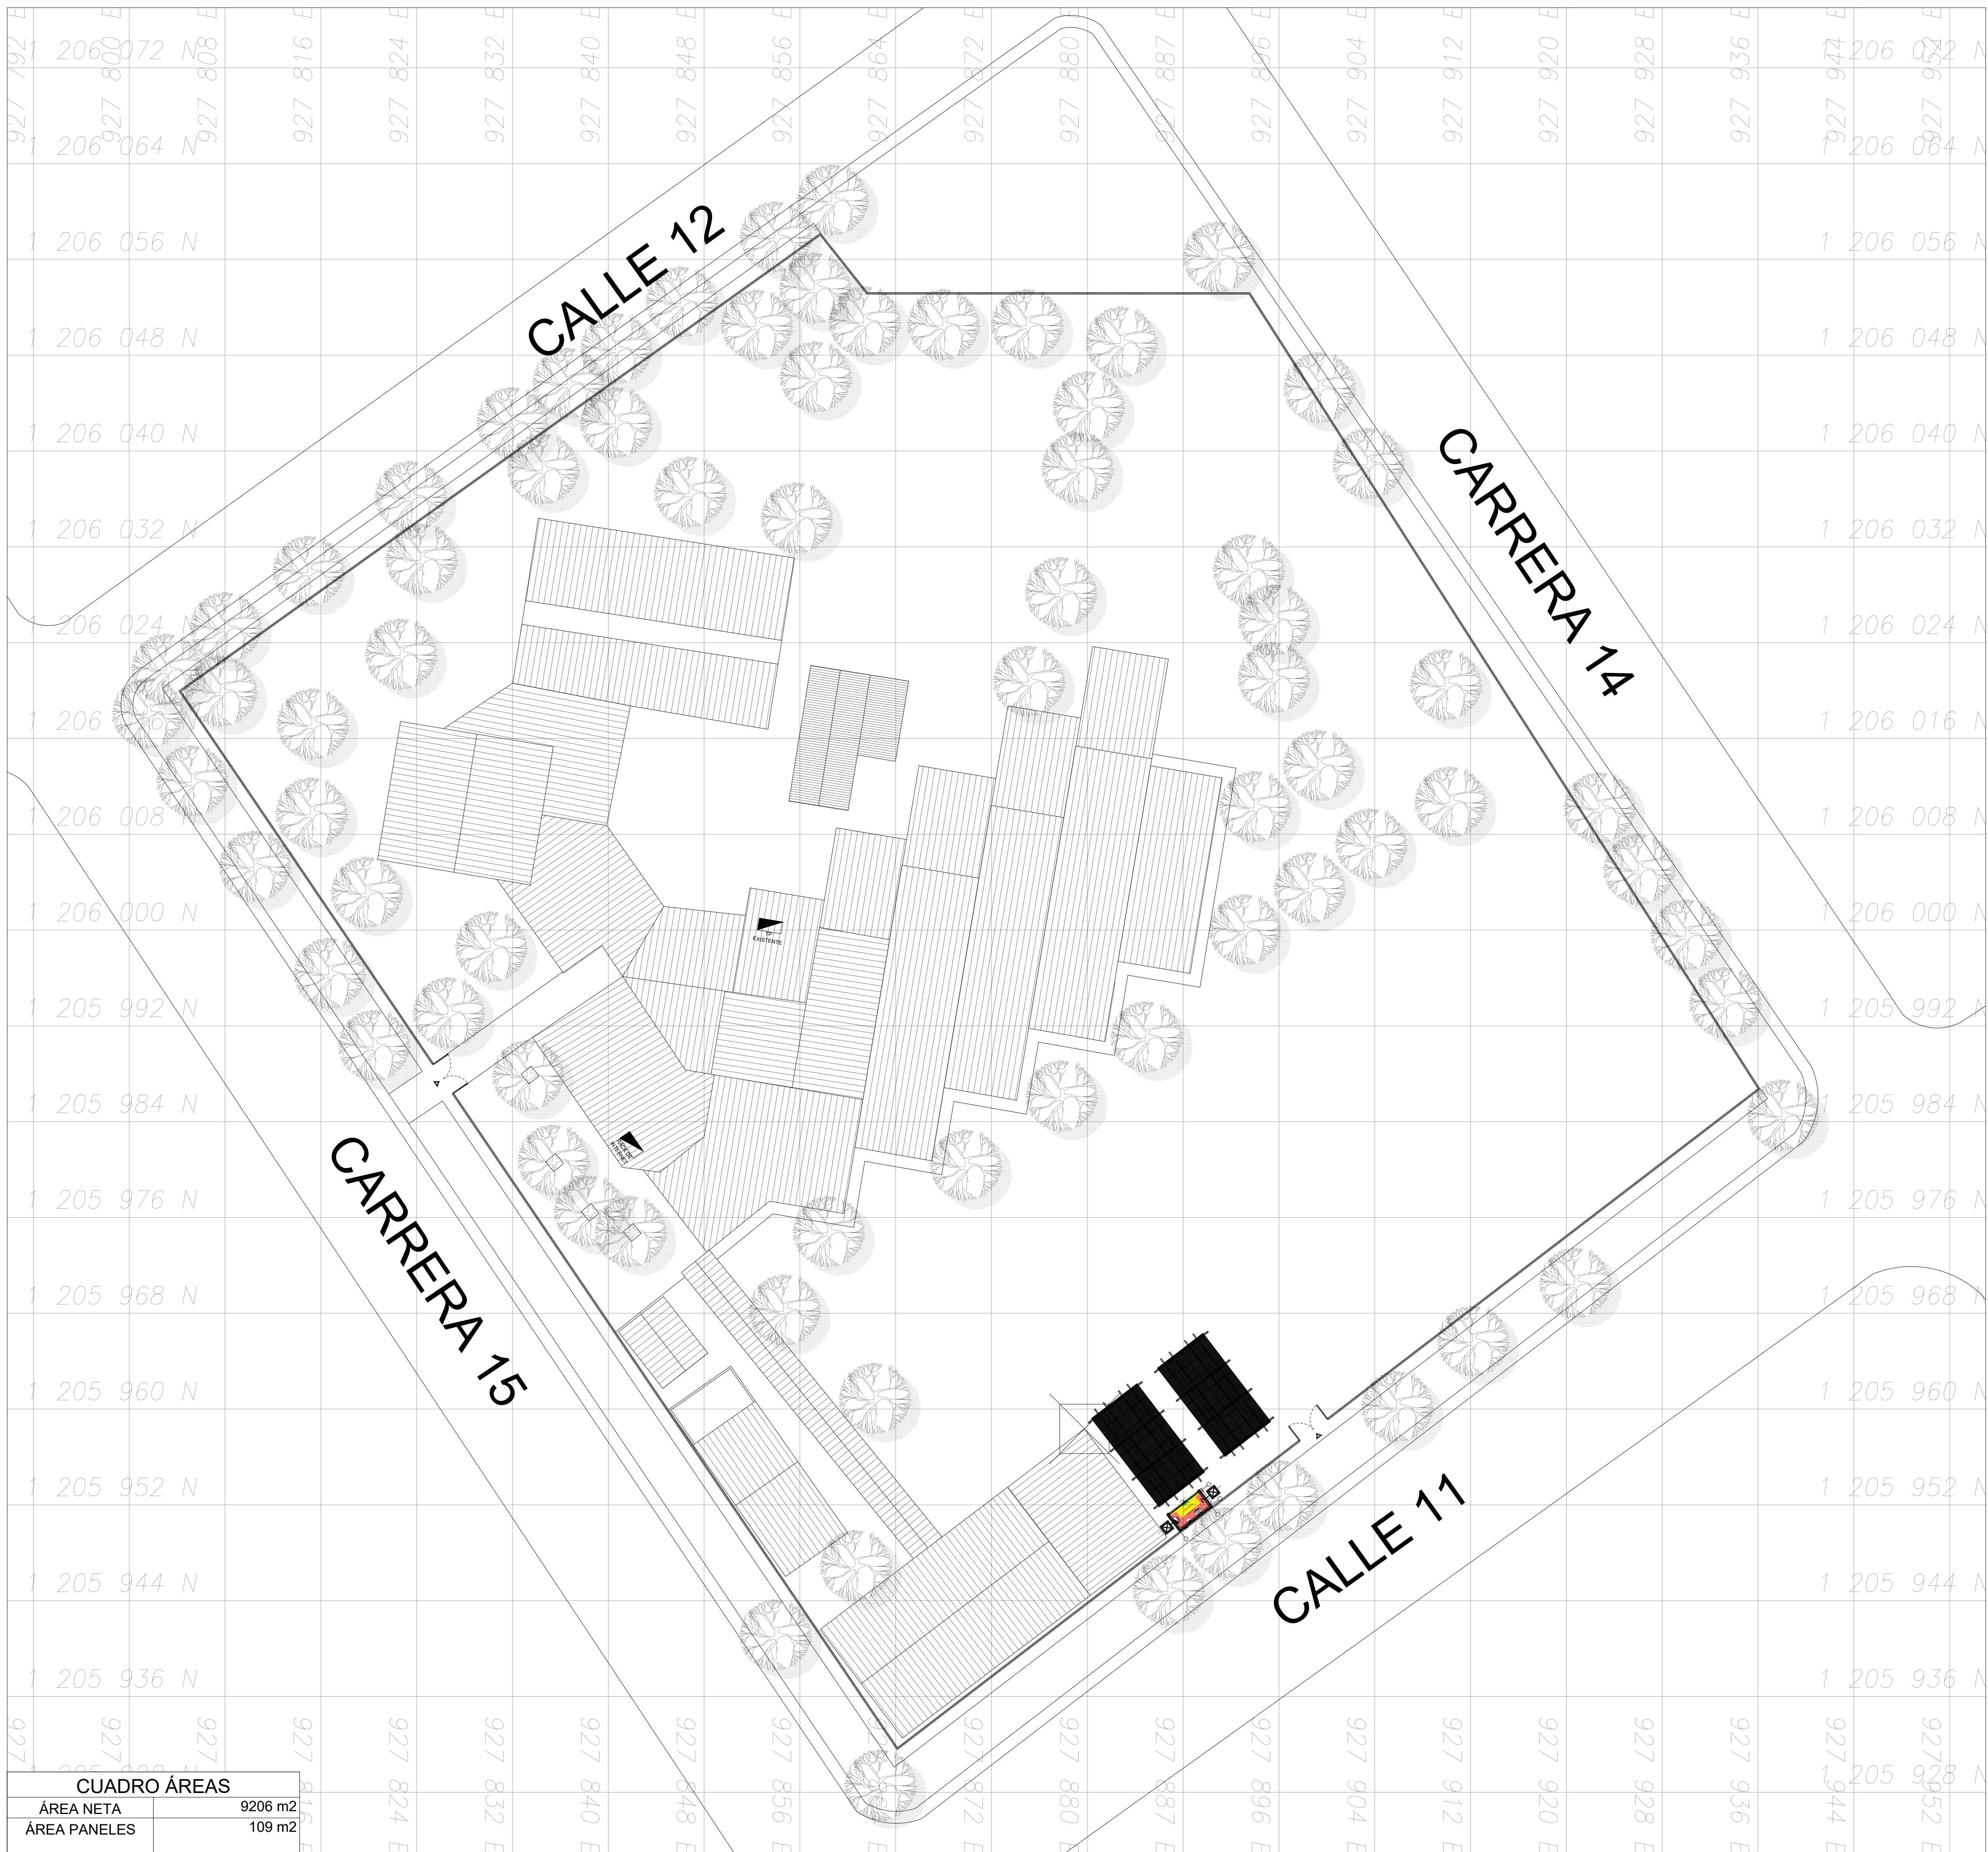

TAME
DEPARTAMENTO - ARAUCA


FIRMA RESPONSABLE:

SAMUEL ANDRES SARMIENTO HURTADO
MAT. PROF.: A35202023-1116806932
ARQUITECTO

NOMBRE DEL PROYECTO:

IMPLEMENTACIÓN DE SISTEMAS DE
ENERGÍA FOTOVOLTAICA EN
INSTITUCIONES EDUCATIVAS DEL
MUNICIPIO DE TAME, DEPARTAMENTO
DE ARAUCA.

LOCALIZACIÓN.

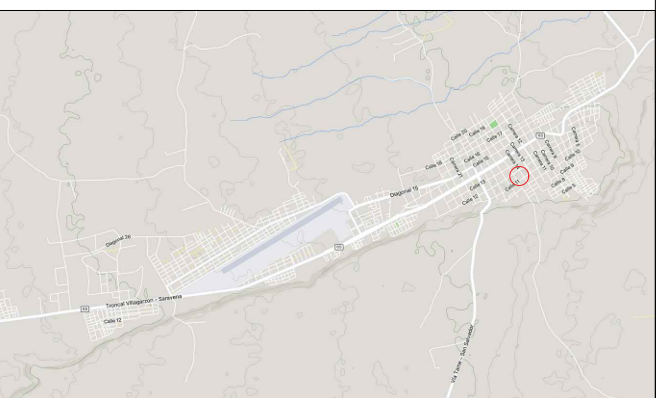TAME-ARAUCA
CASCO URBANO[illegible]

NOTAS

- NO TOMAR MEDIDAS SOBRE EL PLANO

CONTIENE

- **EMPLAZAMIENTO**

FASE DEL PROYECTO:

ARCHIV

7. I.E. INOCENCIO CHINCA

PLANOS DE REFERENCIA

VERSIÓN:
 PLANO:
 2025

DIBUJO

ESCALA
INDICADA

FECHA	09/10/2025
-------	------------

PLANO N°

EMPL 002

LANCHA N

02

E. 04

FIRMA RESPONSABLE:

SAMUEL ANDRES SARMIENTO HURTADO
MAT. PROF.: A35202023-1116806932
ARQUITECTO

NOMBRE DEL PROYECTO:

IMPLEMENTACIÓN DE SISTEMAS DE
ENERGÍA FOTOVOLTAICA EN
INSTITUCIONES EDUCATIVAS DEL
MUNICIPIO DE TAME, DEPARTAMENTO
DE ARAUCA.

LOCALIZACIÓN.

TAME-ARAUCA
CLASS-URBAN

NOTAS

FECHA

[illegible]

NOTAS

- NO TOMAR MEDIDAS SOBRE EL PLANO

CONTIENE

- DETALLE DE CAJAS DE INSPECCIÓN
- DETALLE CUARTO ELÉCTRICO

FASE DEL PROYECTO:

ARCHIV

7. I.E.INOCENCIO CHINCA

PLANOS DE REFERENCIA

VERSIÓN

2025

ΔΙΕΥΘ:

ESCALA
INDICADA

FECHA	09/10/2025
-------	------------

PLANO N.º

ARQ_CELE_003


PLANCHAS N.º 1

03

04


2 PLANTA NIVEL1- CUARTO ELÉCTRICO PROYECTADO

Escala: 1:50

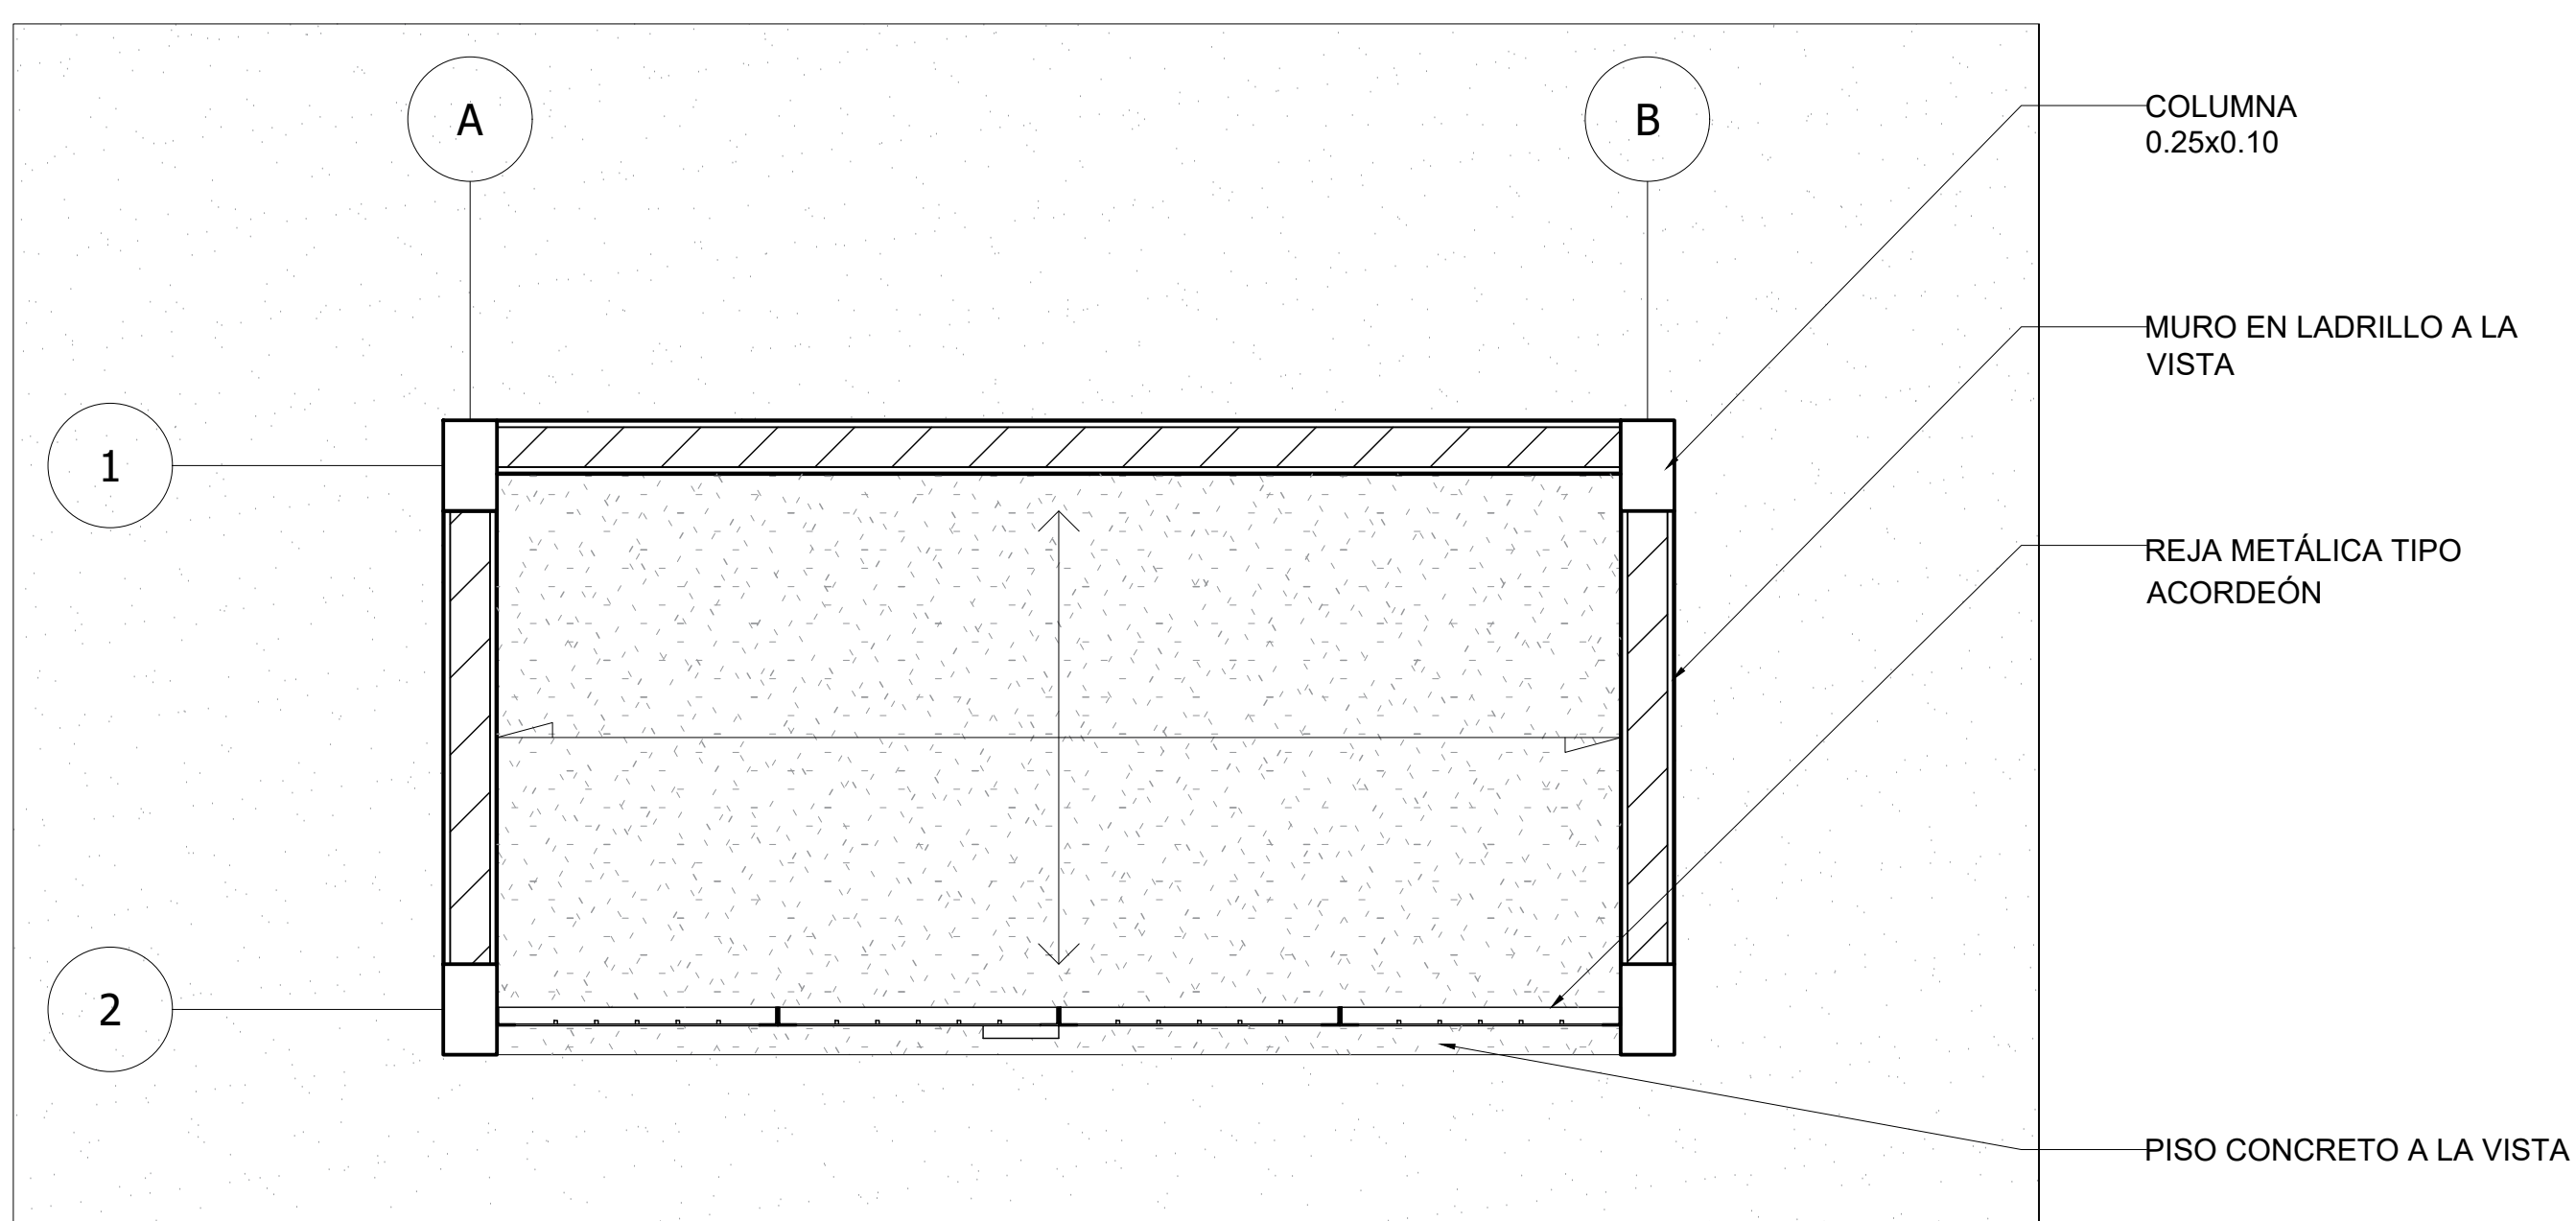


4 ALZADO DE FACHADA- CUARTO ELÉCTRICO PROYECTADO

Escala: 1:30

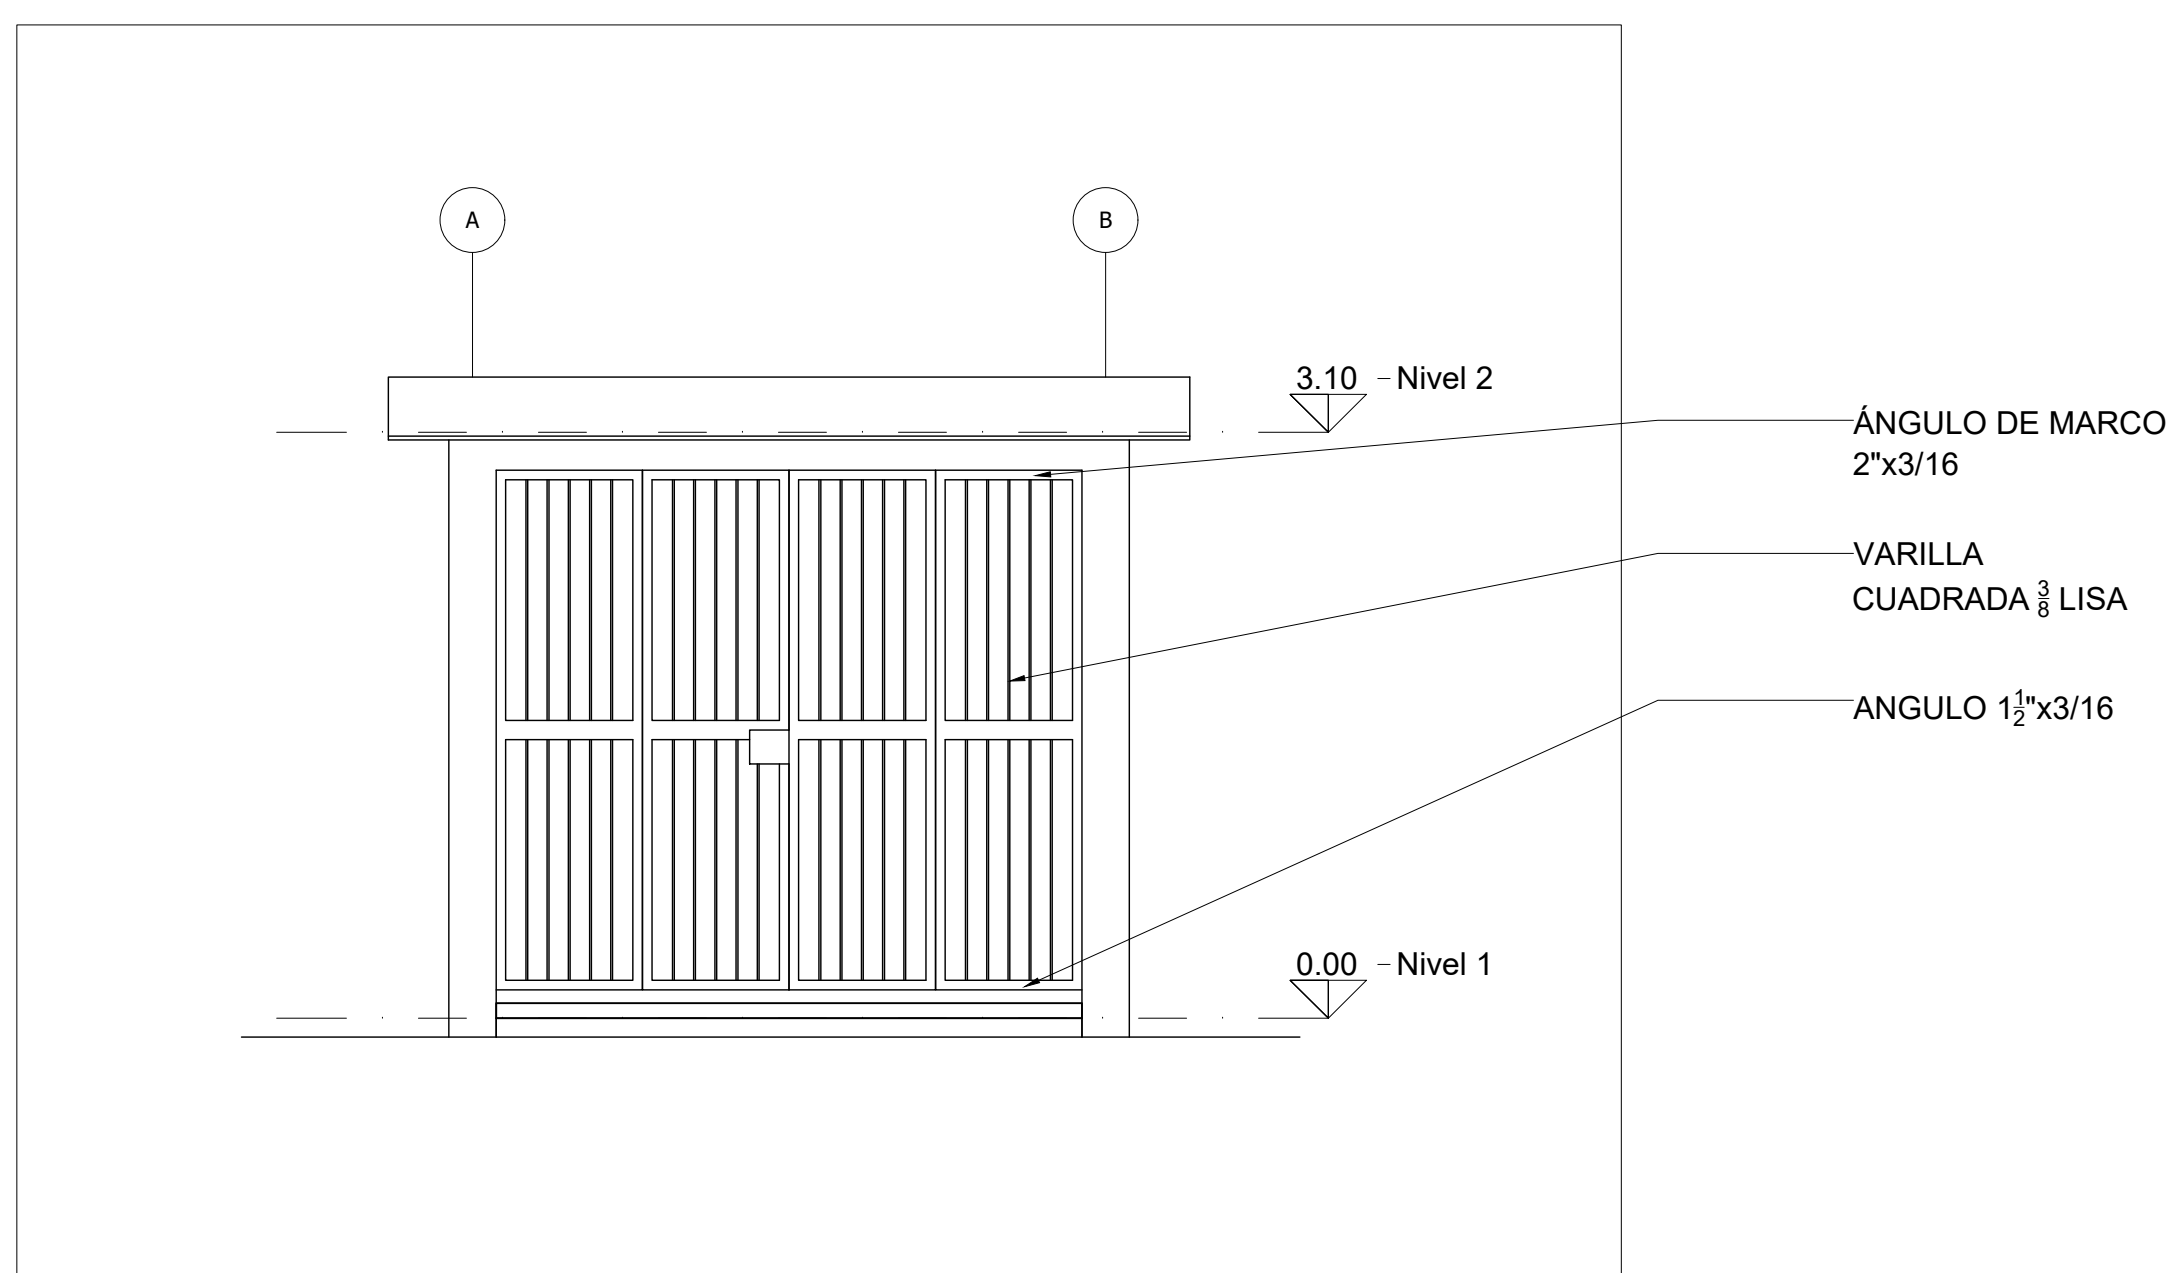


3 PLANATA DE CUBIERTA -CUARTO ELÉCTRICO PROYECTADO

1:20

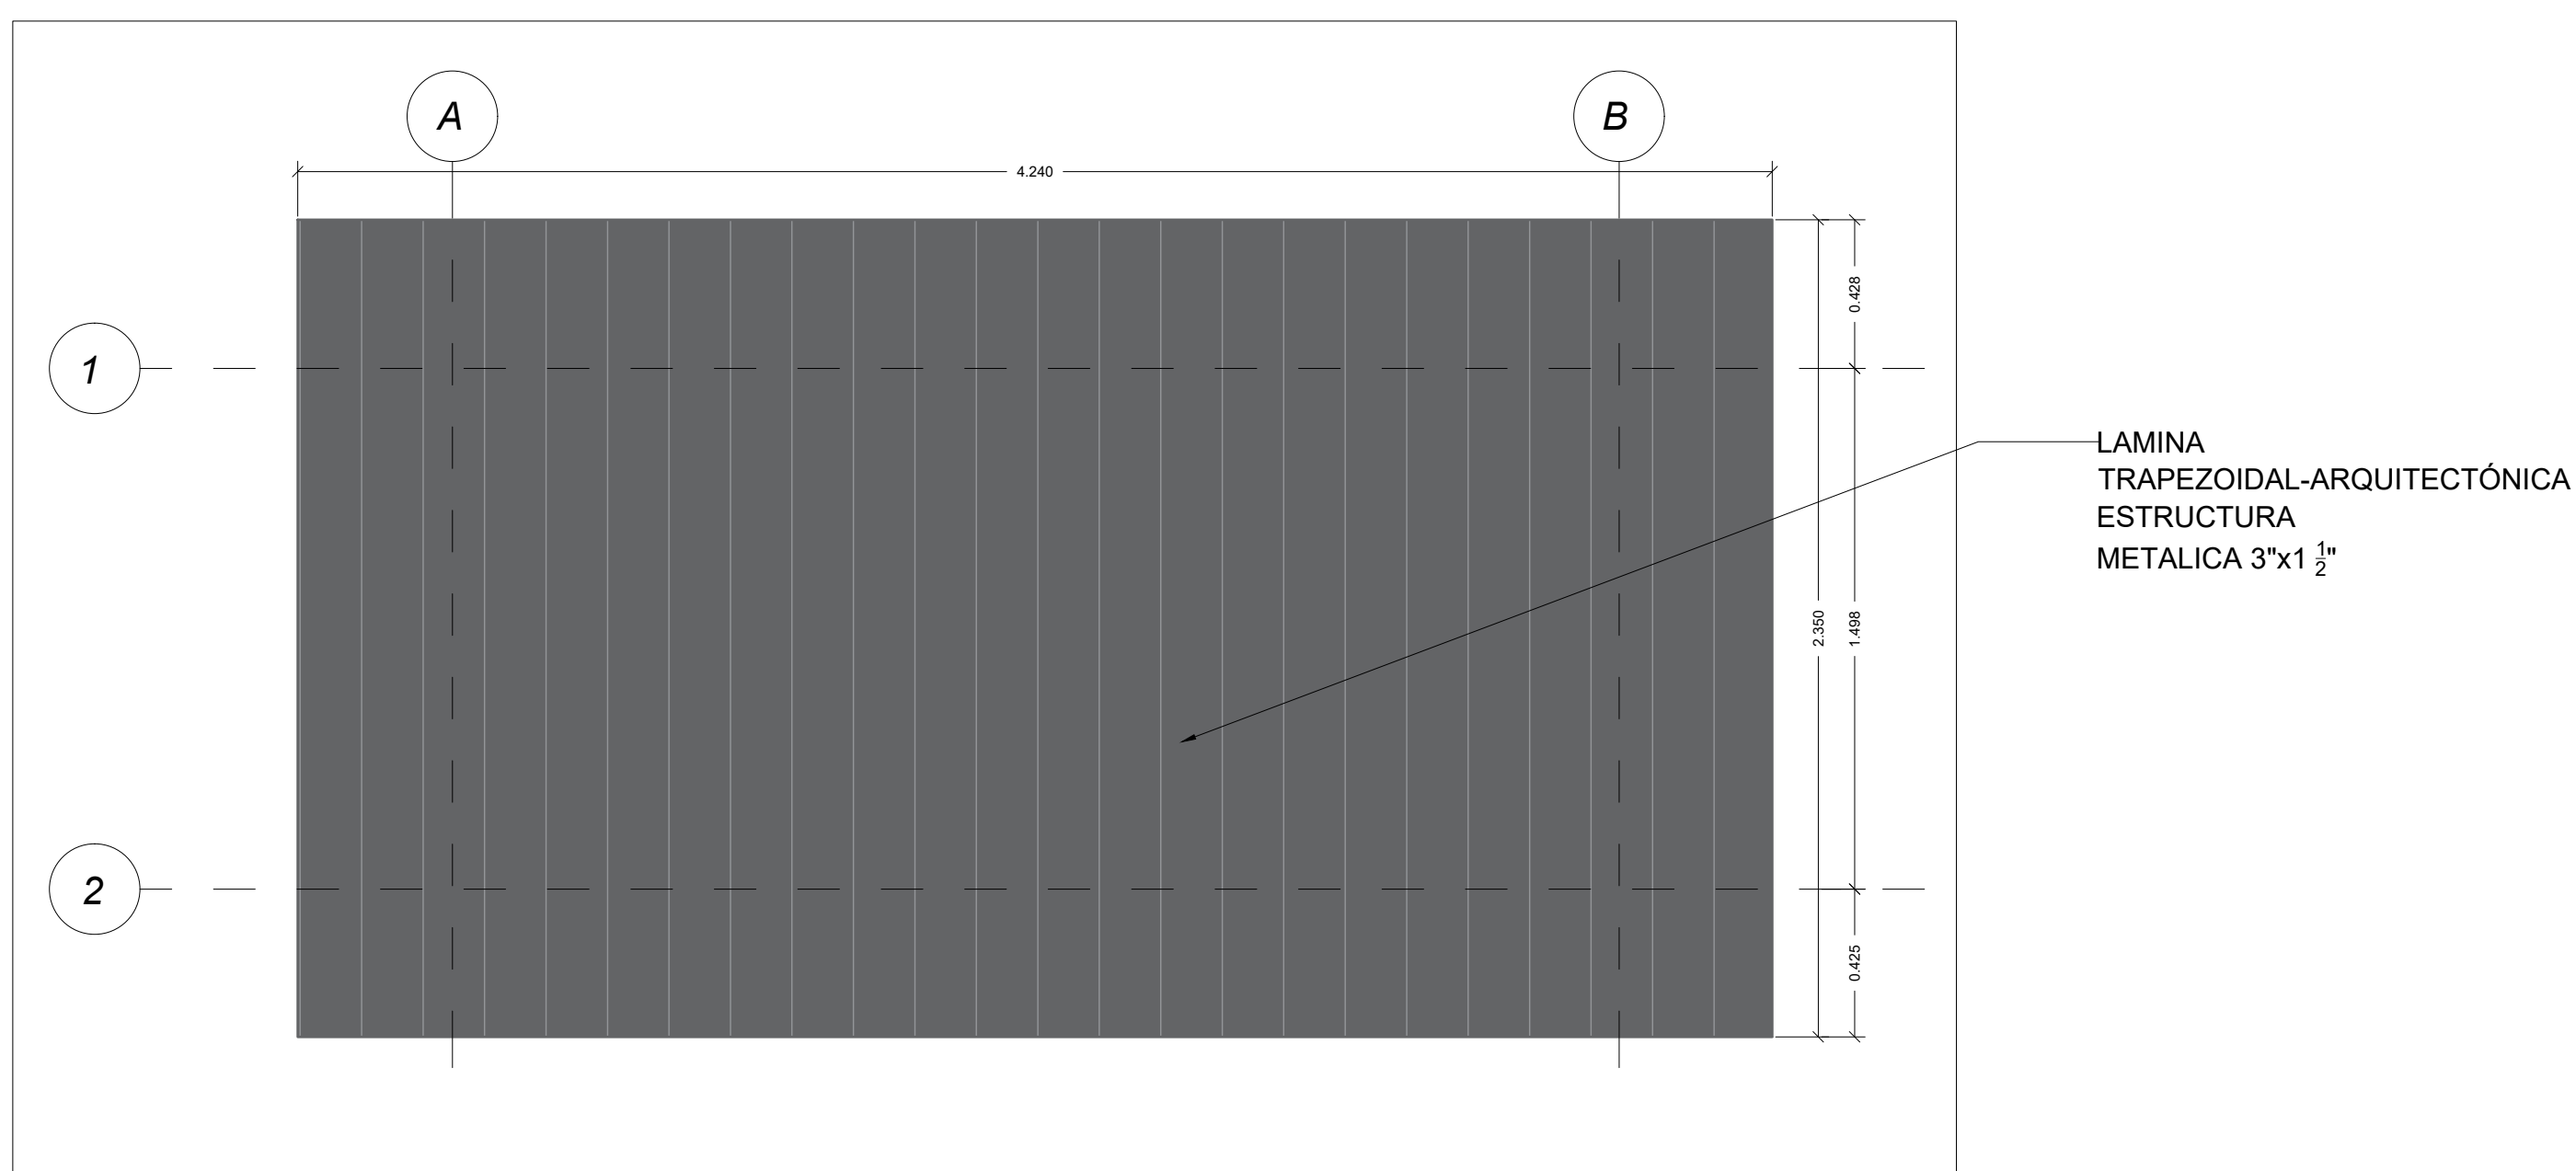


5 CORTE TRANSVERSAL -CUARTO ELÉCTRICO PROYECTADO


1:40

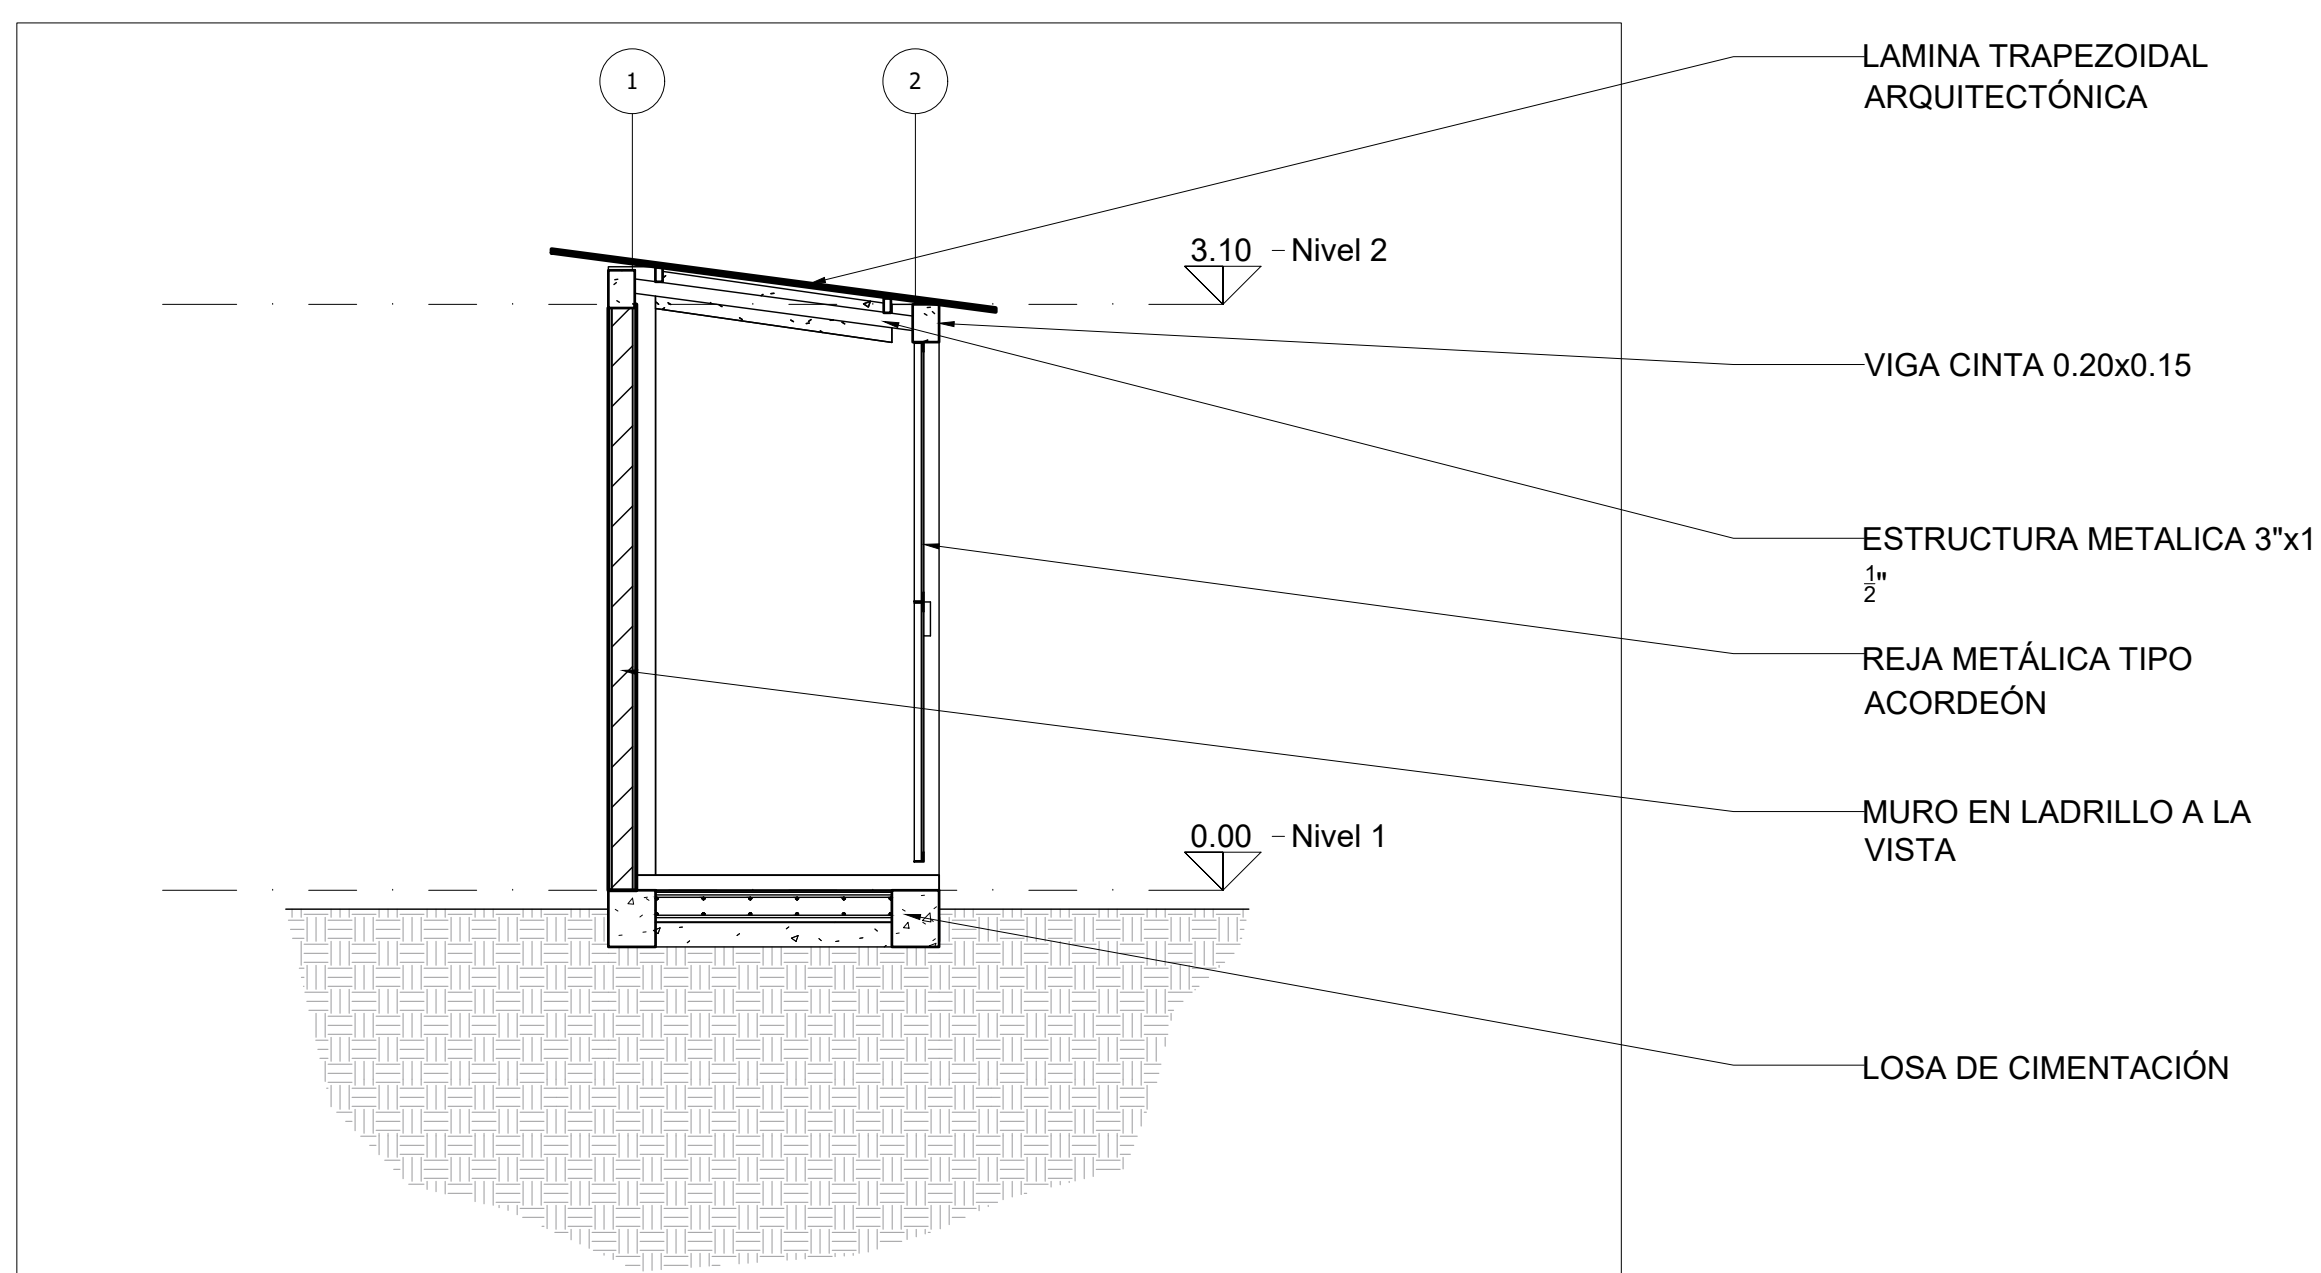


Escala: 1:70

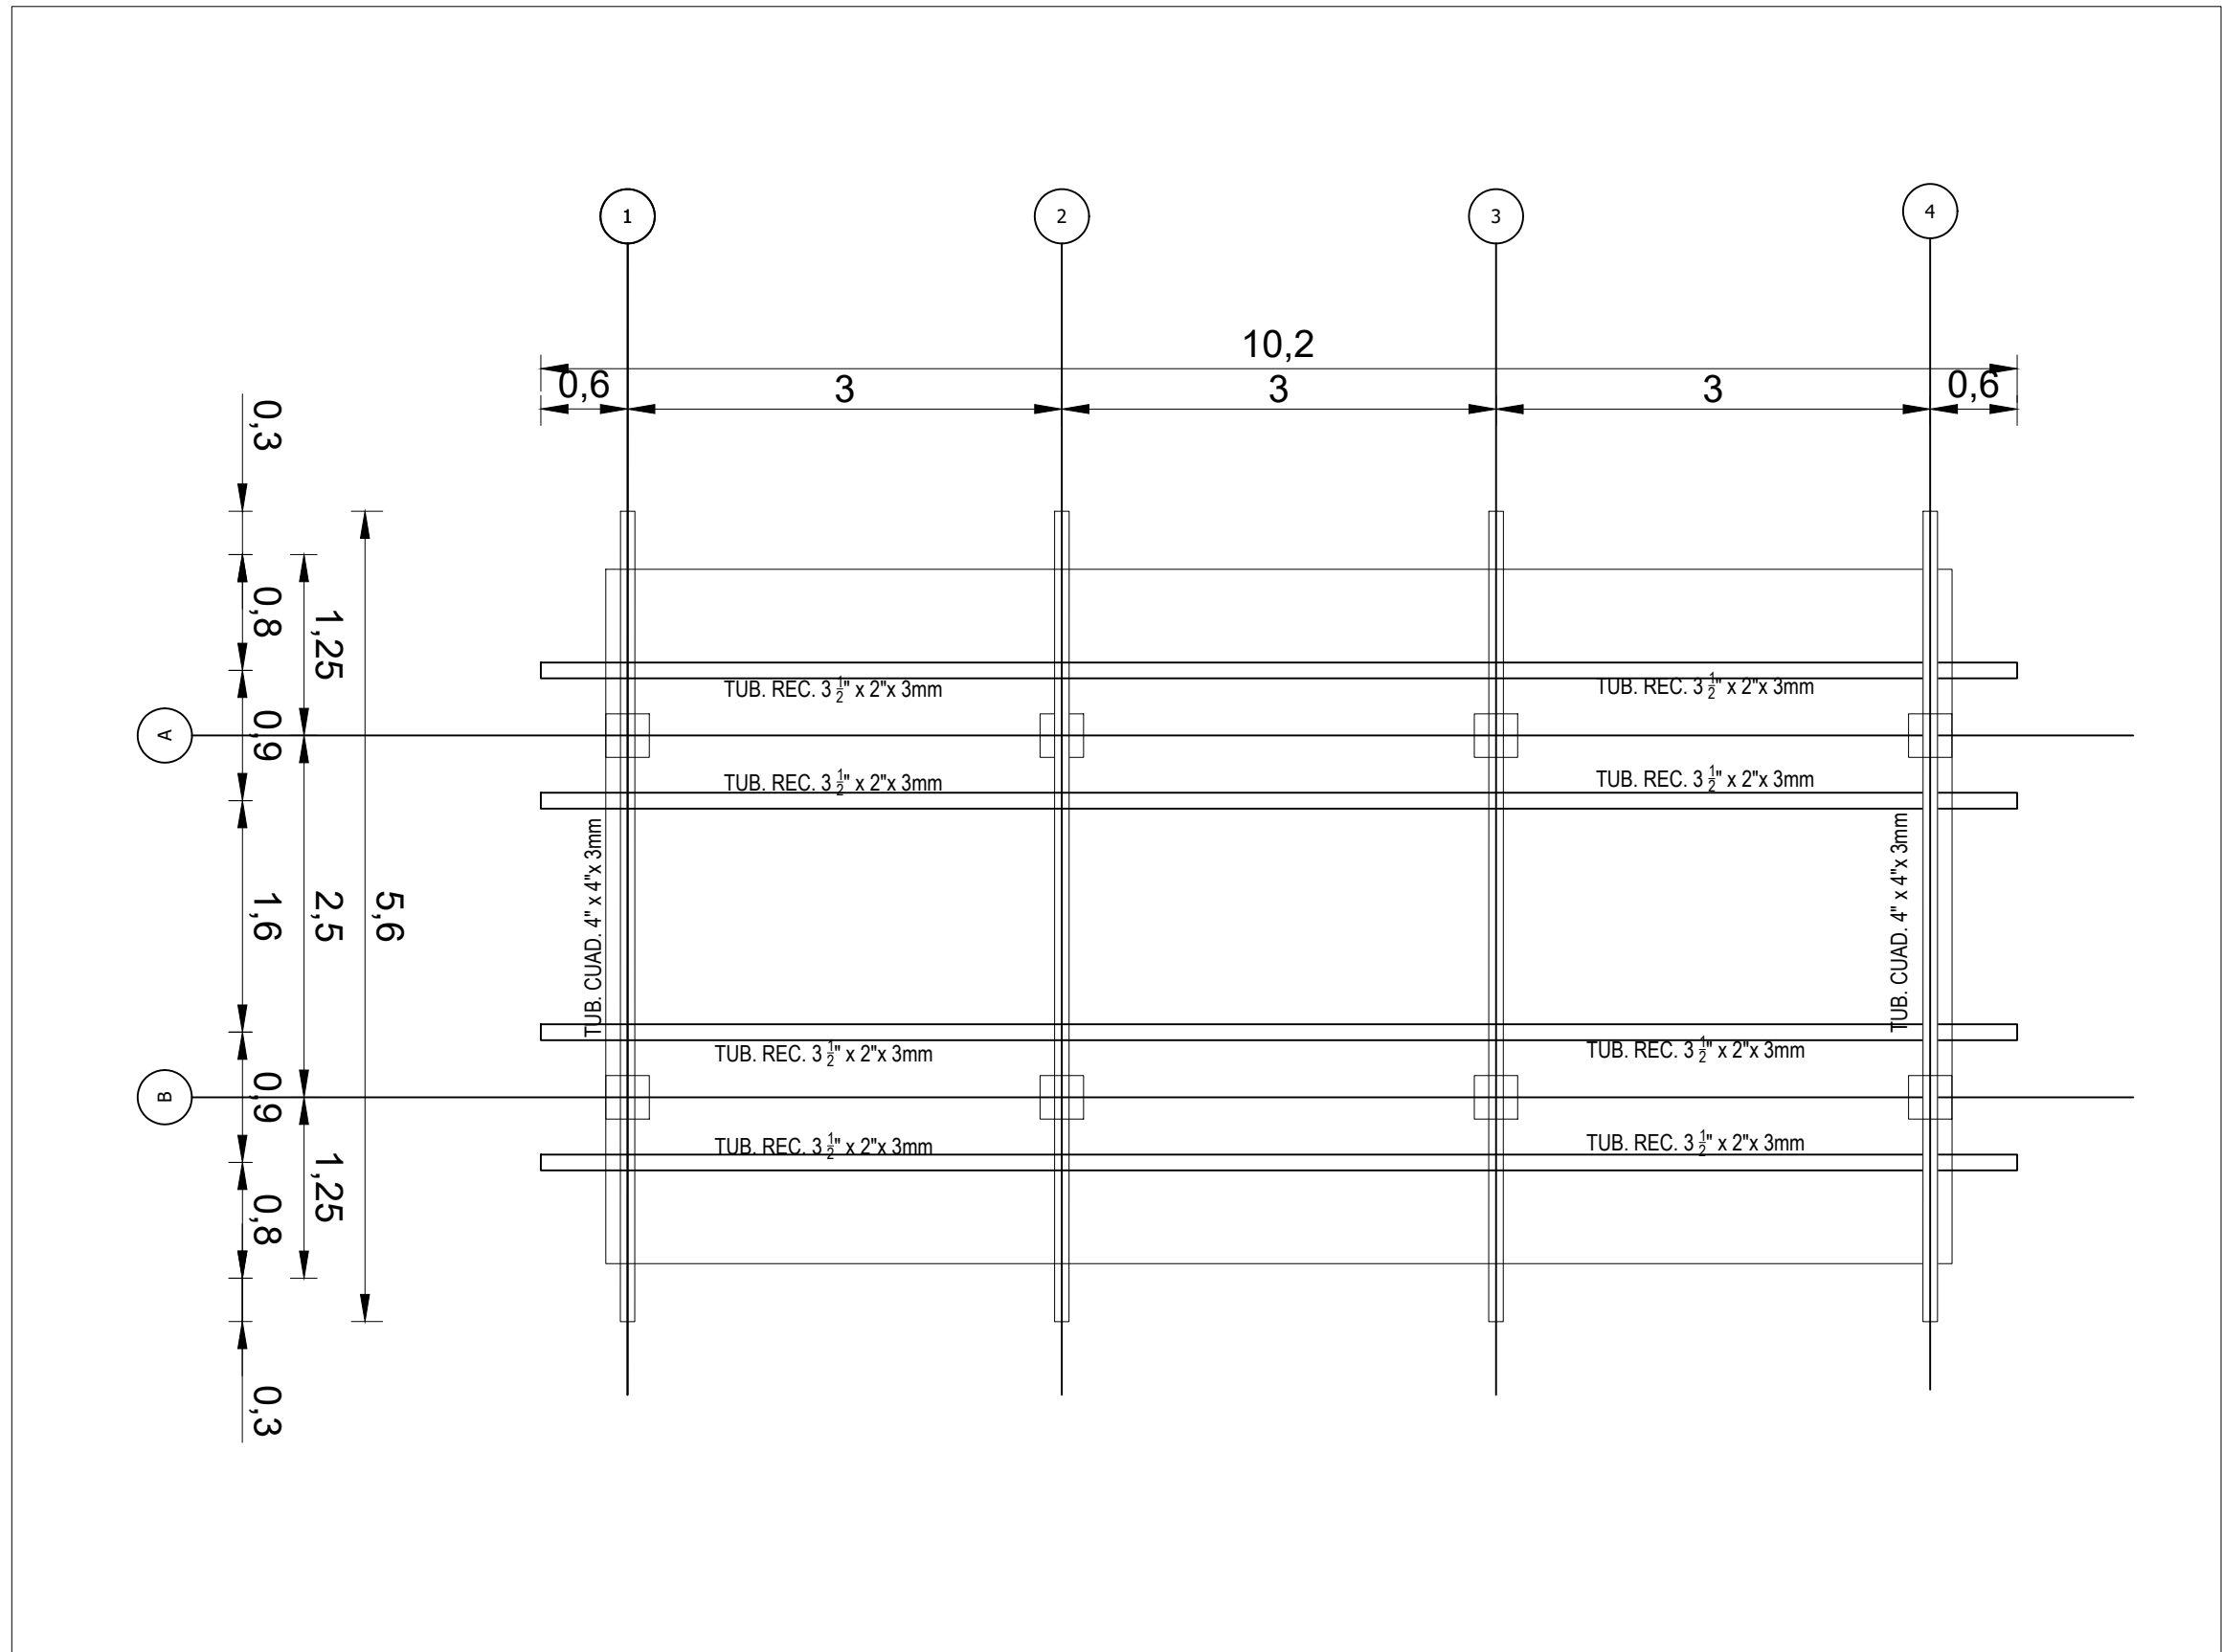


Escala: 1:30

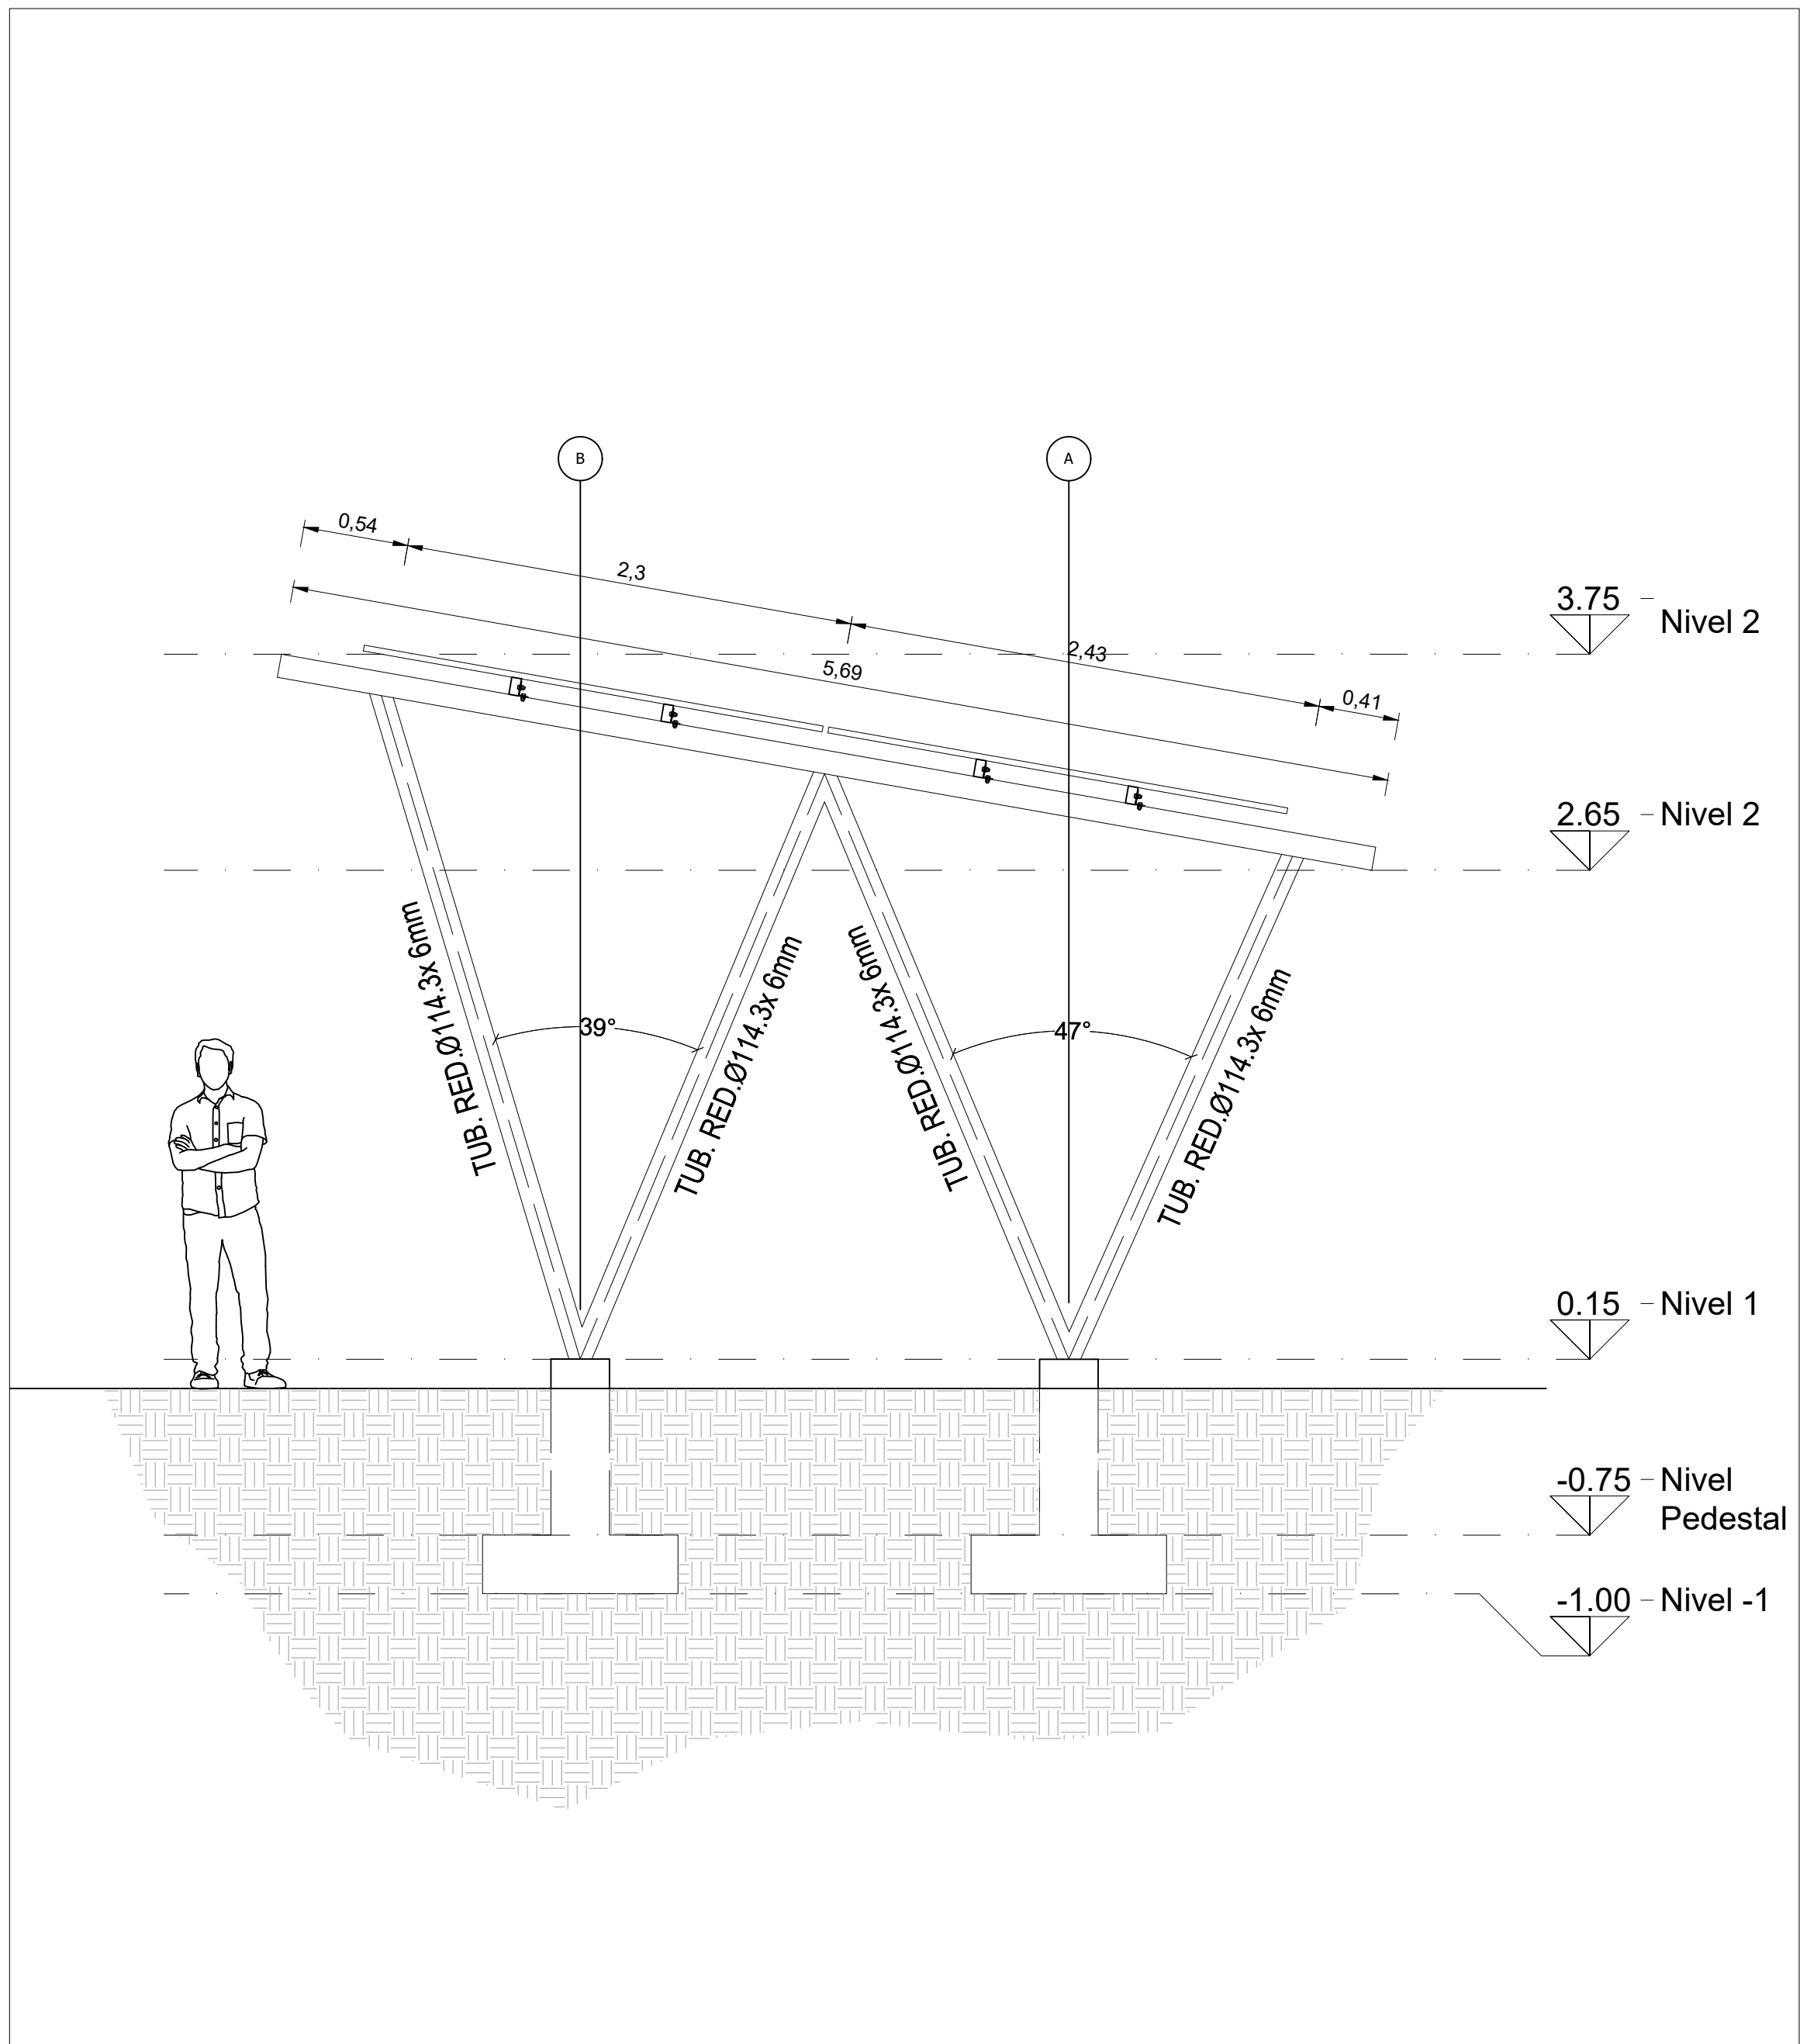


Escala: 1:50

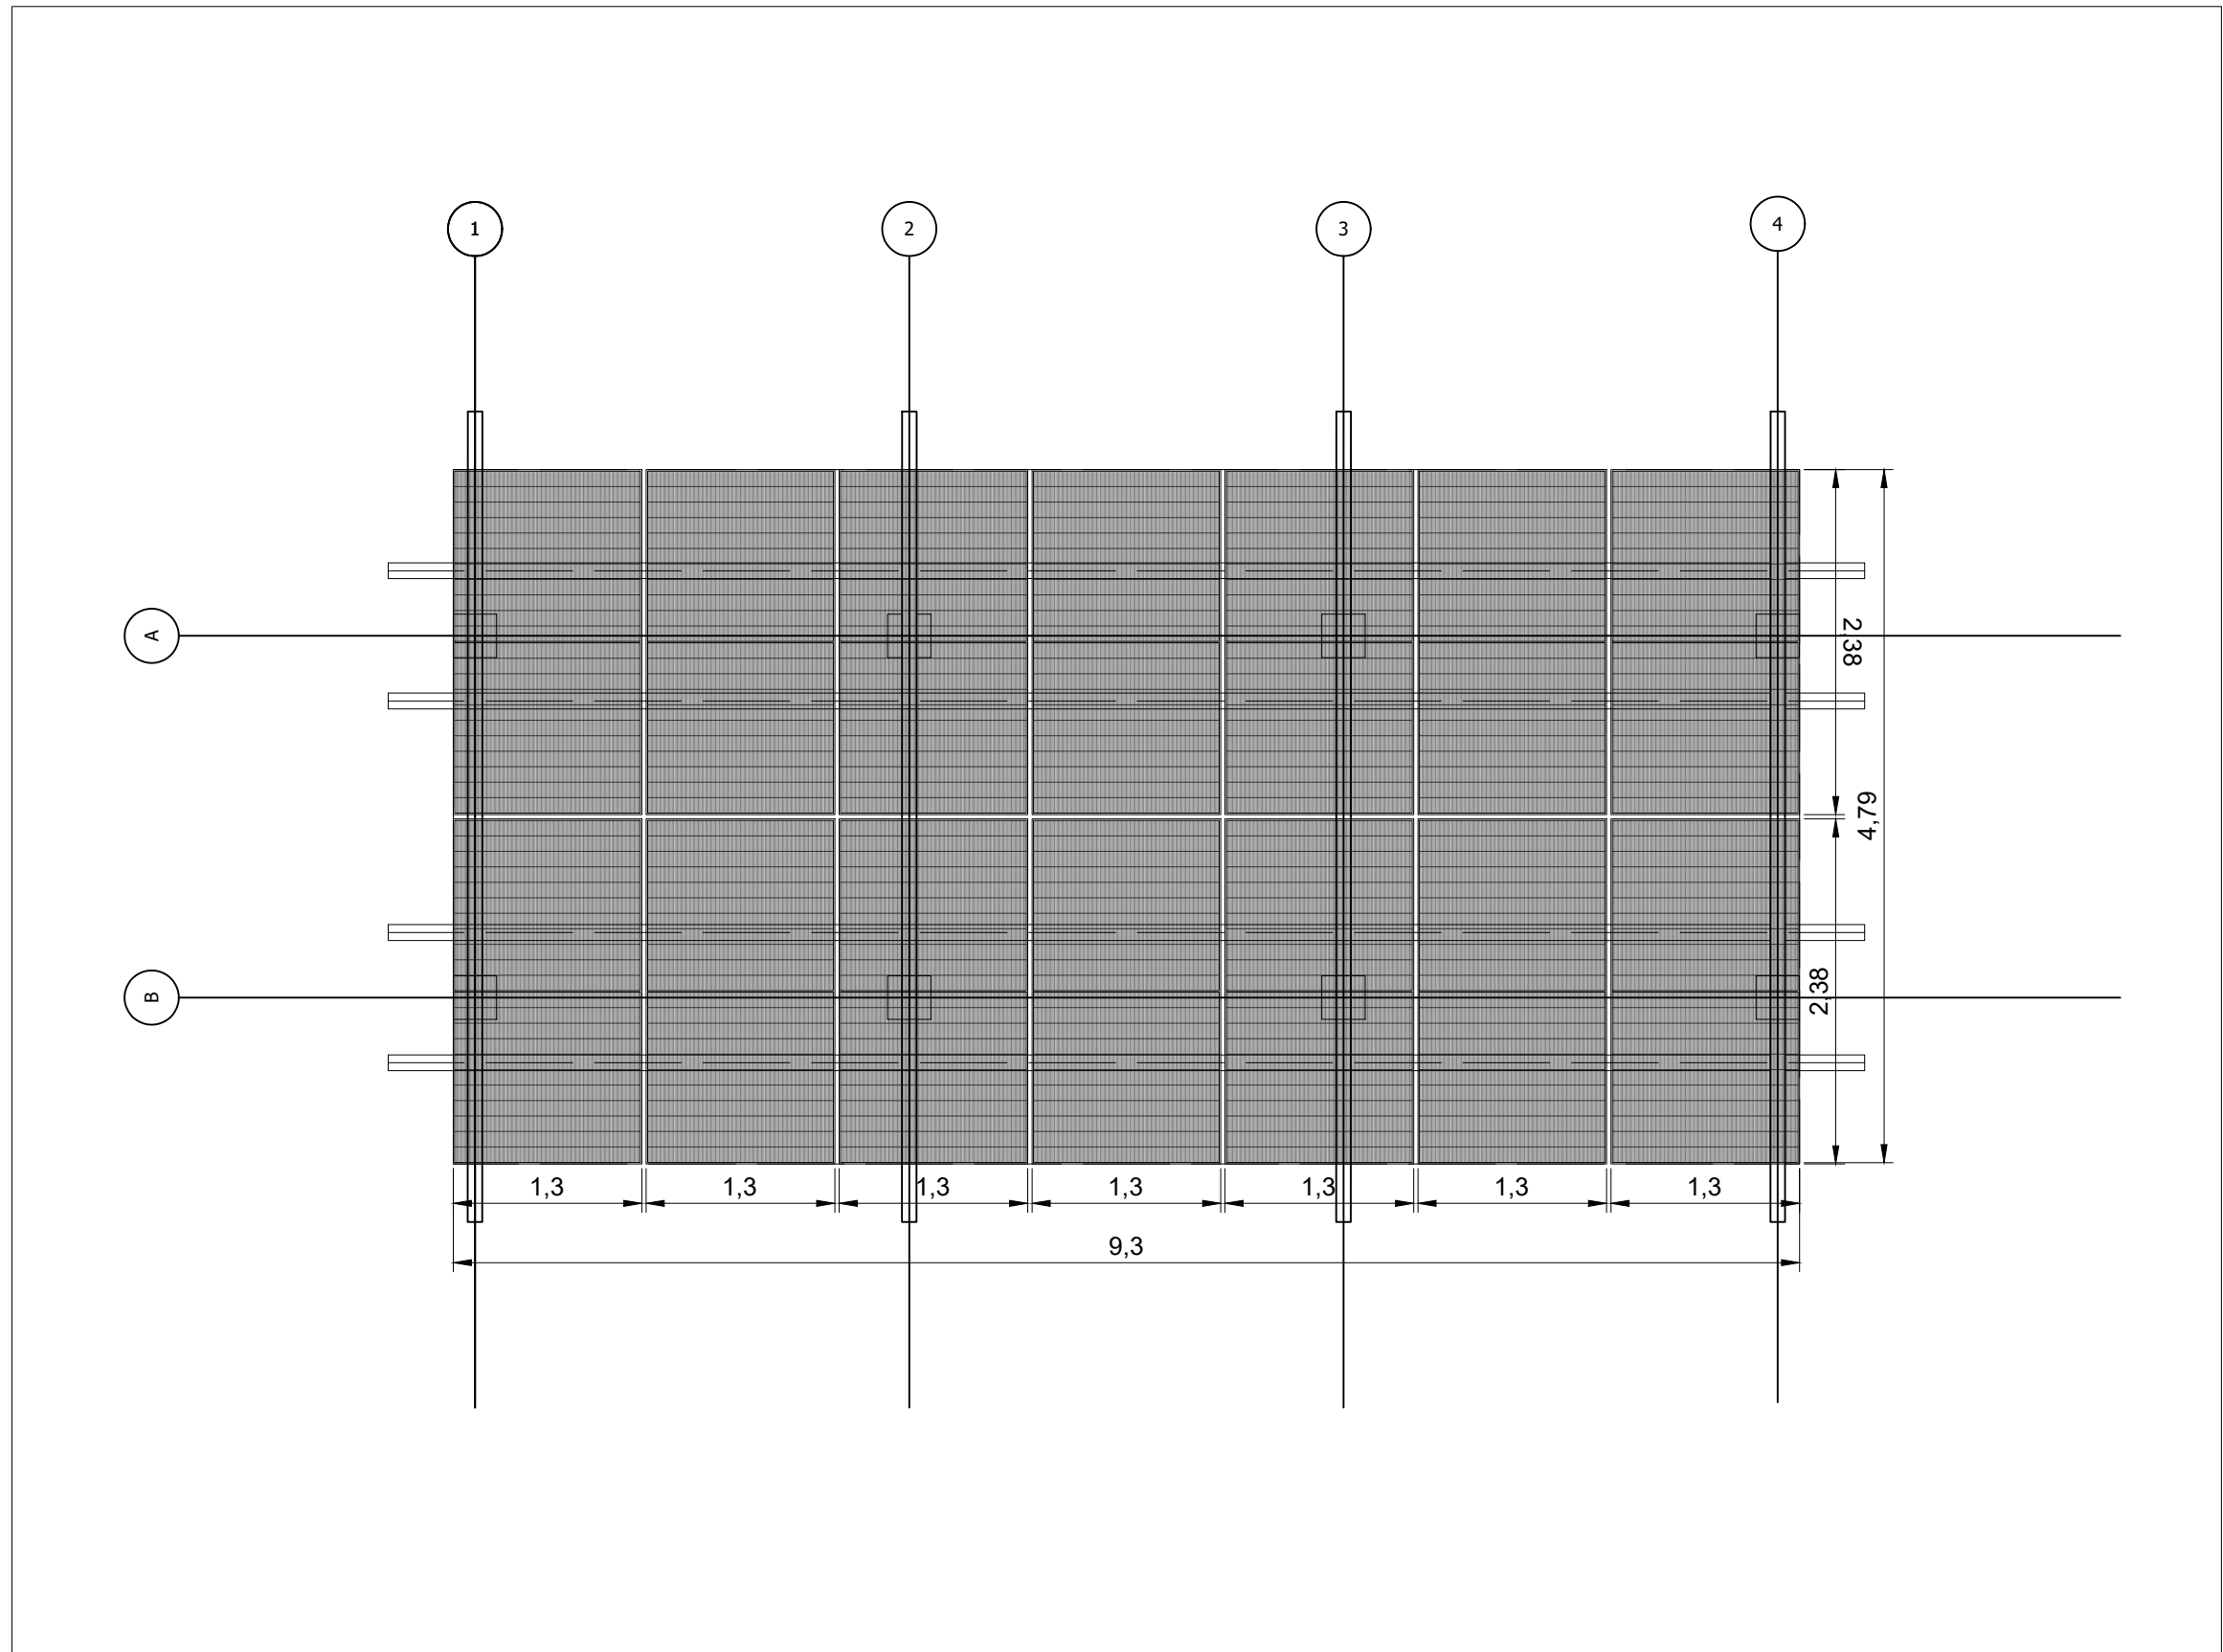





Escala: 1:10

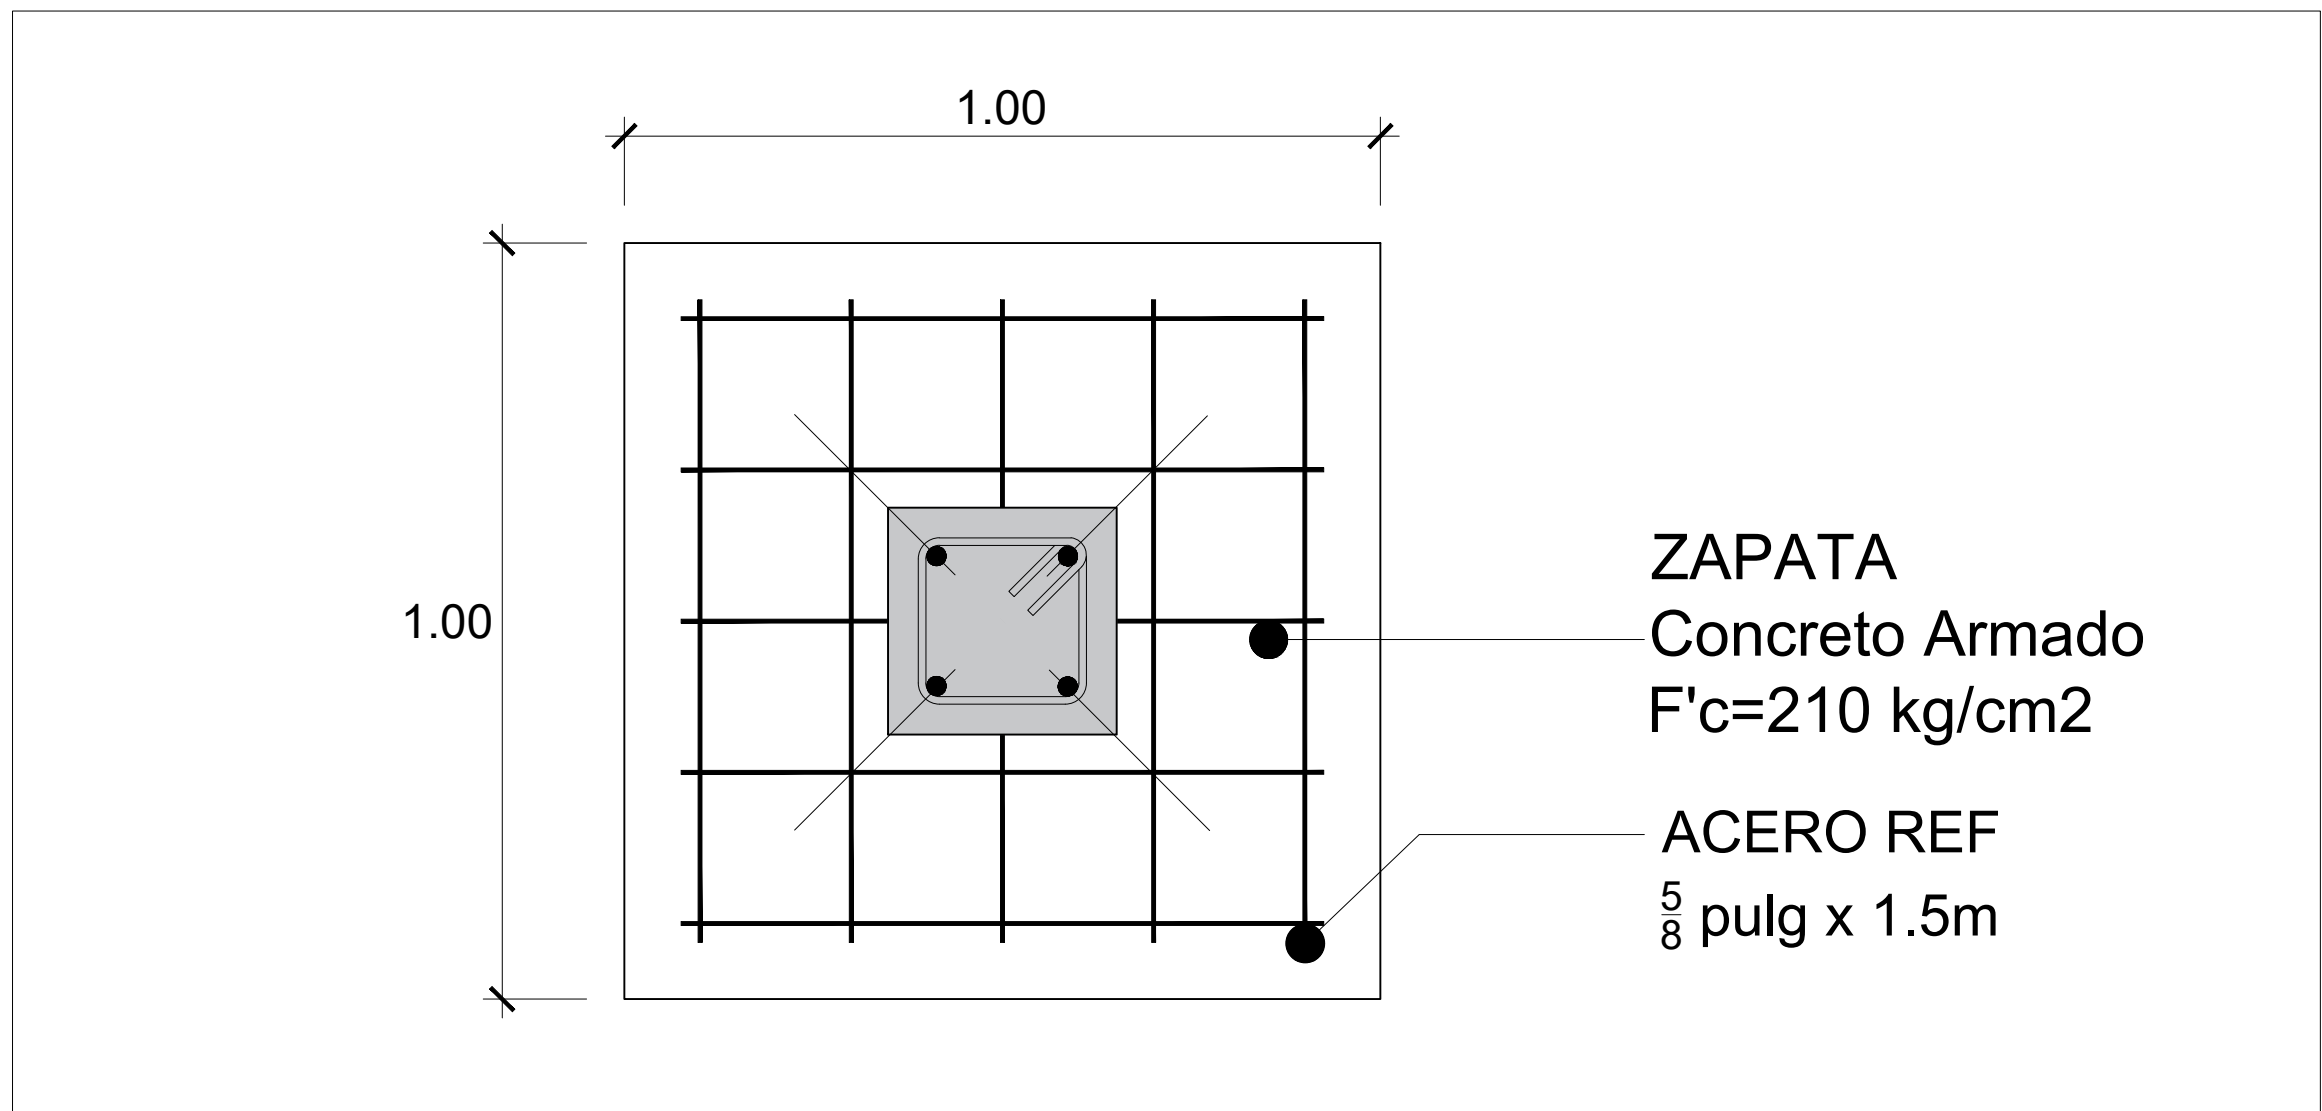

Escala: 1:15

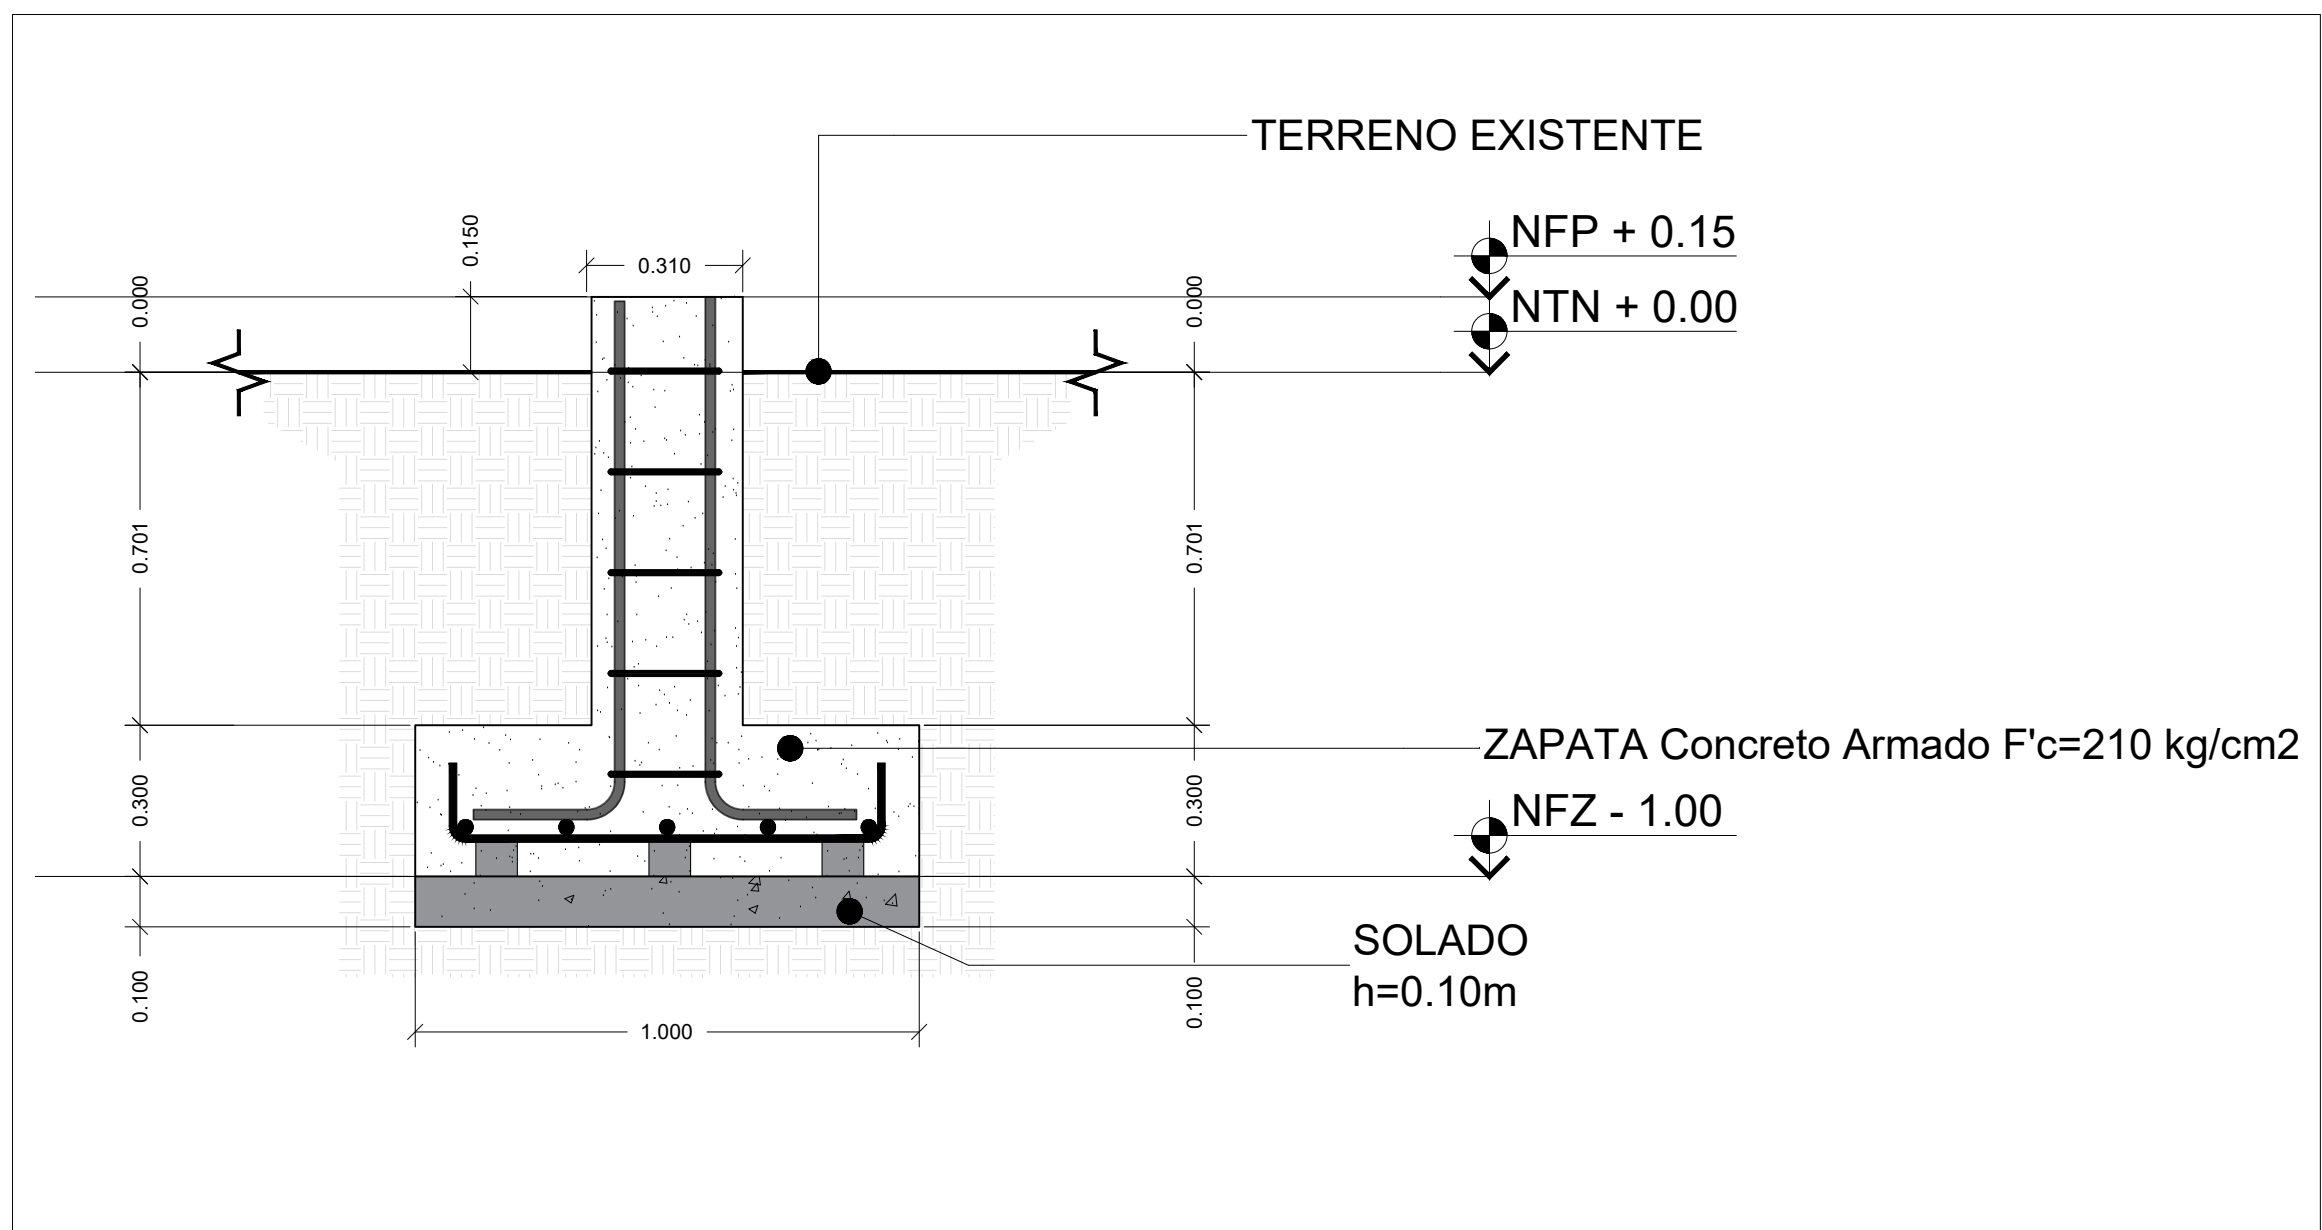

Escala: 1:15

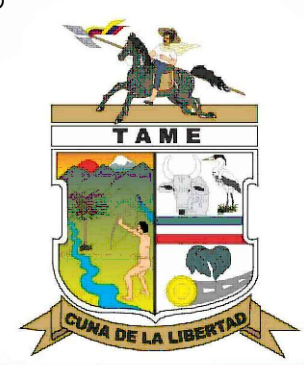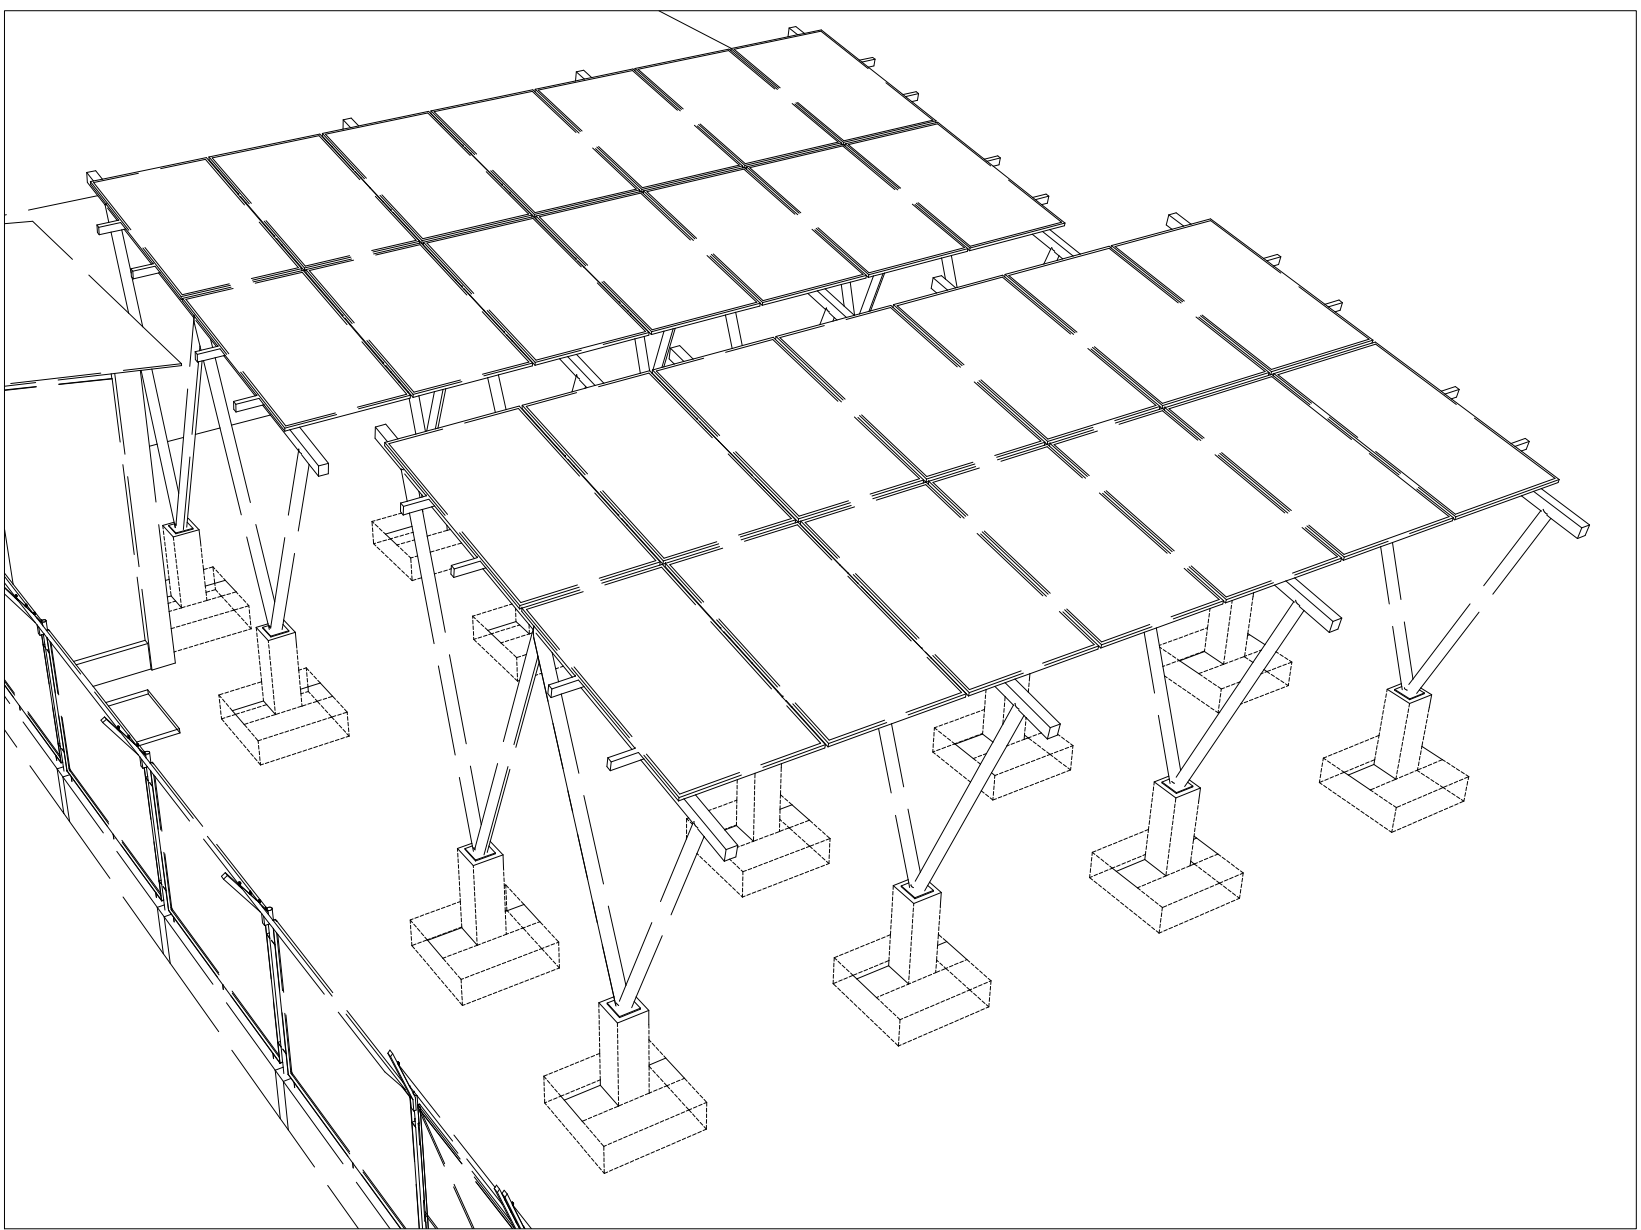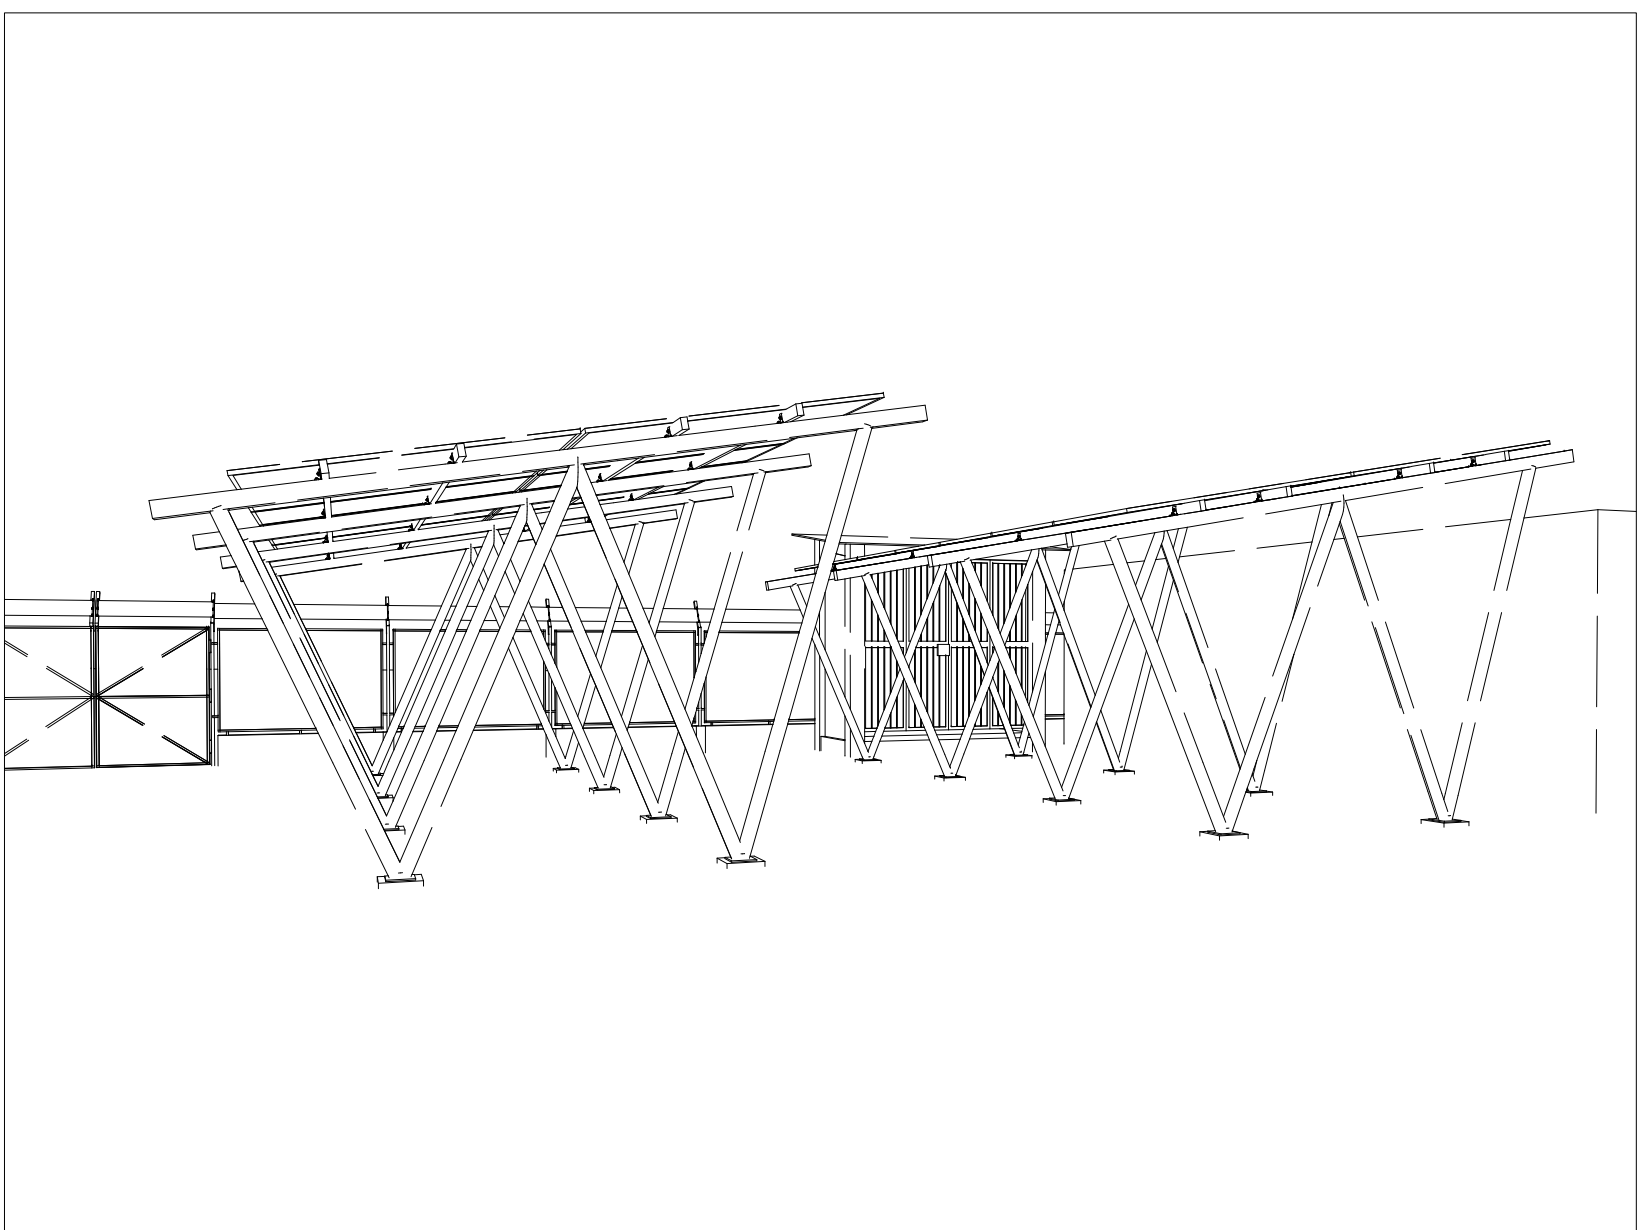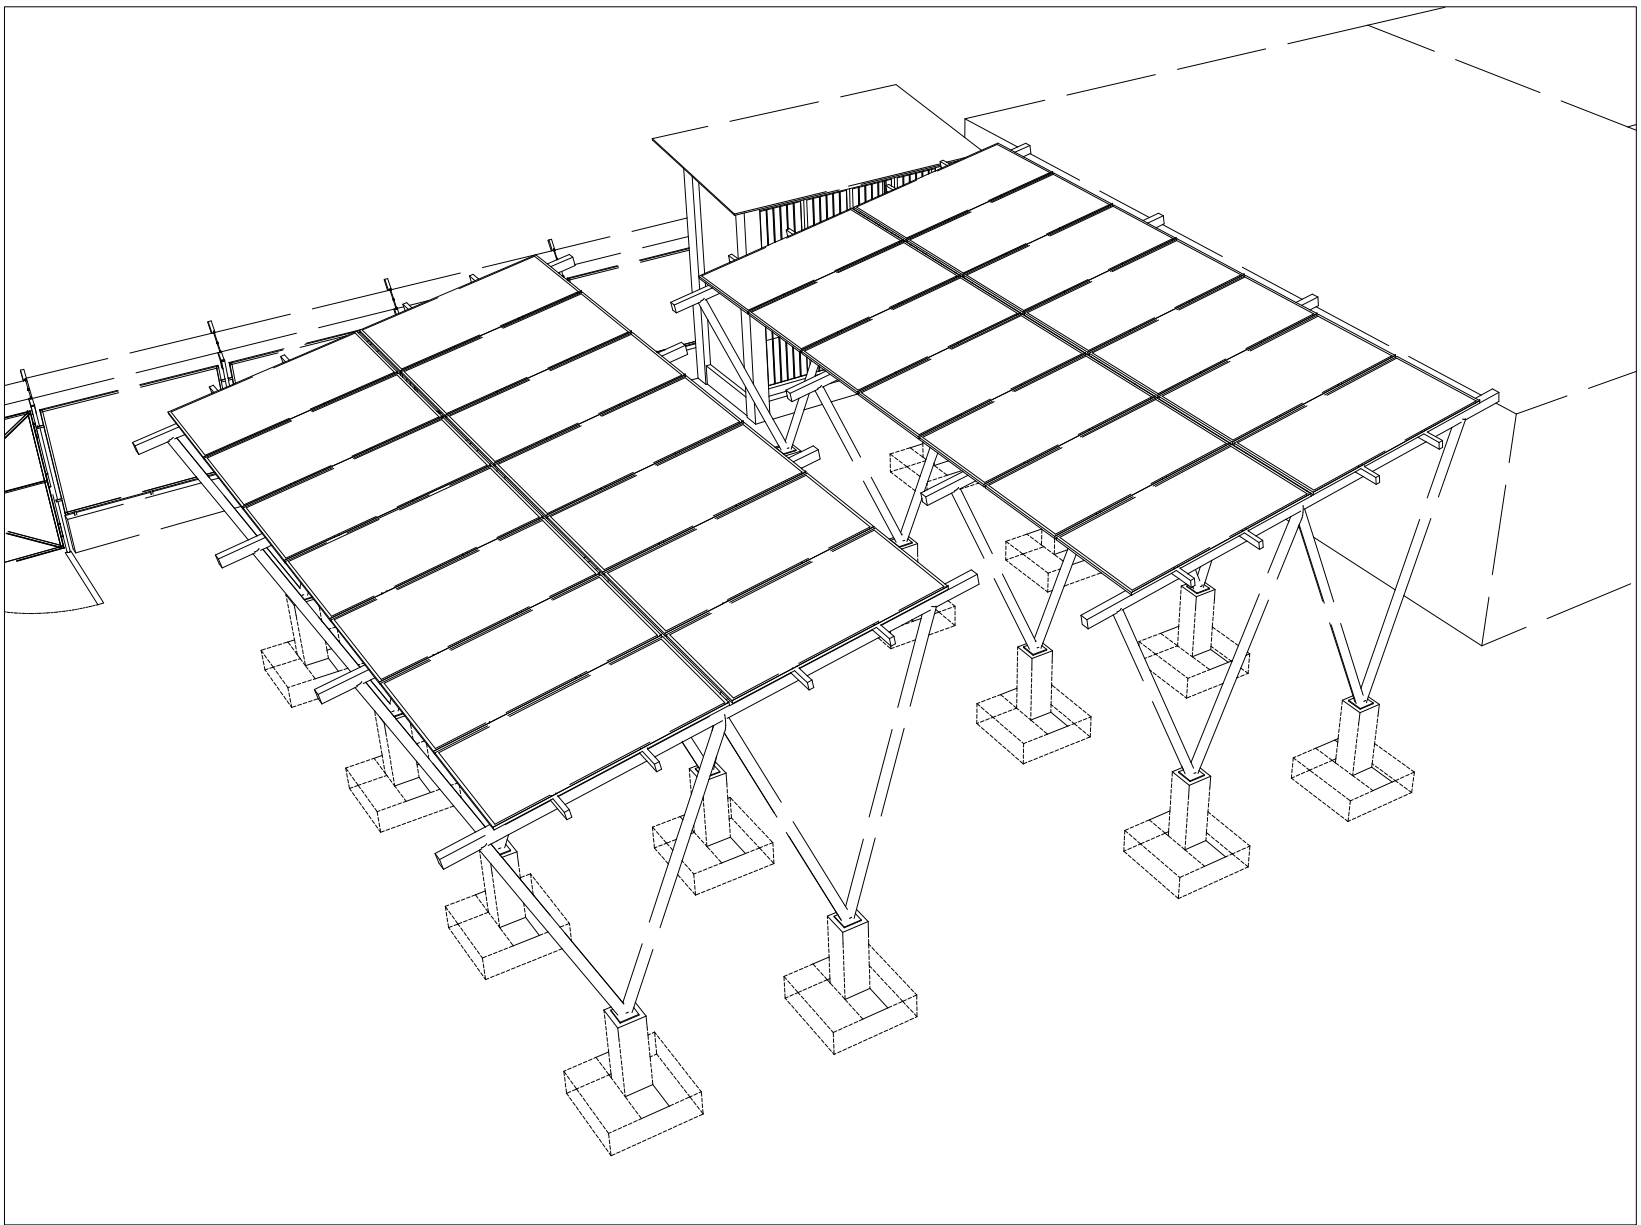

TAME
DEPARTAMENTO - ARAUCA

FIRMA RESPONSABLE:

RESPONSABLE:




MUEL ANDRÉS SARMIENTO HUAMANI
MAT. PROF.: A35202023-111680
ARQUITECTO

NOMBRE DEL PROYECTO:

IMPLEMENTACIÓN DE SISTEMAS DE
ENERGÍA FOTOVOLTAICA EN
INSTITUCIONES EDUCATIVAS DEL
MUNICIPIO DE TAME, DEPARTAMENTO
DE ARAUCA.

LOCALIZACIÓN.

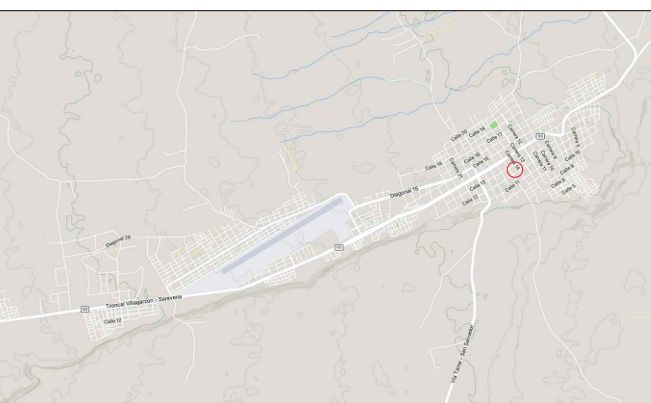TAME-ARAUCA
CASCO URBANO[illegible]

NOTAS.

- NO TOMAR MEDIDAS SOBRE EL PLANO

CONTIENE

- VISTAS Y ALZADOS DE ESTRUCTURA SOPORTE PARA PANELES SOLARES
- VISTAS ISOMETRICA SOPORTE PARA PANELES SOLARES
- CIMENTACIÓN- ESTRUCTURA SOPORTE MVF

FASE DEL PROYECTO:

ARCHIV

7. I.E.INOCENCIO CHINCÁ

PLANOS DE REFERENCIA

VERSIÓN

2025

ΔΙΕΛΛΙΟ

ESCALA

INDICADA

FECHA

09/10/2025

PLANO M

EST 004

PLANCHAS N.º

04

04